 

 
 
 
 
 
 
 
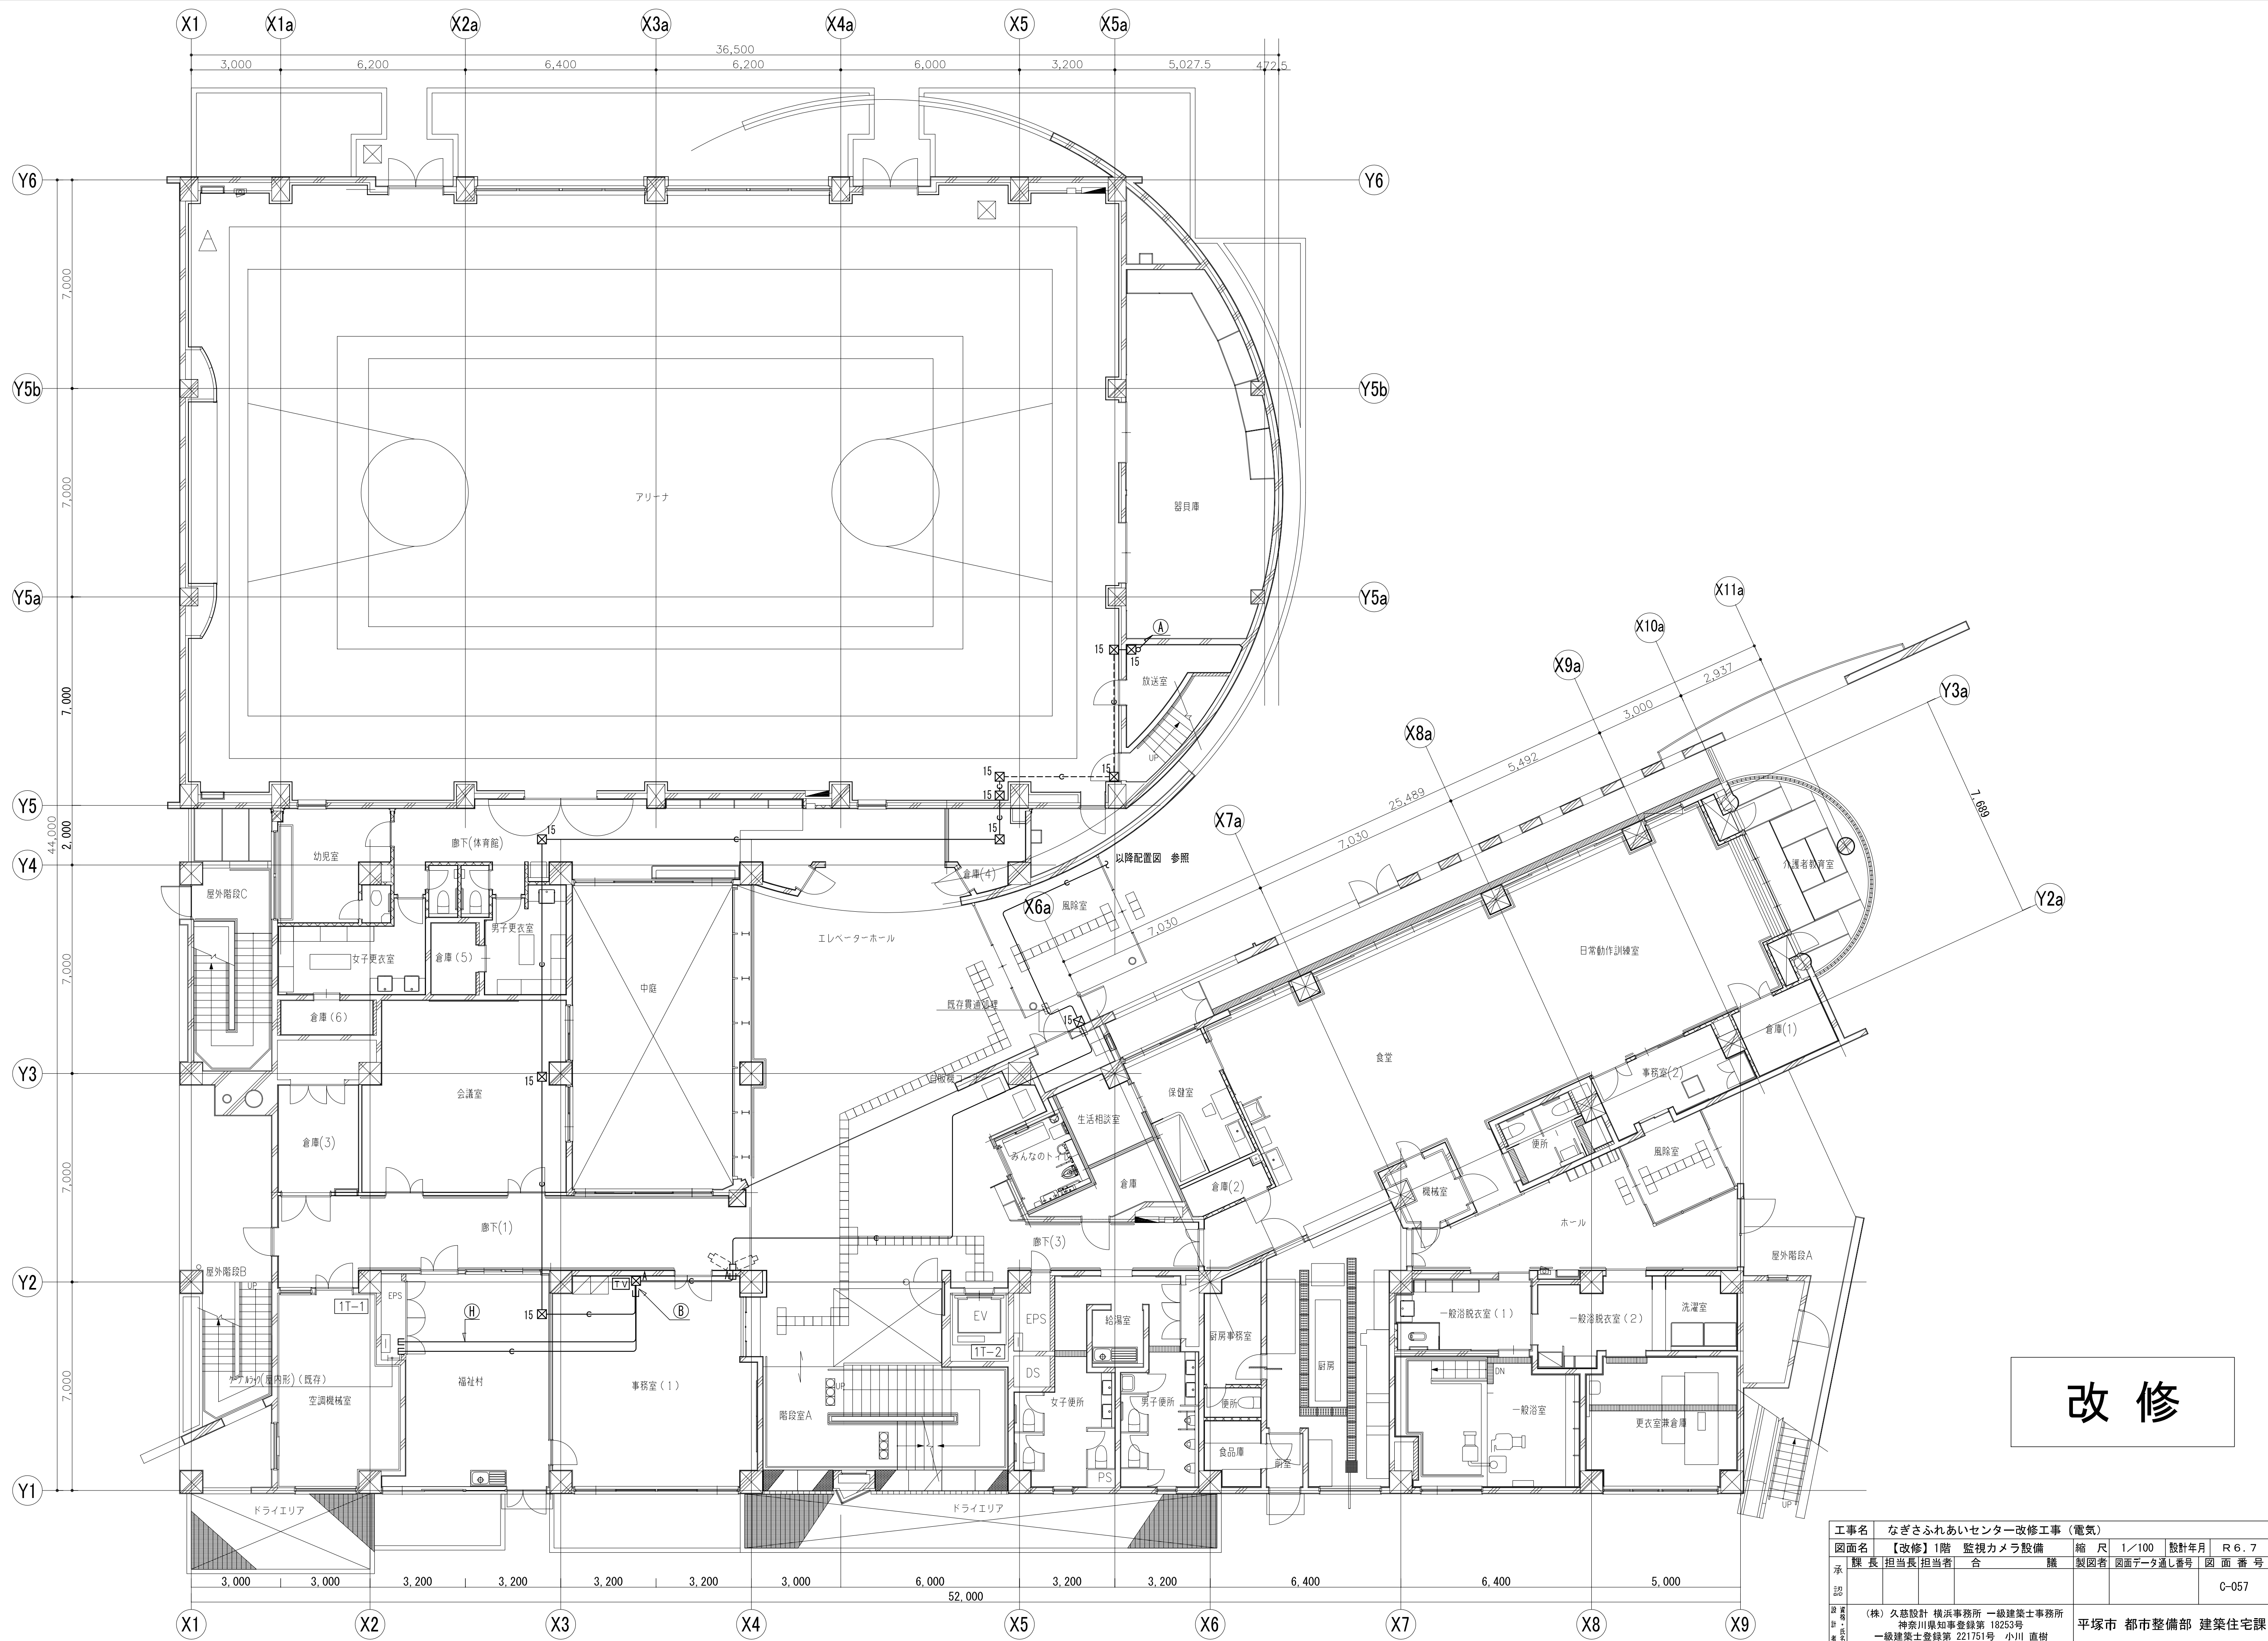


監視カメラ設備			
	導入線	(PF22)	(H)
	導入線	(E25)	 導入線 (PF22)×9
<input checked="" type="checkbox"/> A	ジャンクションボックス (MM1-C)用		
<input type="checkbox"/> A	スイッチボックス1個用(MM1-A)ノズルプレート		
<input type="checkbox"/> B	露出スイッチボックス1個用 ノズルプレート		
<input type="checkbox"/> C	スイッチボックス1個用 ノズルプレート		
<input checked="" type="checkbox"/> 15	SS150×150×150		
<input checked="" type="checkbox"/> 20	SS200×200×200		
<input checked="" type="checkbox"/> 15WP	SS150×150×150 SUS-WP		
	防犯カメラ (別途工事)		
(A)			
	導入線	(E25)	
(B)			
	(MM1-C)		
(C)			
	導入線	(PF22)×2	
(D)			
	導入線	(PF22)×3	特記事項
(E)			
	導入線	(PF22)×4	凡例なき立下り立上りPF管で保護の事。
(F)			
	導入線	(PF22)×5	尚、改修する壁はPF管で保護の事。
(G)			
	導入線	(PF22)×6	 立下り第一種金属線び保護とする。
			 防火区画貫通処理 φ100 折り工事・鉄筋探査共
			114条区画・壁穴区画・水平区画は国土交通大臣認定工法により貫通処理行う事。


改修

工事名	なぎさふれあいセンター改修工事（電気）						
図面名	【改修】地下1階 監視カメラ設備	縮尺	1/100	設計年月	R 6. 7		
承認	課長	担当長	担当者	合	議	製図者	図面データ通し番号
							図面番号
							C-056
設計者	(株) 久慈設計 横浜事務所 一級建築士事務所				平塚市 都市整備部 建築住宅課		
設計者	神奈川県知事登録第 18253号						
設計者	一級建築士登録第 221751号 小川 直樹						




# 改修

工事名	なぎさふれあいセンター改修工事（電気）				縮尺	1/100	設計年月	R 6. 7
図面名	【改修】1階 監視カメラ設備				製図者	図面データ通し番号	図面番号	
承認	課長	担当	担当者	合 議				C-057
設計者	(株) 久慈設計 横浜事務所 一級建築士事務所 神奈川県知事登録第 18253号 一級建築士登録第 221751号 小川 直樹				平塚市 都市整備部 建築住宅課			

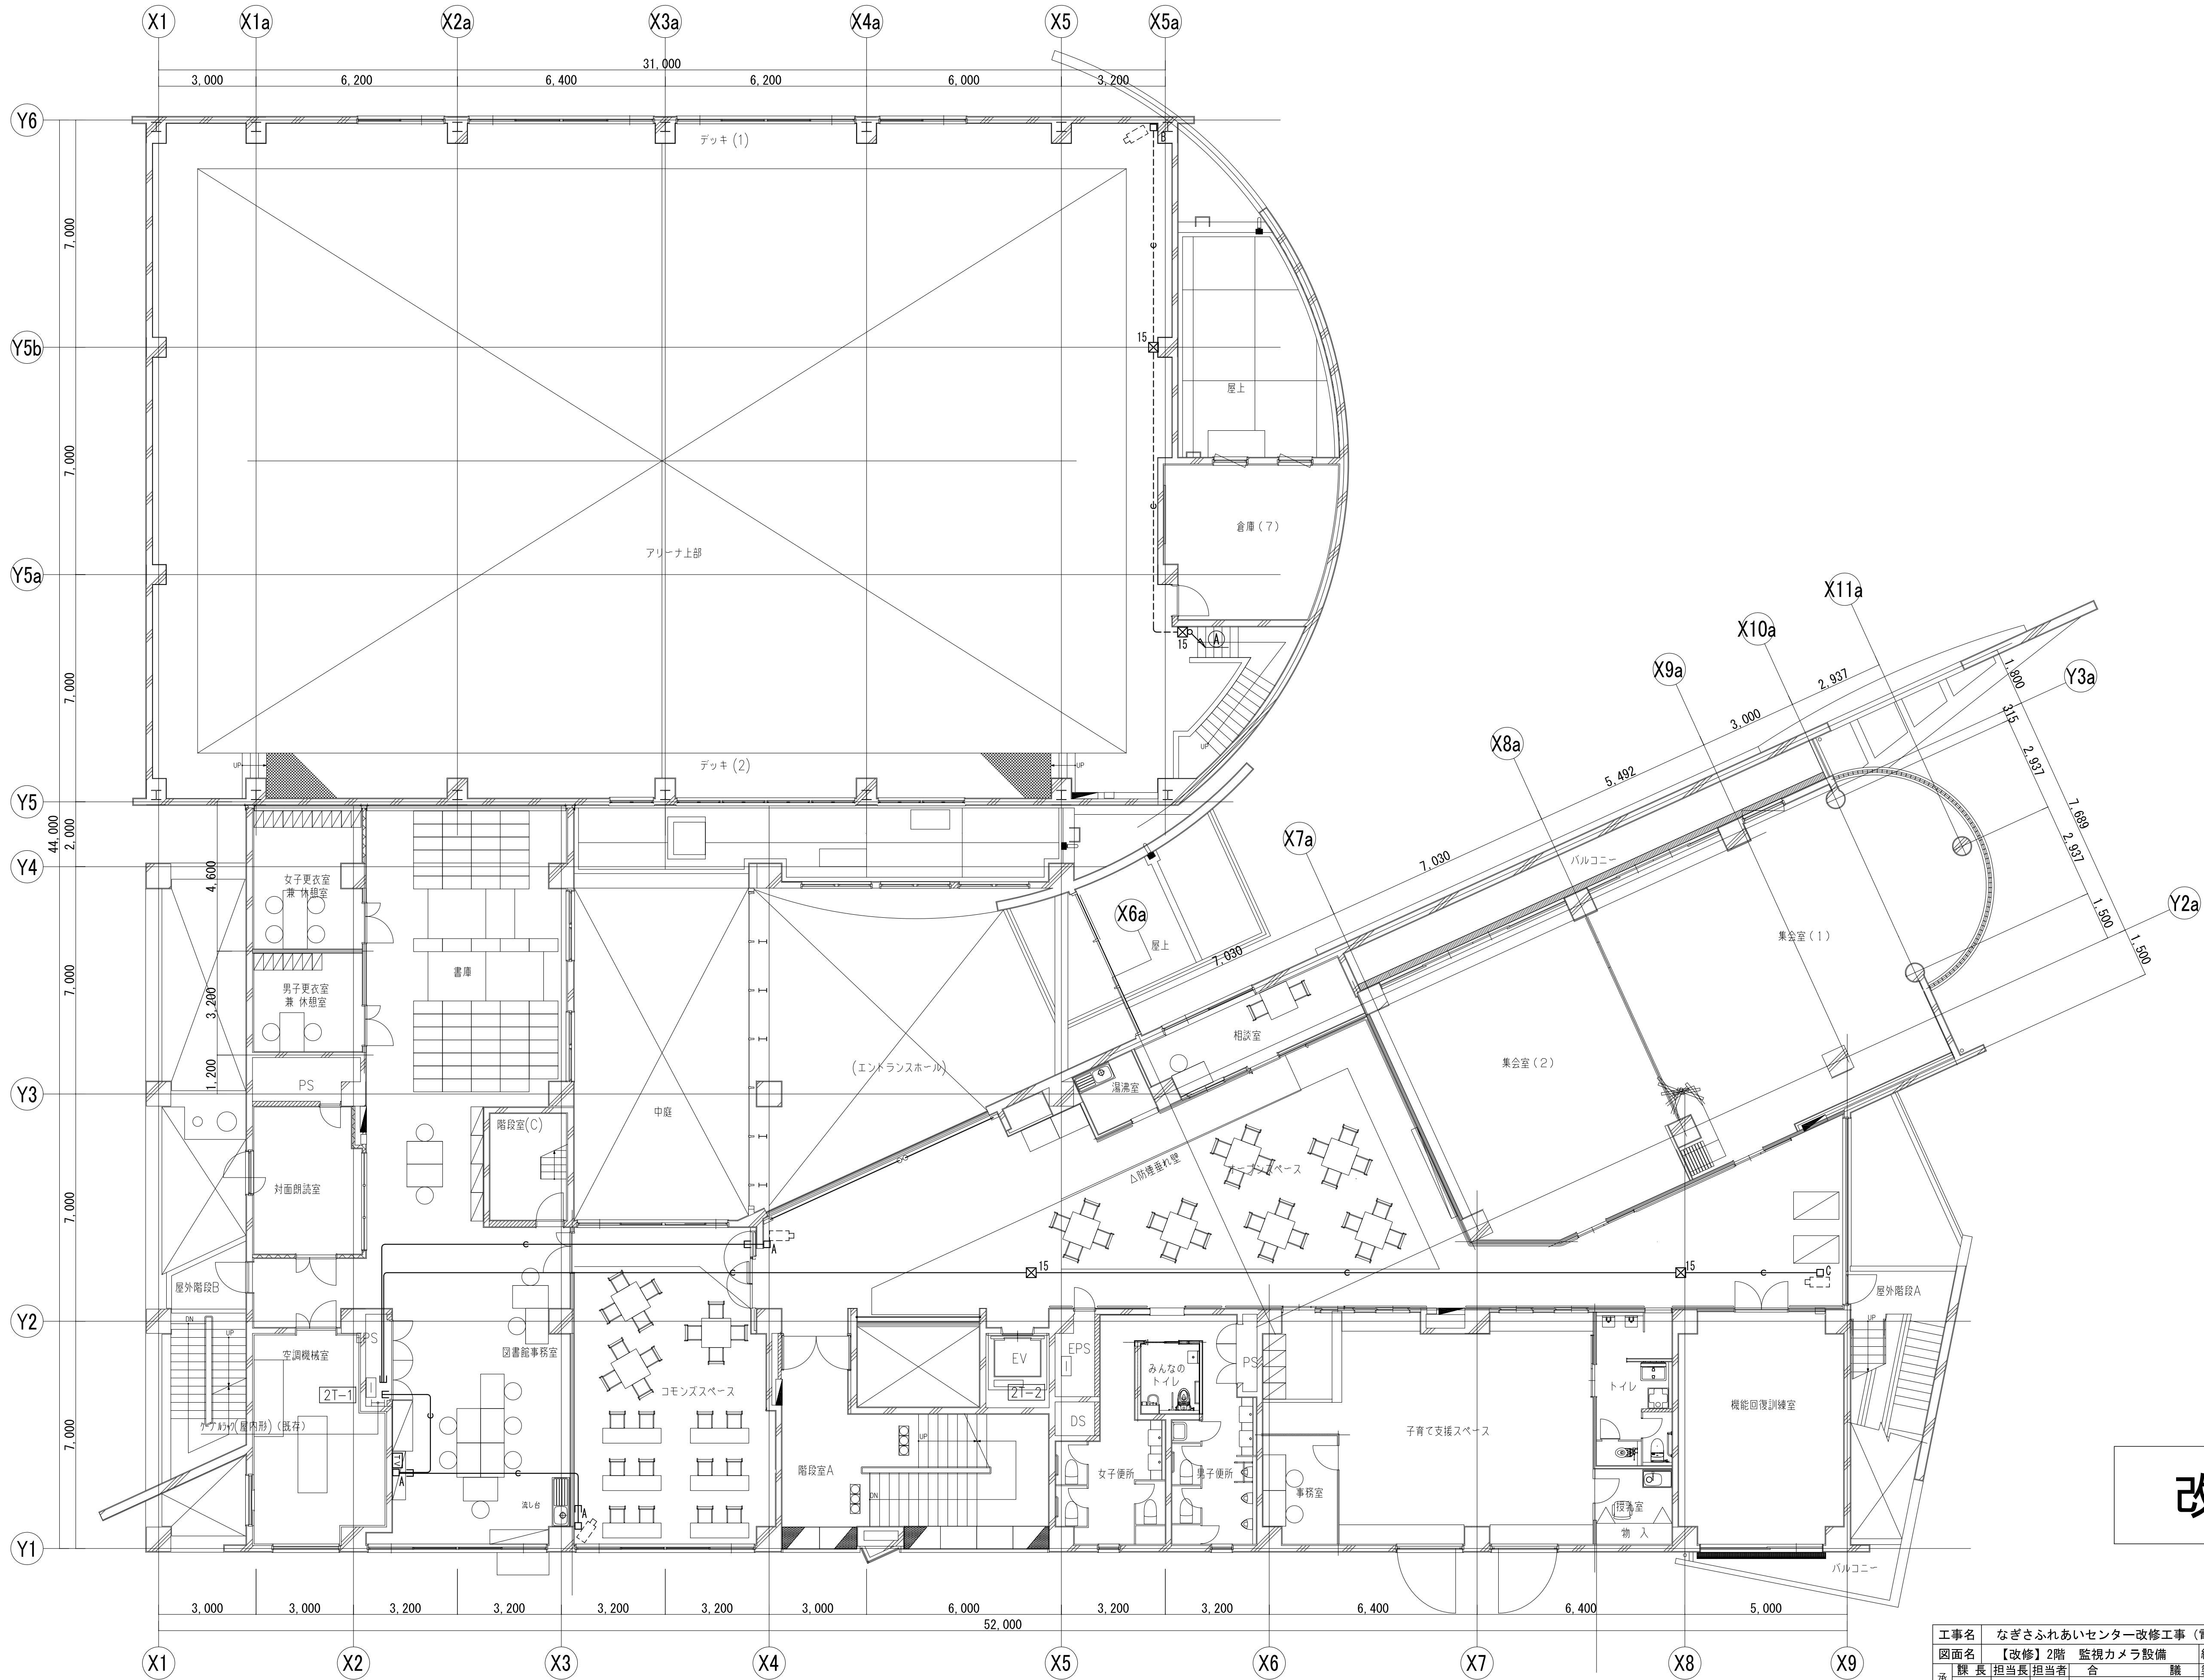


改修

工事名	なぎさふれあいセンター改修工事（電気）				縮尺	1/100	設計年月	R 6. 7
図面名	【改修】2階 監視カメラ設備				製図者	合 議	図面データ通し番号	図面番号
承認								C-058
設計者	(株) 久慈設計 横浜事務所 一級建築士事務所 神奈川県知事登録第 18253号				平塚市 都市整備部 建築住宅課			
設計者	一級建築士登録第 221751号 小川 直樹							

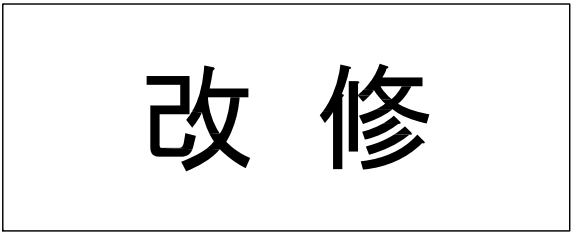

工事名	なごさふれあいセンター改修工事（電気）					
図面名	改修③階 監視カメラ設備		縮 尺	1/100	設計年月	R 6. 7
承 担	課長	担当	担当者	監 査	製図者	図面データ通し番号 図 面 番 号
認 可						C-059
日 付	(株) 久慈設計 横浜事務所 一級建築士事務所 増田昌和 代表取締役 18253号 一級建築士登録第 221751号 小川 直樹					平塚市 都市整備部 建築住宅課




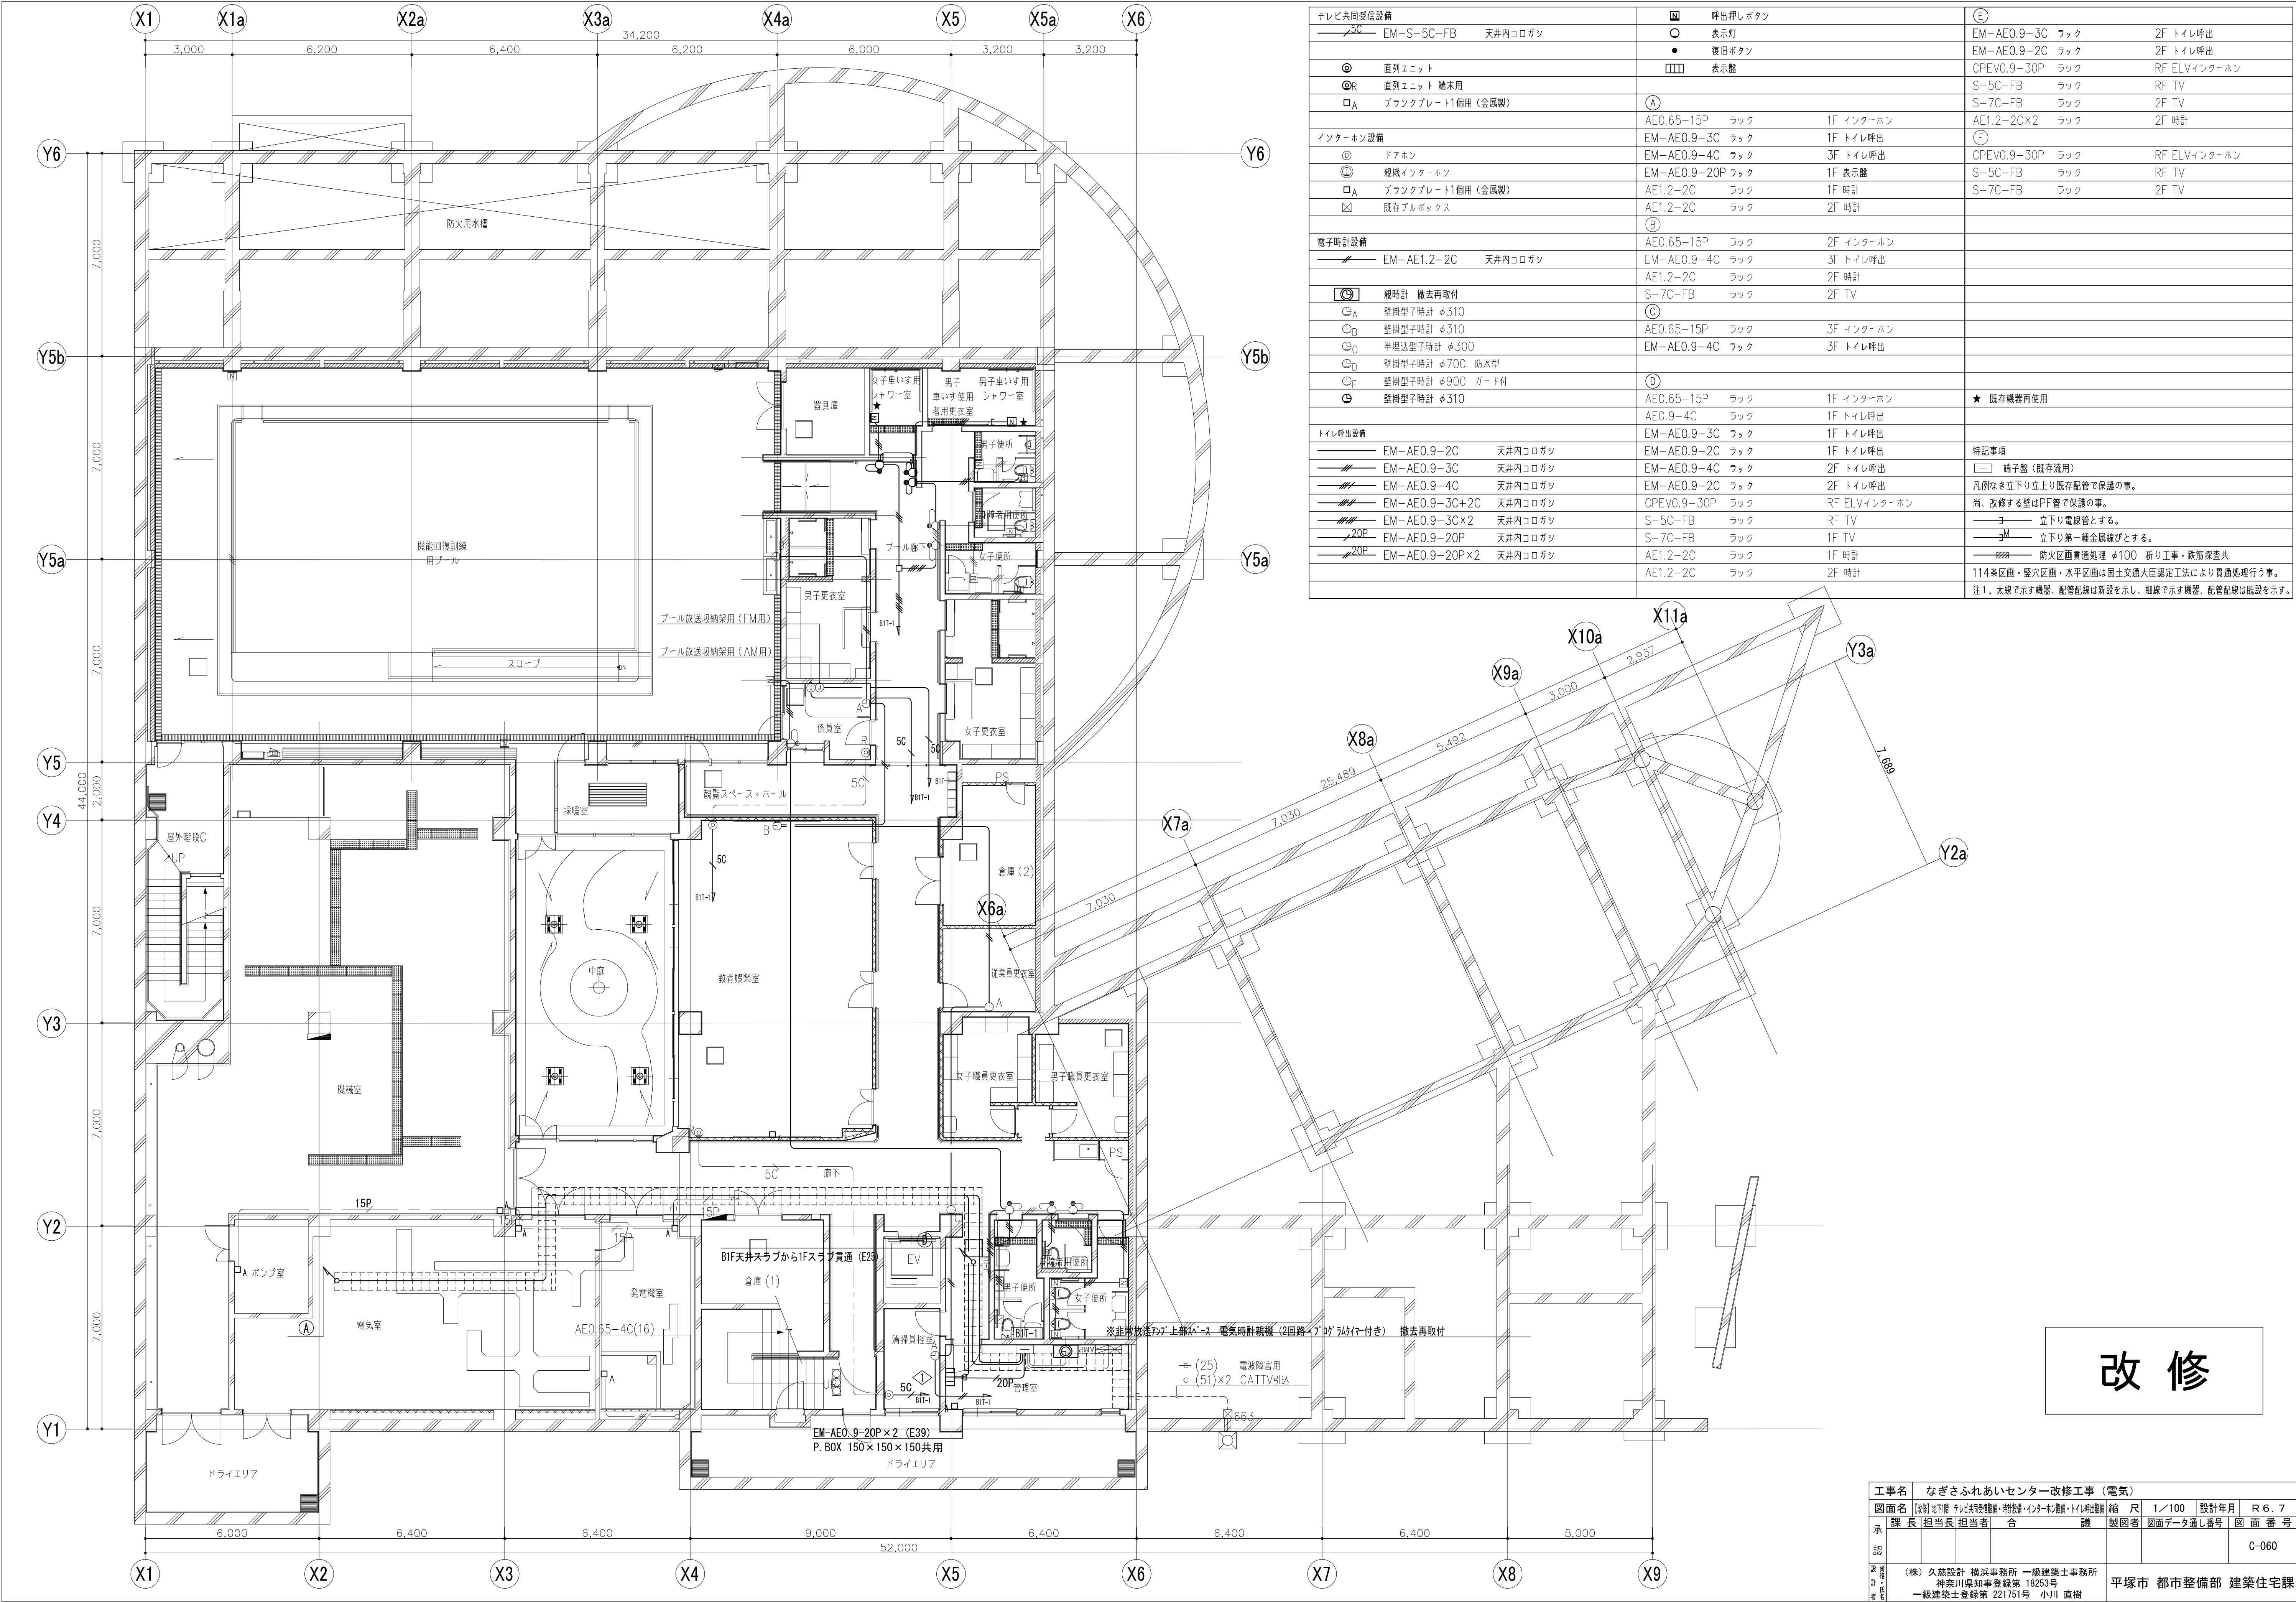

テレビ共同受信設備		☒ 呼出押しボタン		(E)	
5C	EM-S-5C-FB 天井内コログサ	○	表示灯	EM-AE0.9-3C	ラック 2F トイレ呼出
		●	復旧ボタン	EM-AE0.9-2C	ラック 2F トイレ呼出
◎	直列ユニット	■	表示盤	CPEV0.9-30P	ラック RF ELVインターホン
◎R	直列ユニット 端未用			S-5C-FB	ラック RF TV
□A	ブラックプレート1個用(金属製)	(A)		S-7C-FB	ラック 2F TV
インターホン設備		AE0.65-15P	ラック 1F インターホン	AE1.2-2C×2	ラック 2F 時計
◎	ドアホン	EM-AE0.9-3C	ラック 1F トイレ呼出	(F)	
◎	監視インターホン	EM-AE0.9-4C	ラック 3F トイレ呼出	CPEV0.9-30P	ラック RF ELVインターホン
□A	ブラックプレート1個用(金属製)	EM-AE0.9-20P	ラック 1F 表示盤	S-5C-FB	ラック RF TV
☒	既存ブロック	AE1.2-2C	ラック 1F 時計	S-7C-FB	ラック 2F TV
		AE1.2-2C	ラック 2F 時計		
電子時計設備		(B)			
5C	EM-AE1.2-2C 天井内コログサ	AE0.65-15P	ラック 2F インターホン		
		EM-AE0.9-4C	ラック 3F トイレ呼出		
		AE1.2-2C	ラック 2F 時計		
◎	観時計 撤去再取付	S-7C-FB	ラック 2F TV		
◎A	壁掛型子時計 φ310	(C)			
◎B	壁掛型子時計 φ310	AE0.65-15P	ラック 3F インターホン		
◎C	半埋込型子時計 φ300	EM-AE0.9-4C	ラック 3F トイレ呼出		
◎D	壁掛型子時計 φ700 防水型	(D)			
◎E	壁掛型子時計 φ900 ガード付	AE0.65-15P	ラック 1F インターホン	★	既存機器再使用
◎	壁掛型子時計 φ310	AE0.9-4C	ラック 1F トイレ呼出		
トイレ呼出設備		EM-AE0.9-3C	ラック 1F トイレ呼出		
5C	EM-AE0.9-2C 天井内コログサ	EM-AE0.9-2C	ラック 1F トイレ呼出		特記事項
5C	EM-AE0.9-3C 天井内コログサ	EM-AE0.9-4C	ラック 2F トイレ呼出		☒ 端子盤(既存流用)
5C	EM-AE0.9-4C 天井内コログサ	EM-AE0.9-2C	ラック 2F トイレ呼出		凡例なき立下り立上り既存配管で保護の事。
5C	EM-AE0.9-3C+2C 天井内コログサ	CPEV0.9-30P	ラック RF ELVインターホン		尚、改修する壁はPF管で保護の事。
5C	EM-AE0.9-3C×2 天井内コログサ	S-5C-FB	ラック RF TV		→ 立下り電線管とする。
20P	EM-AE0.9-20P 天井内コログサ	S-7C-FB	ラック 1F TV		→ M 立下り第一種金属線びとする。
20P	EM-AE0.9-20P×2 天井内コログサ	AE1.2-2C	ラック 1F 時計		→ 防火区画貫通処理 φ100 折り工事・鉄筋検査済
		AE1.2-2C	ラック 2F 時計		114条区画・堅穴区画・水平区画は国土交通大臣認定工法により貫通処理行う事。
					注1.太線で示す機器・配管配線は新設を示し、細線で示す機器・配管配線は既設を示す。


改修

工事名	なぎさふれあいセンター改修工事(電気)									
図面名	設計	概算	仕様	材料	配線	設備	配管	その他	縮尺	1/100
承	長	担当	担当者	合	議	製図者	図面データ通し番号	図面番号	設計年月	R6.7
認										C-060
設計	(株)久慈設計 横浜事務所 一級建築士事務所					平塚市 都市整備部 建築住宅課				
監理	神奈川県知事登録第 18253号									
監理	一級建築士登録第 221751号 小川 直樹									

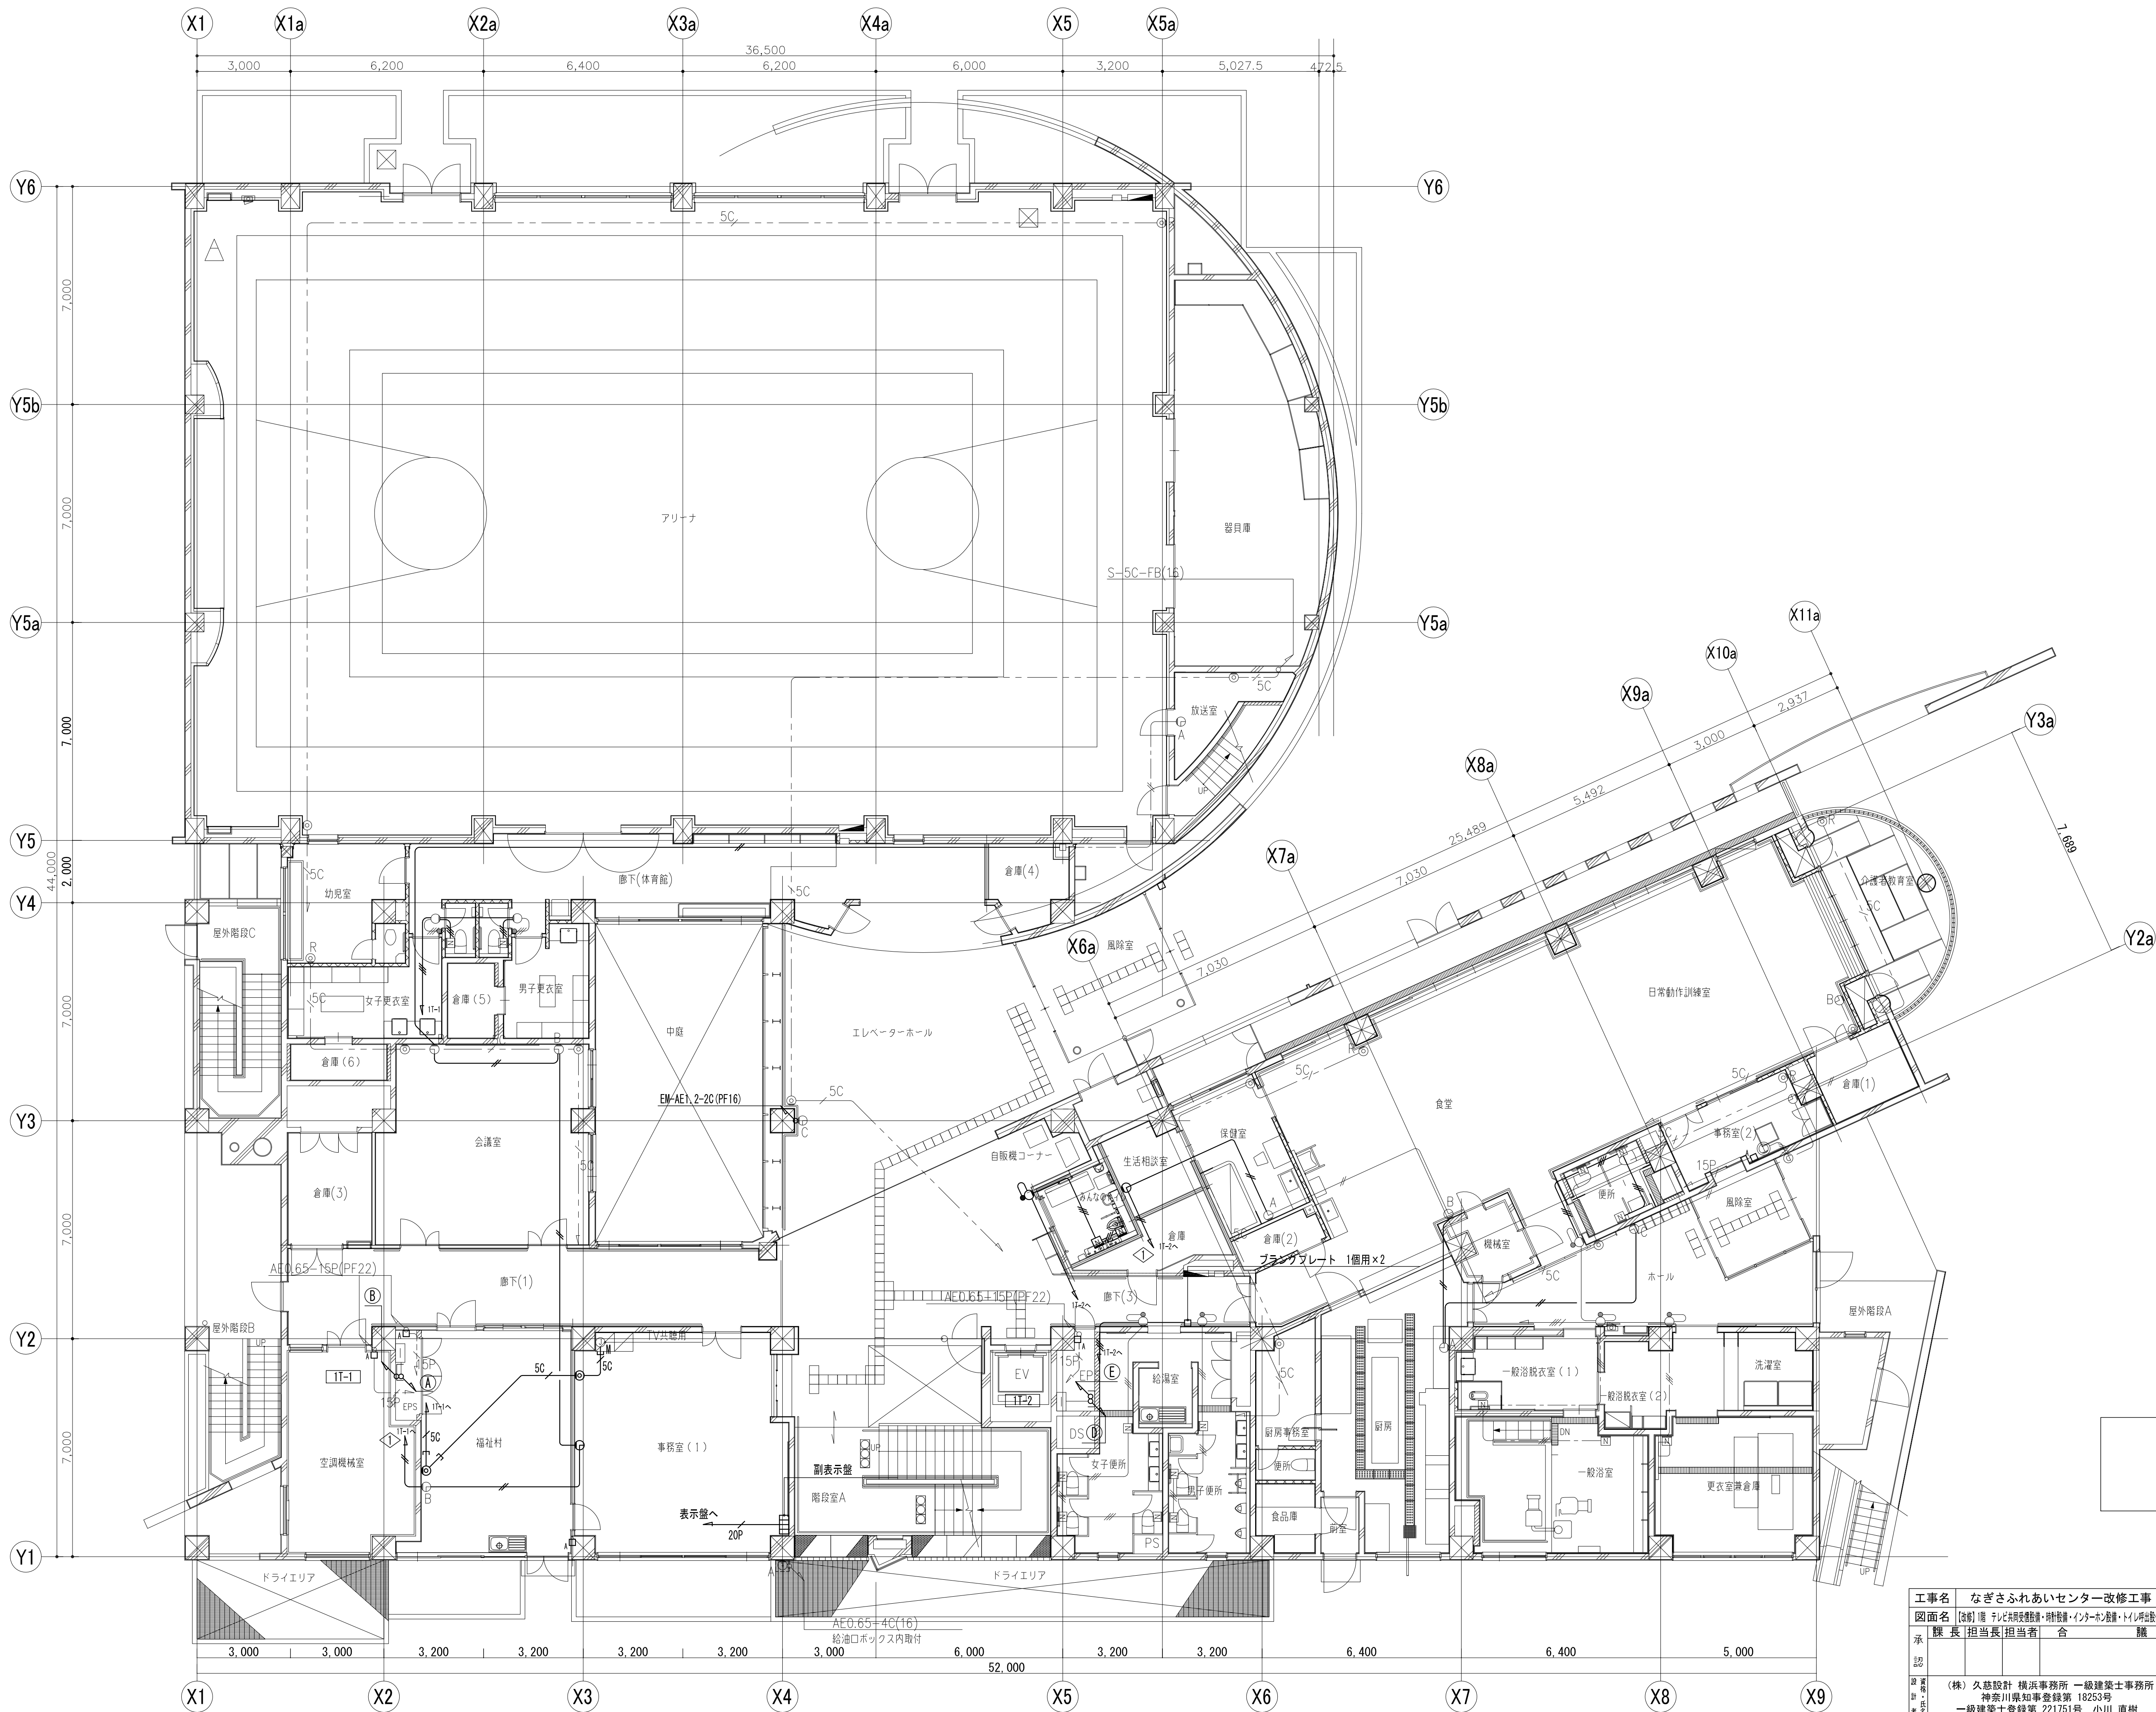

改修


工事名	なぎさふれあいセンター改修工事（電気）									
図面名	図1 電気設備図（配線図）	縮尺	1/100	設計年月	R 6. 7					
承認	課長	担当	担当者	合	議	製図者	図面データ通し番号	図面番号		
承認								C-061		
設計者	(株) 久慈設計 横浜事務所 一般建築士事務所 神奈川県知事登録第 18253号					平塚市 都市整備部 建築住宅課				
設計者	一級建築士登録第 221751号 小川 直樹									

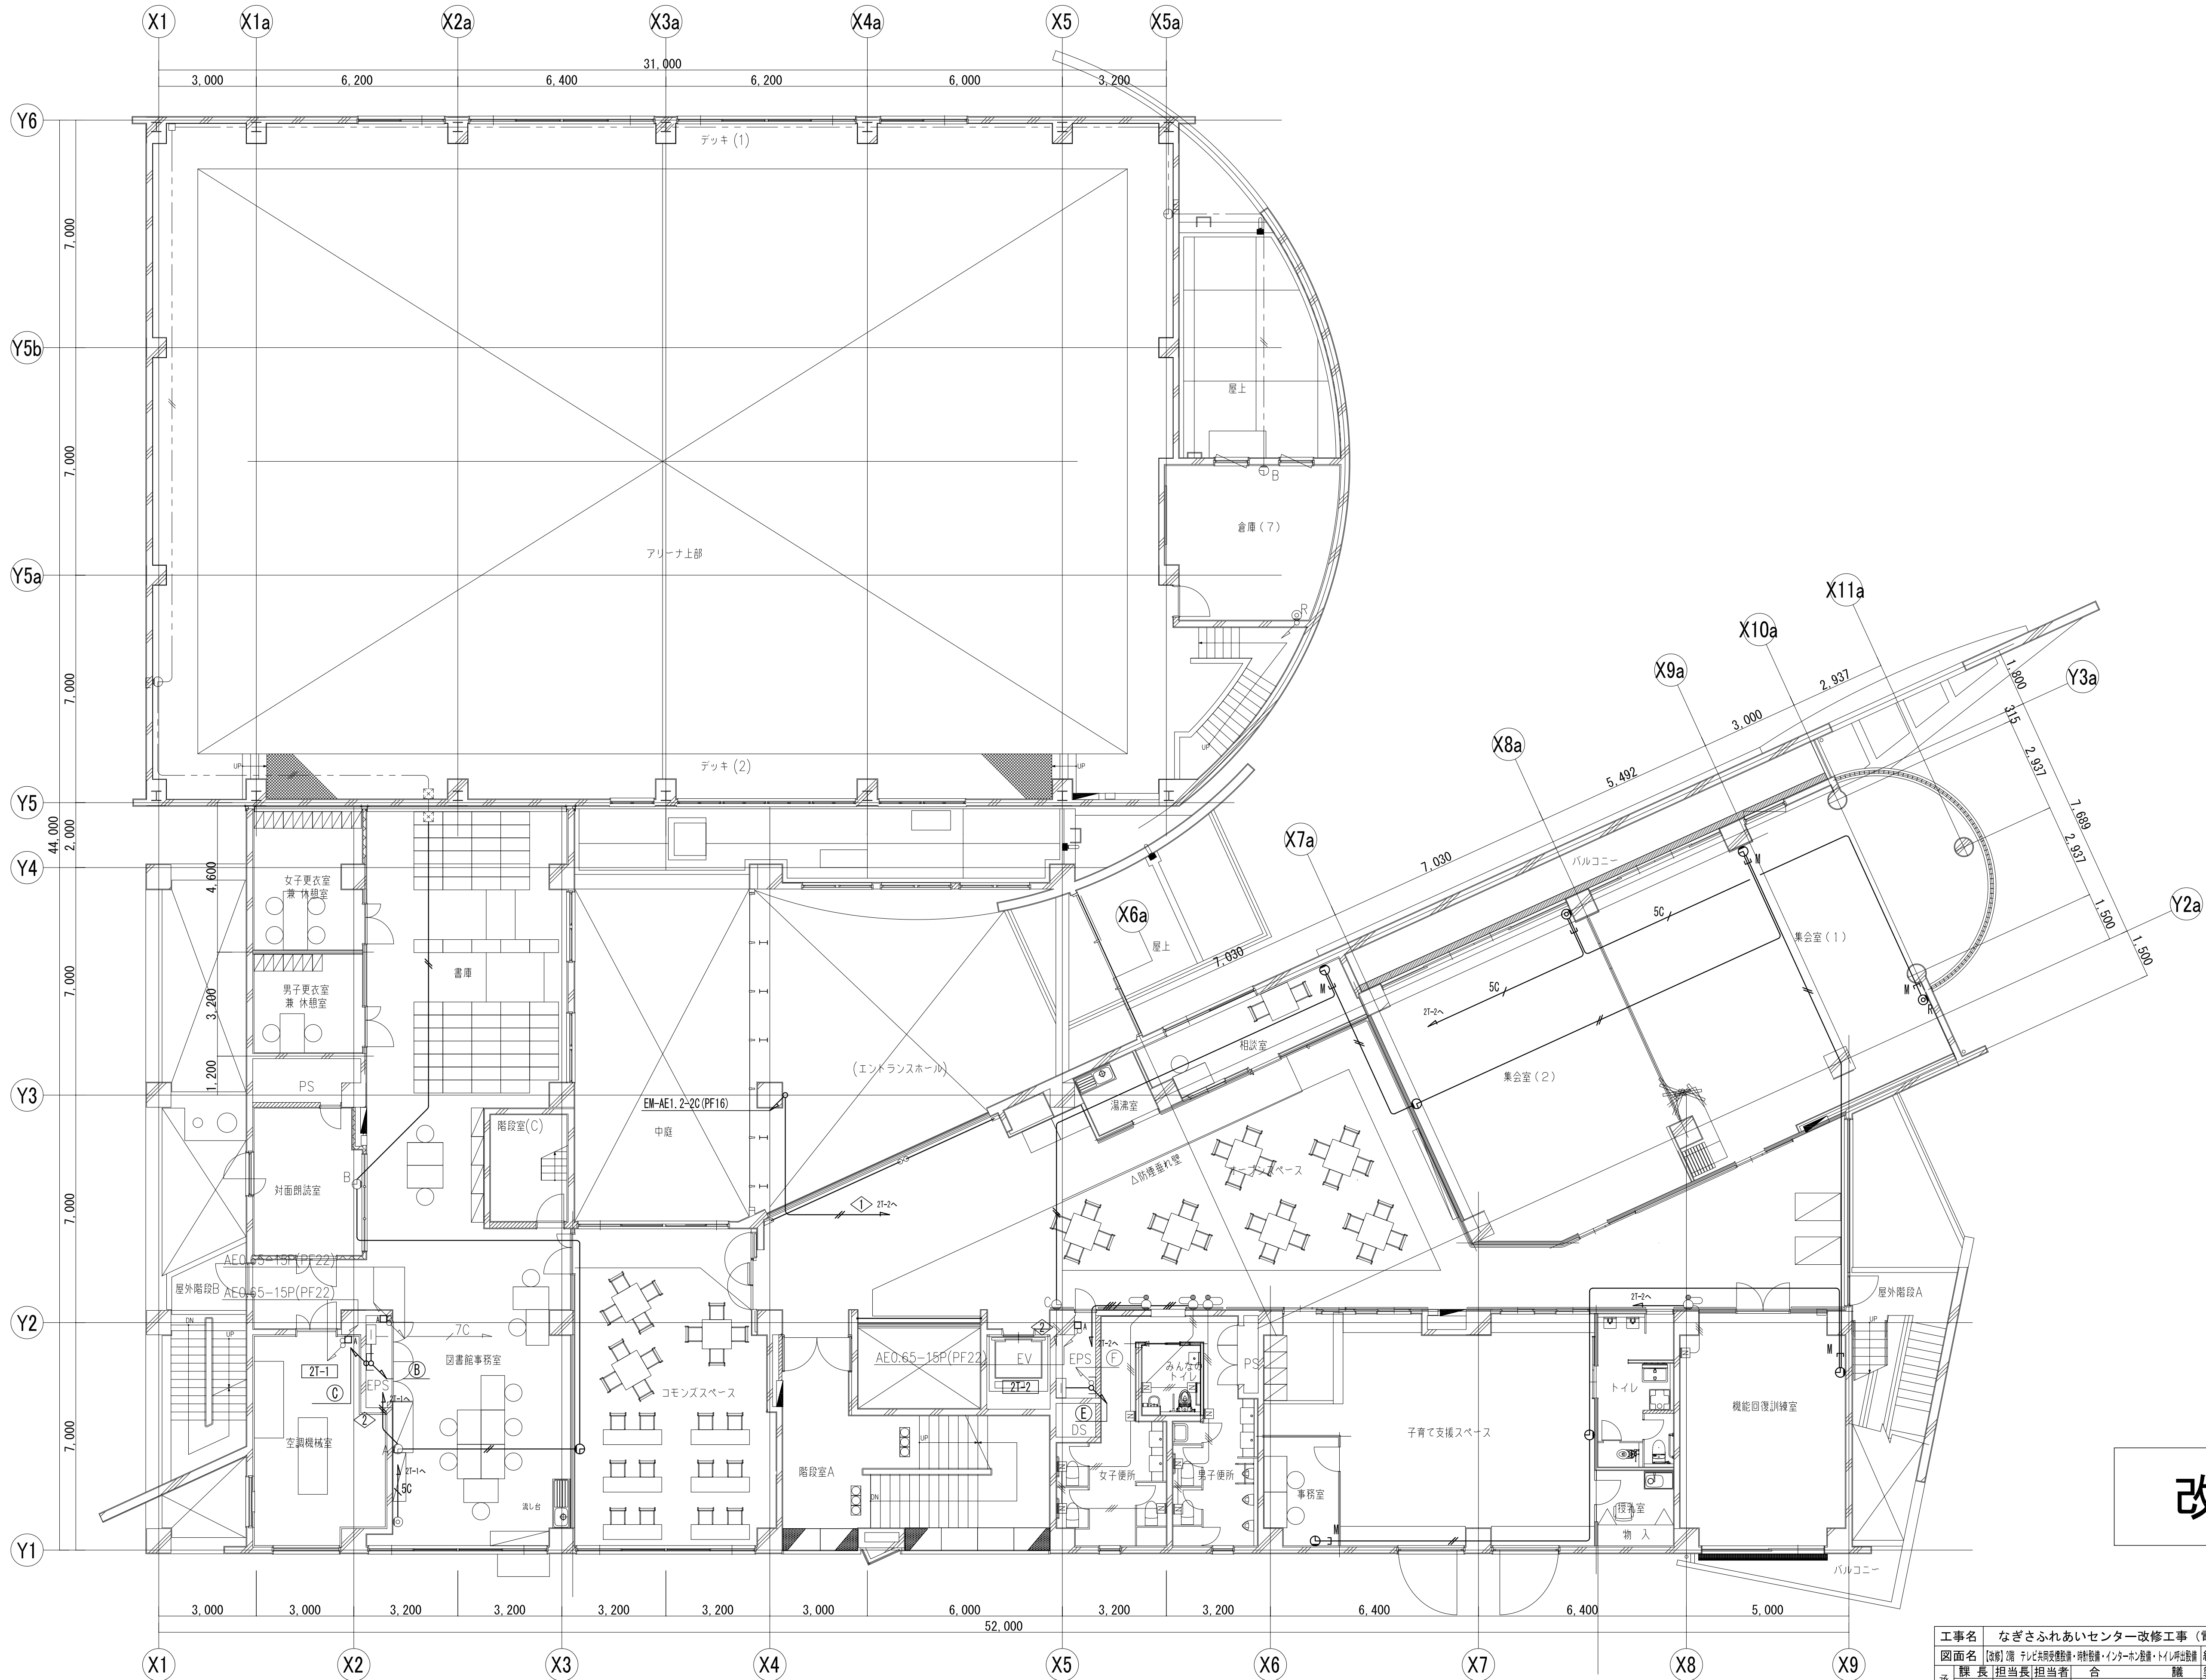

改修

工事名	なぎさふれあいセンター改修工事（電気）				
図面名	図面名	縮尺	1/100	設計年月	R 6. 7
承	課長	担当	担当者	合	議
認					C-062
設計者	(株) 久慈設計 横浜事務所 一級建築士事務所				平塚市 都市整備部 建築住宅課
設計者	神奈川県知事登録第 18253号				
設計者	一級建築士登録第 221751号 小川 直樹				



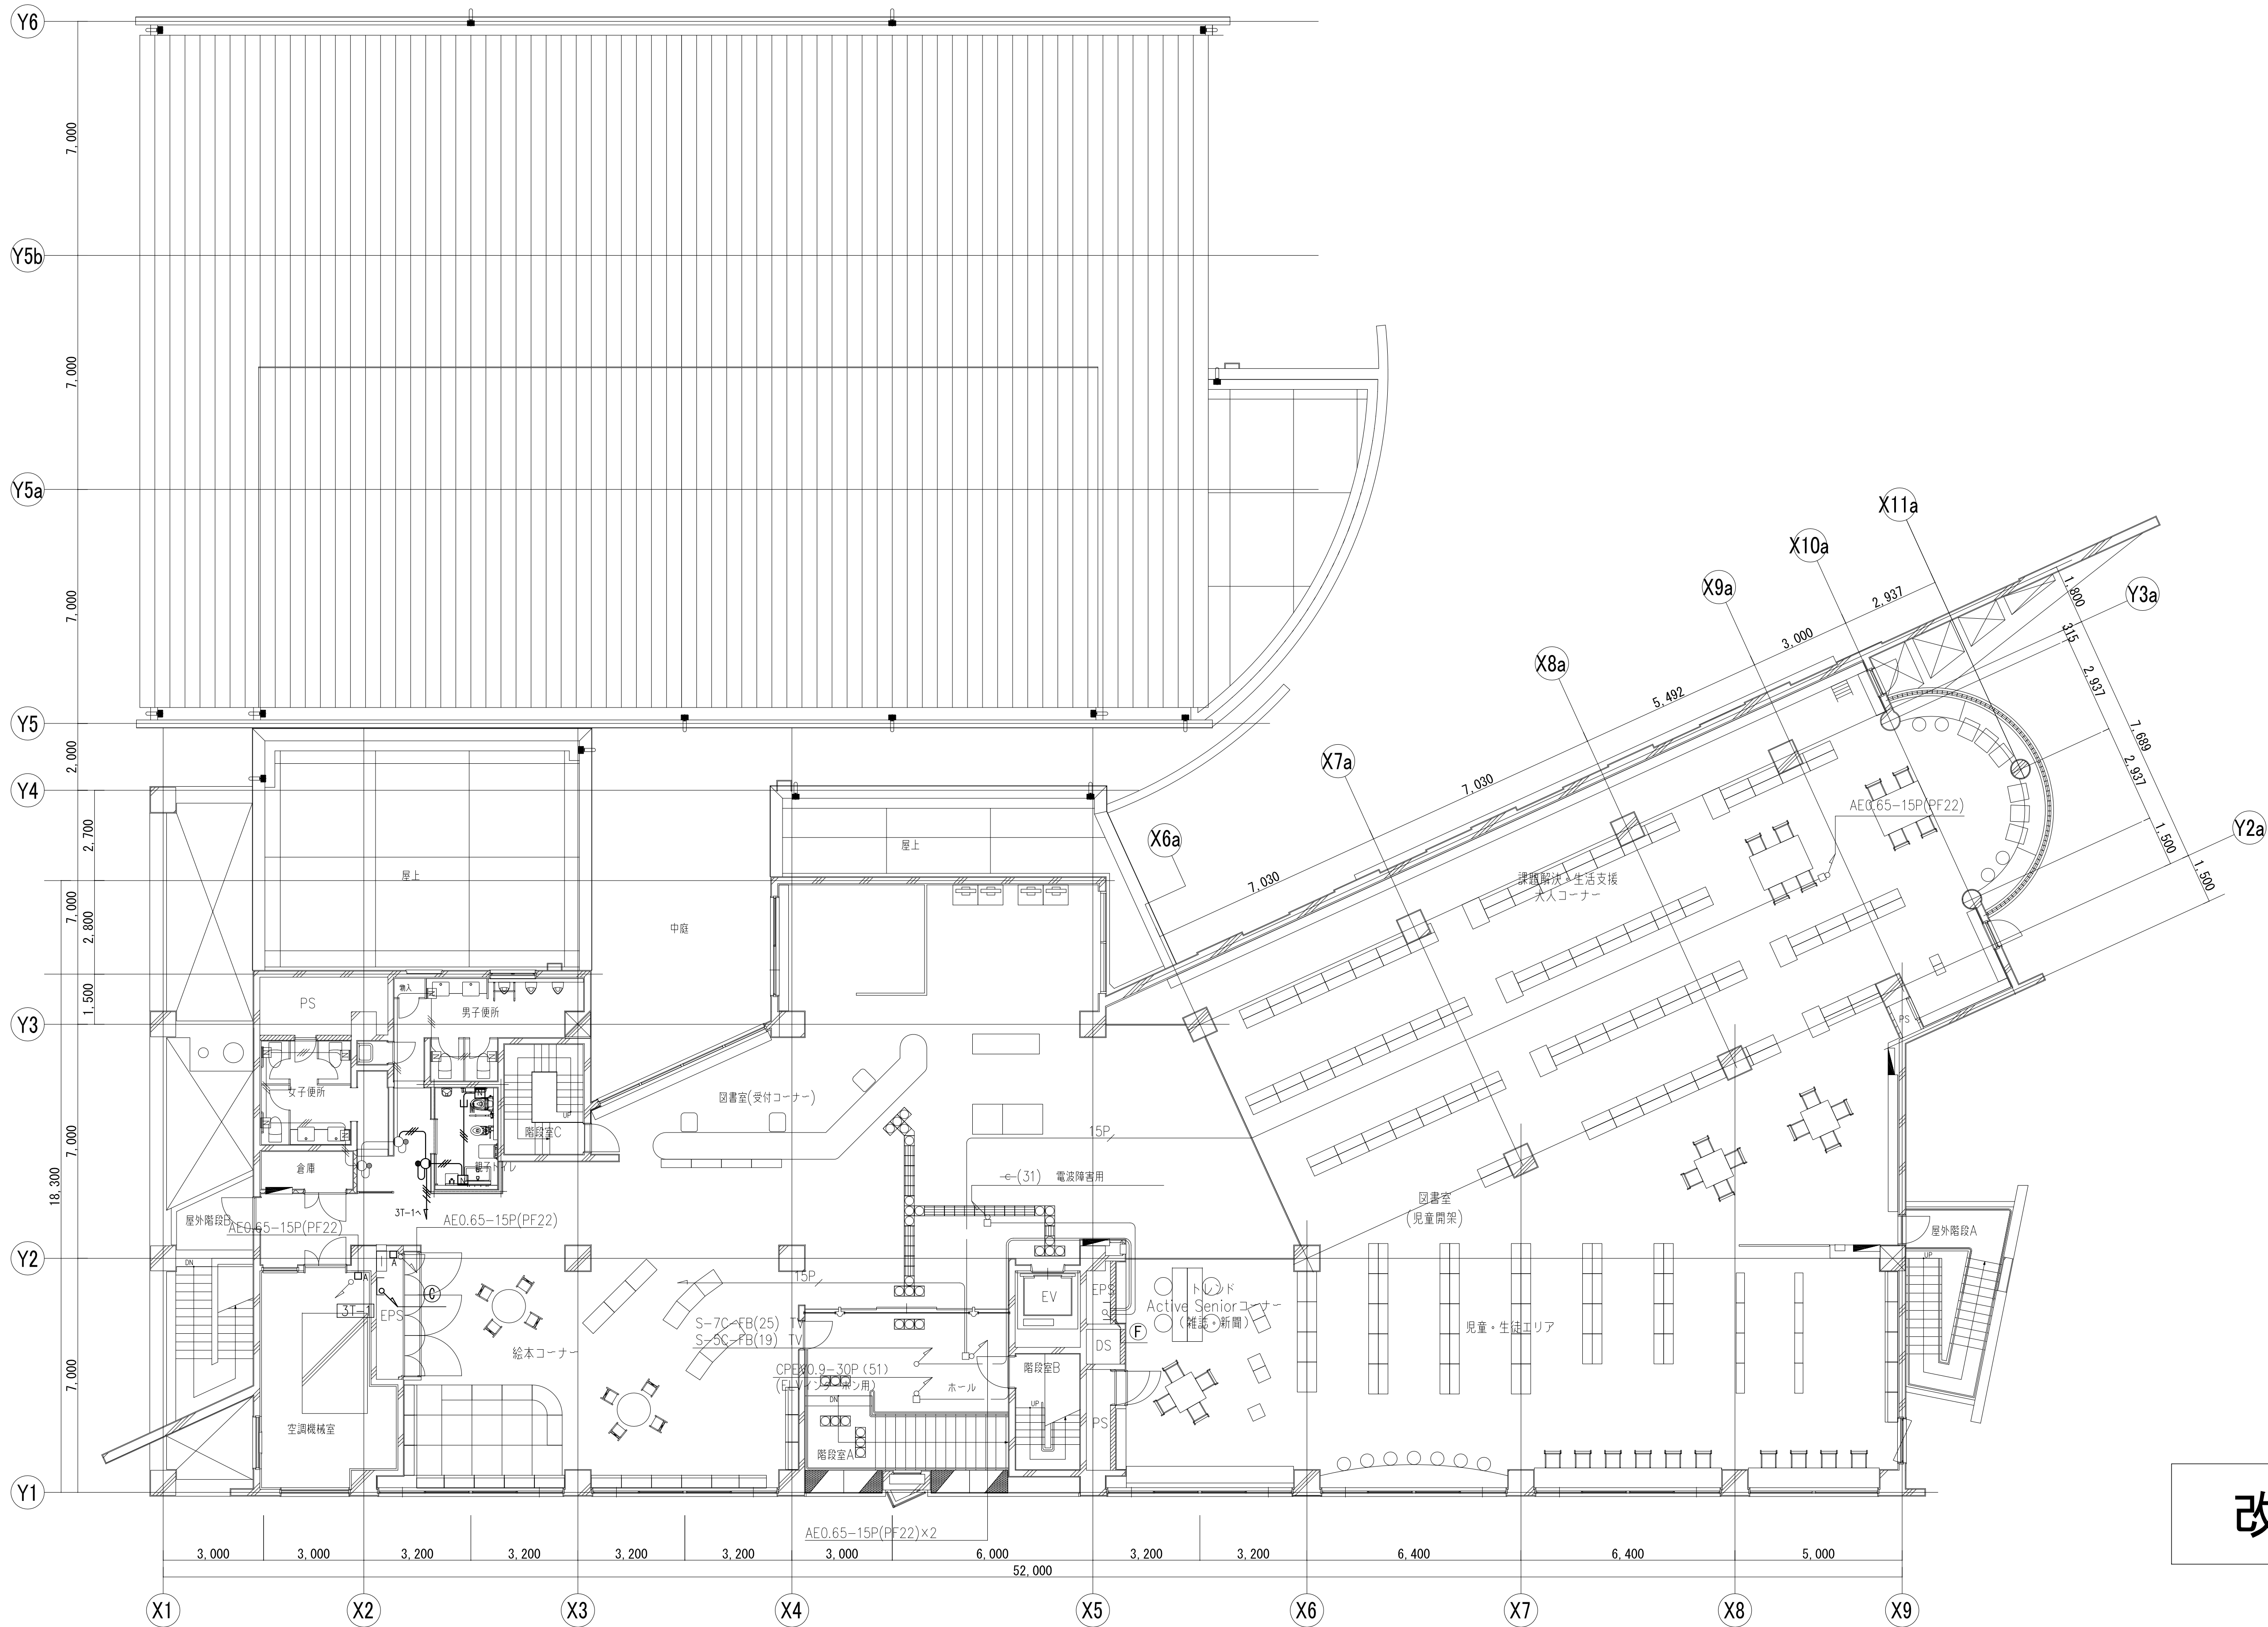


改修

工事名	なぎさふれあいセンター改修工事（電気）				縮尺	1/100	設計年月	R 6. 7
図面名	図1 電気設備配置図・配線図・インターナル・ビルドアップ図	縮尺	1/100	設計年月	R 6. 7	製図者	図面データ通し番号	図面番号
承認	課長	担当	担当者	合議				C-063
設計者	(株) 久慈設計 横浜事務所 一級建築士事務所				平塚市 都市整備部 建築住宅課			
設計者	神奈川県知事登録第 18253号							
設計者	一級建築士登録第 221751号 小川 直樹							








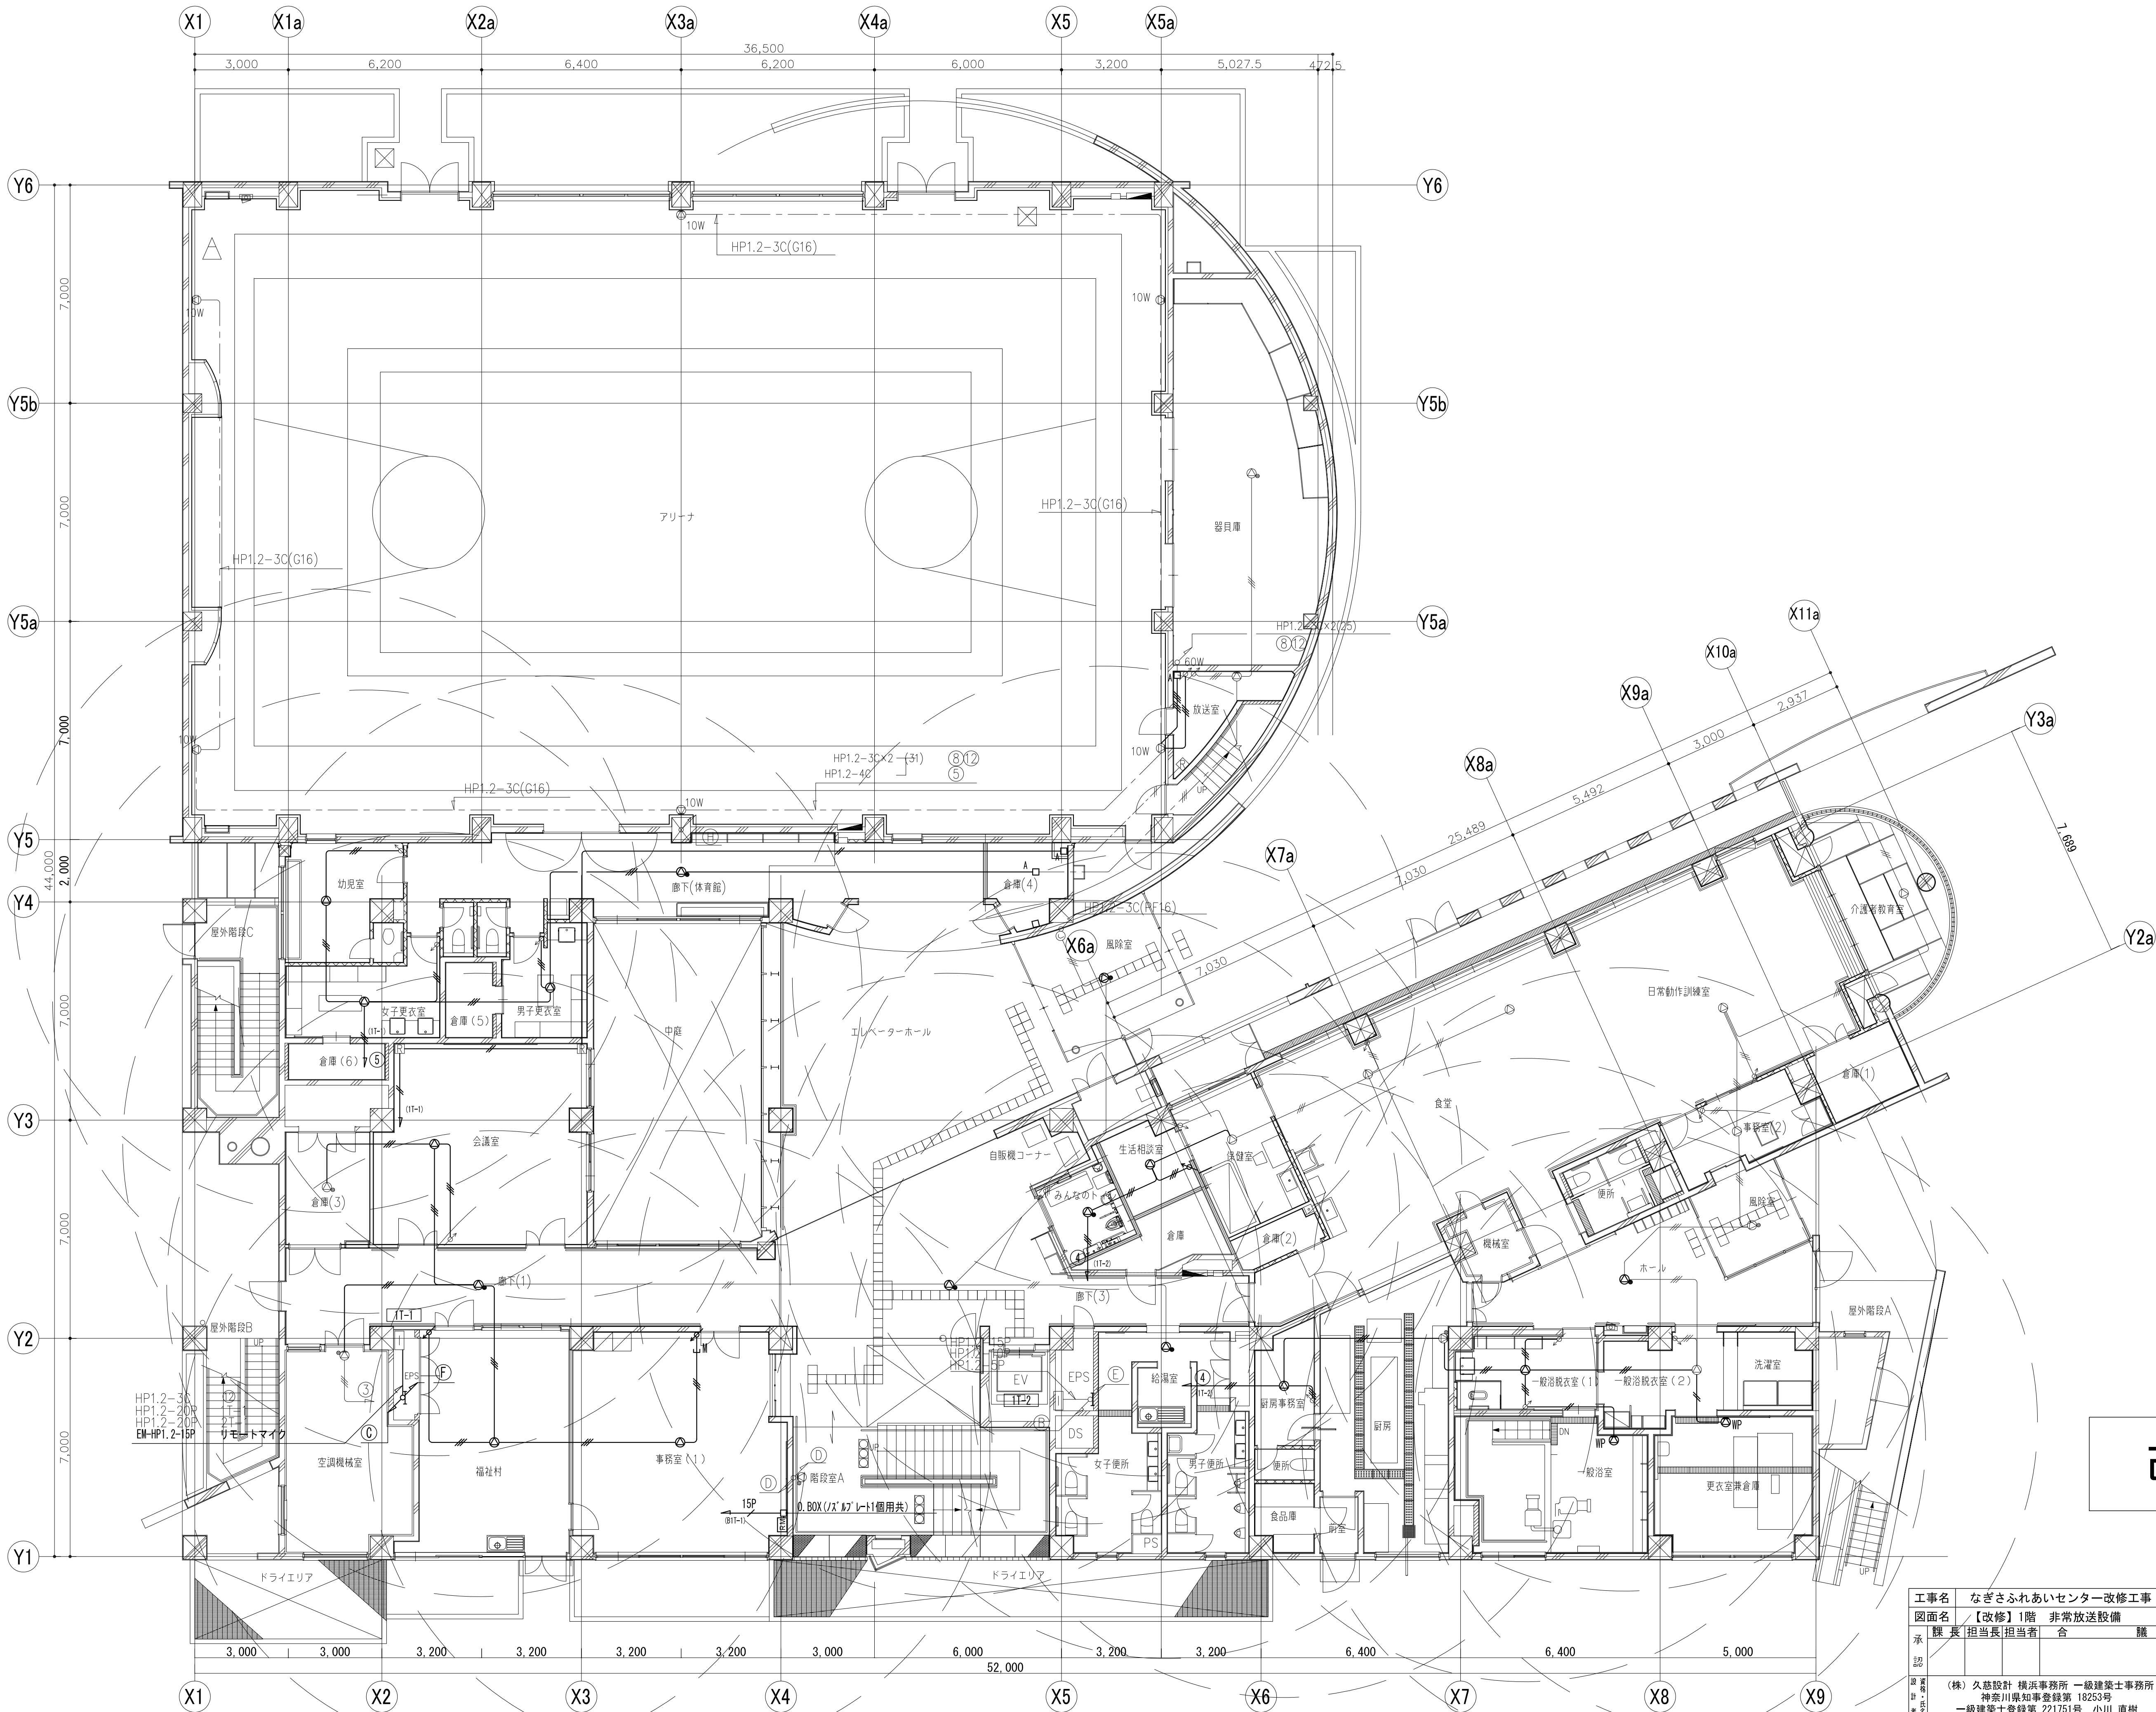

改修


工事名	なぎさふれあいセンター改修工事（電気）				縮尺	1/100	設計年月	R 6. 7
図面名	【改修】1階 非常放送設備				製図者	図面データ通し番号	図面番号	
承認	課長	担当	担当者	合 議				C-066
設計者	(株) 久慈設計 横浜事務所 一級建築士事務所				平塚市 都市整備部 建築住宅課			
設計者	神奈川県知事登録第 18253号							
設計者	一級建築士登録第 221751号 小川 直樹							



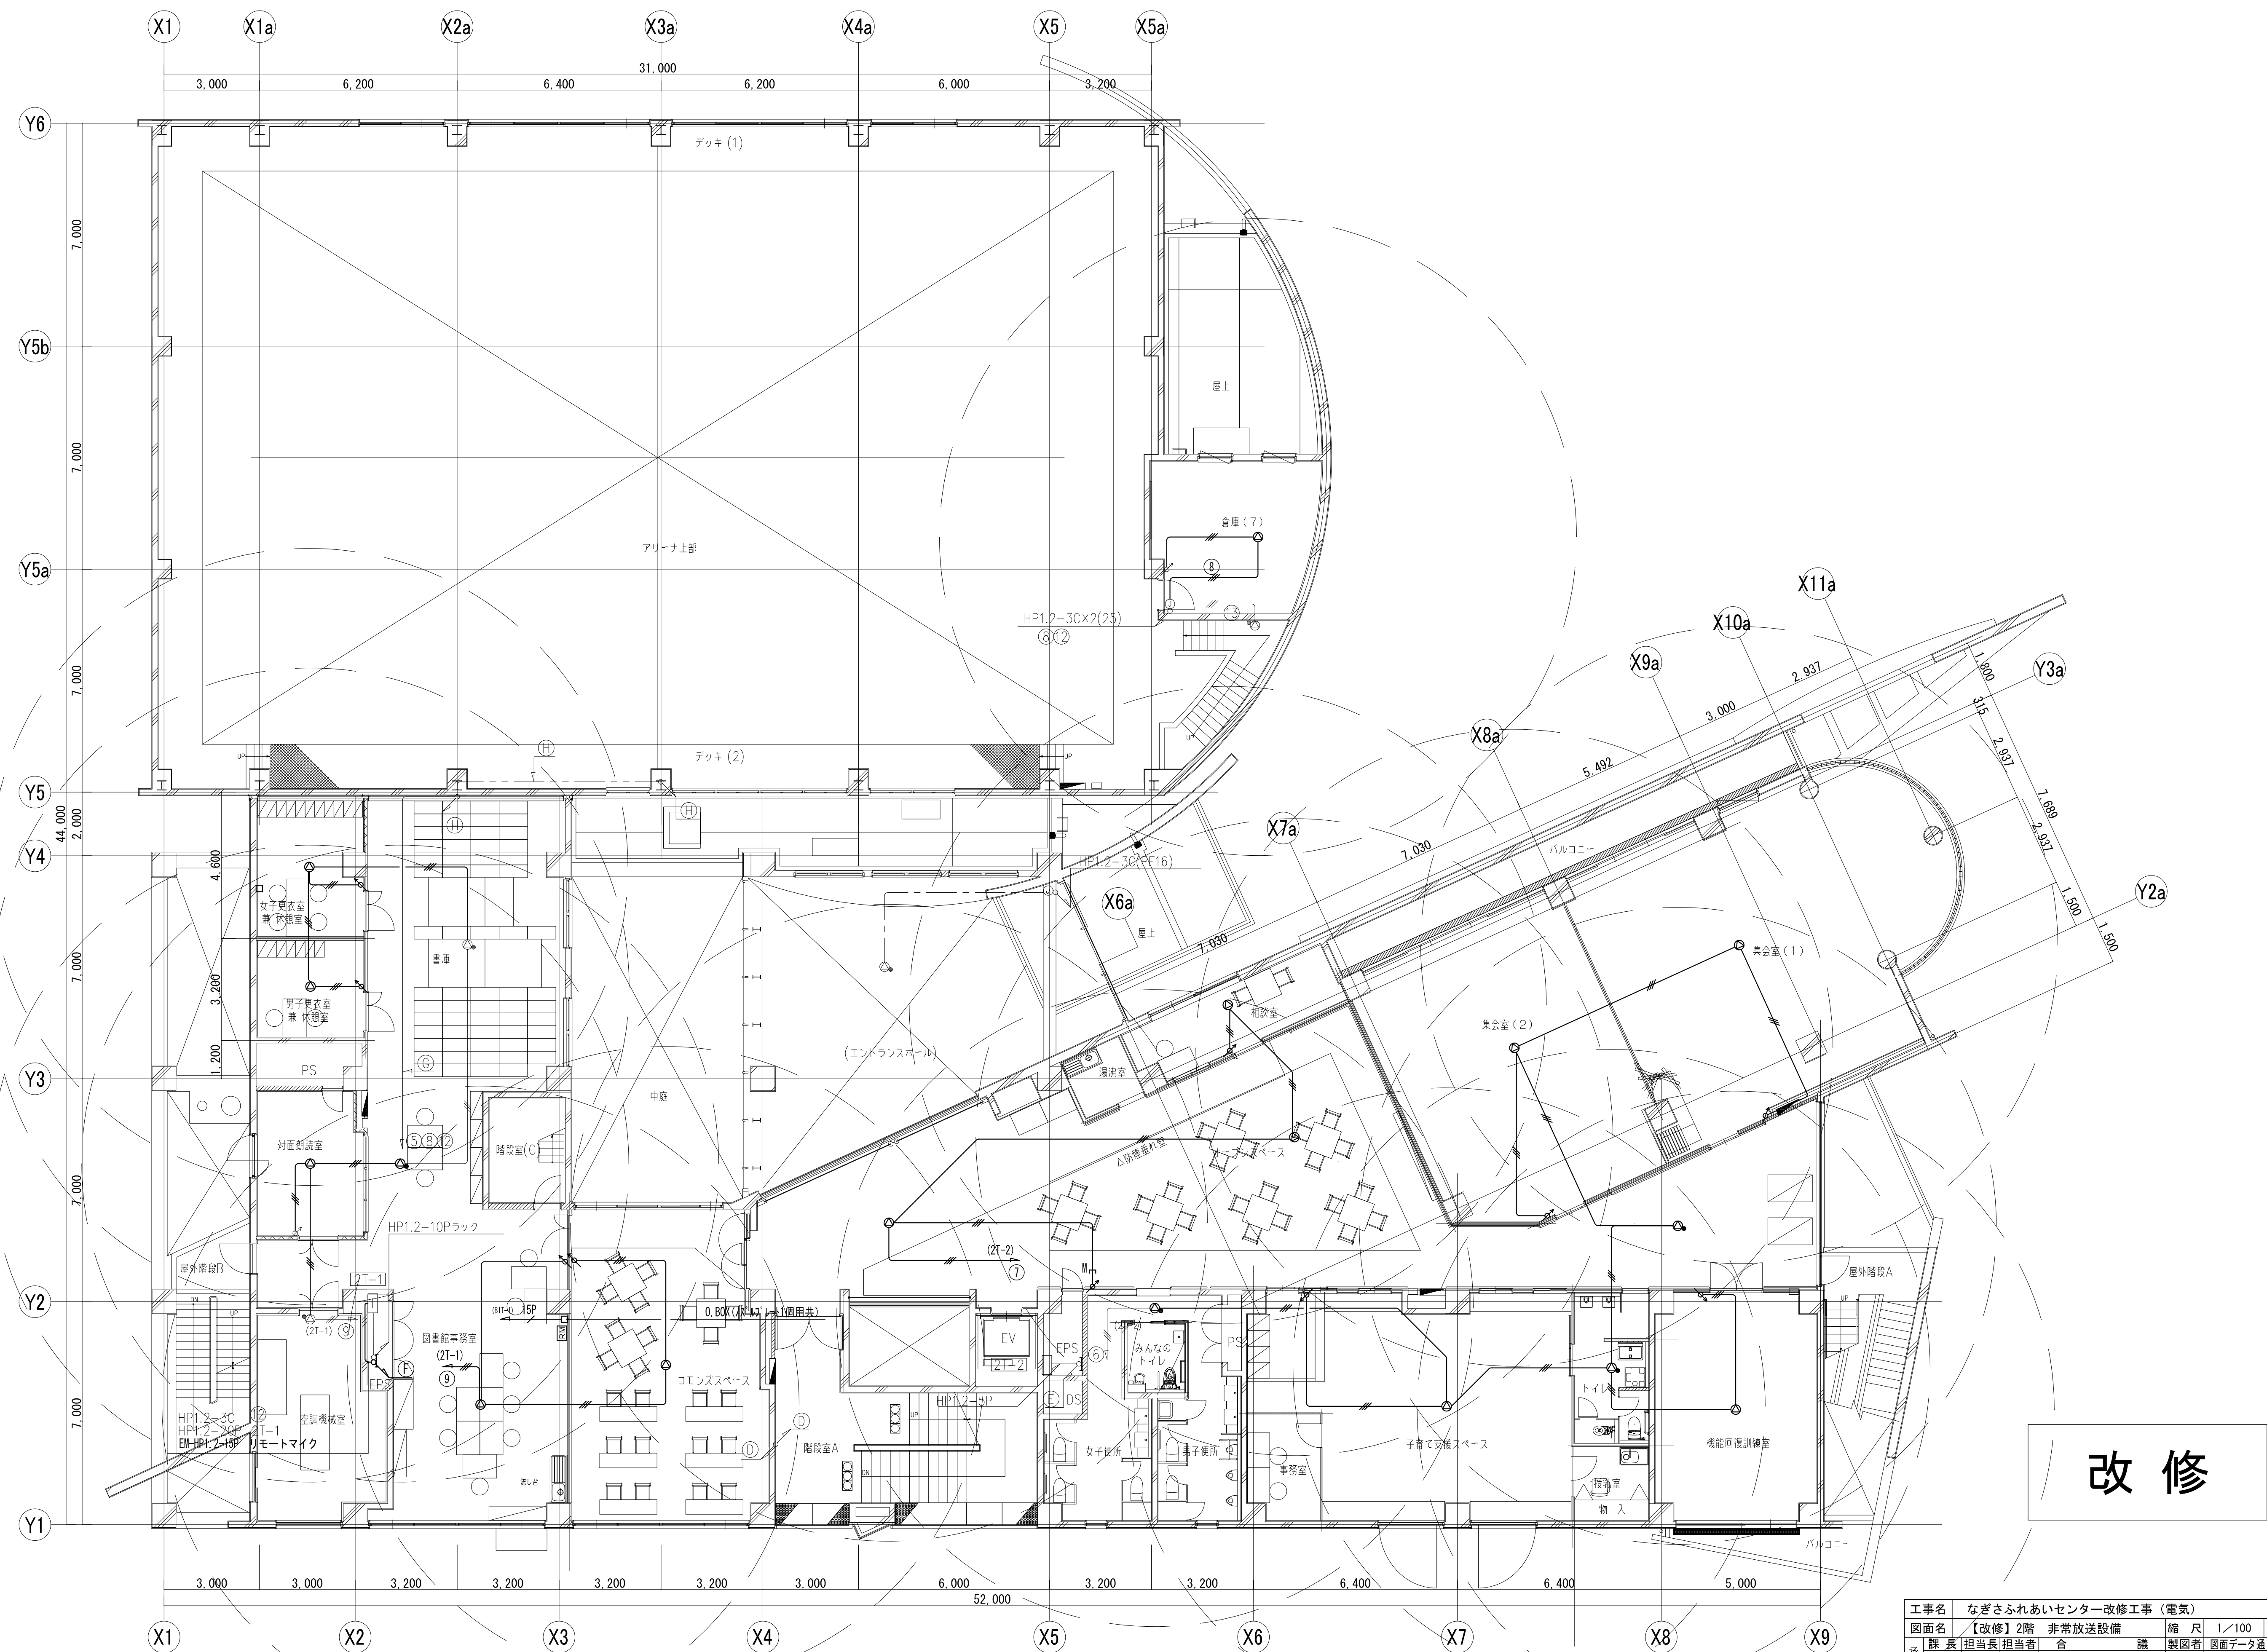


工事名	なぎさふれあいセンター改修工事（電気）				縮尺	1/100	設計年月	R 6. 7
図面名	【改修】2階 非常放送設備				製図者	図面データ通し番号	図面番号	
承認	課長	担当	担当者	合 議				C-067
設計者	(株) 久慈設計 横浜事務所 一級建築士事務所				平塚市 都市整備部 建築住宅課			
設計者	神奈川県知事登録第 18253号							
設計者	一級建築士登録第 221751号 小川 直樹							



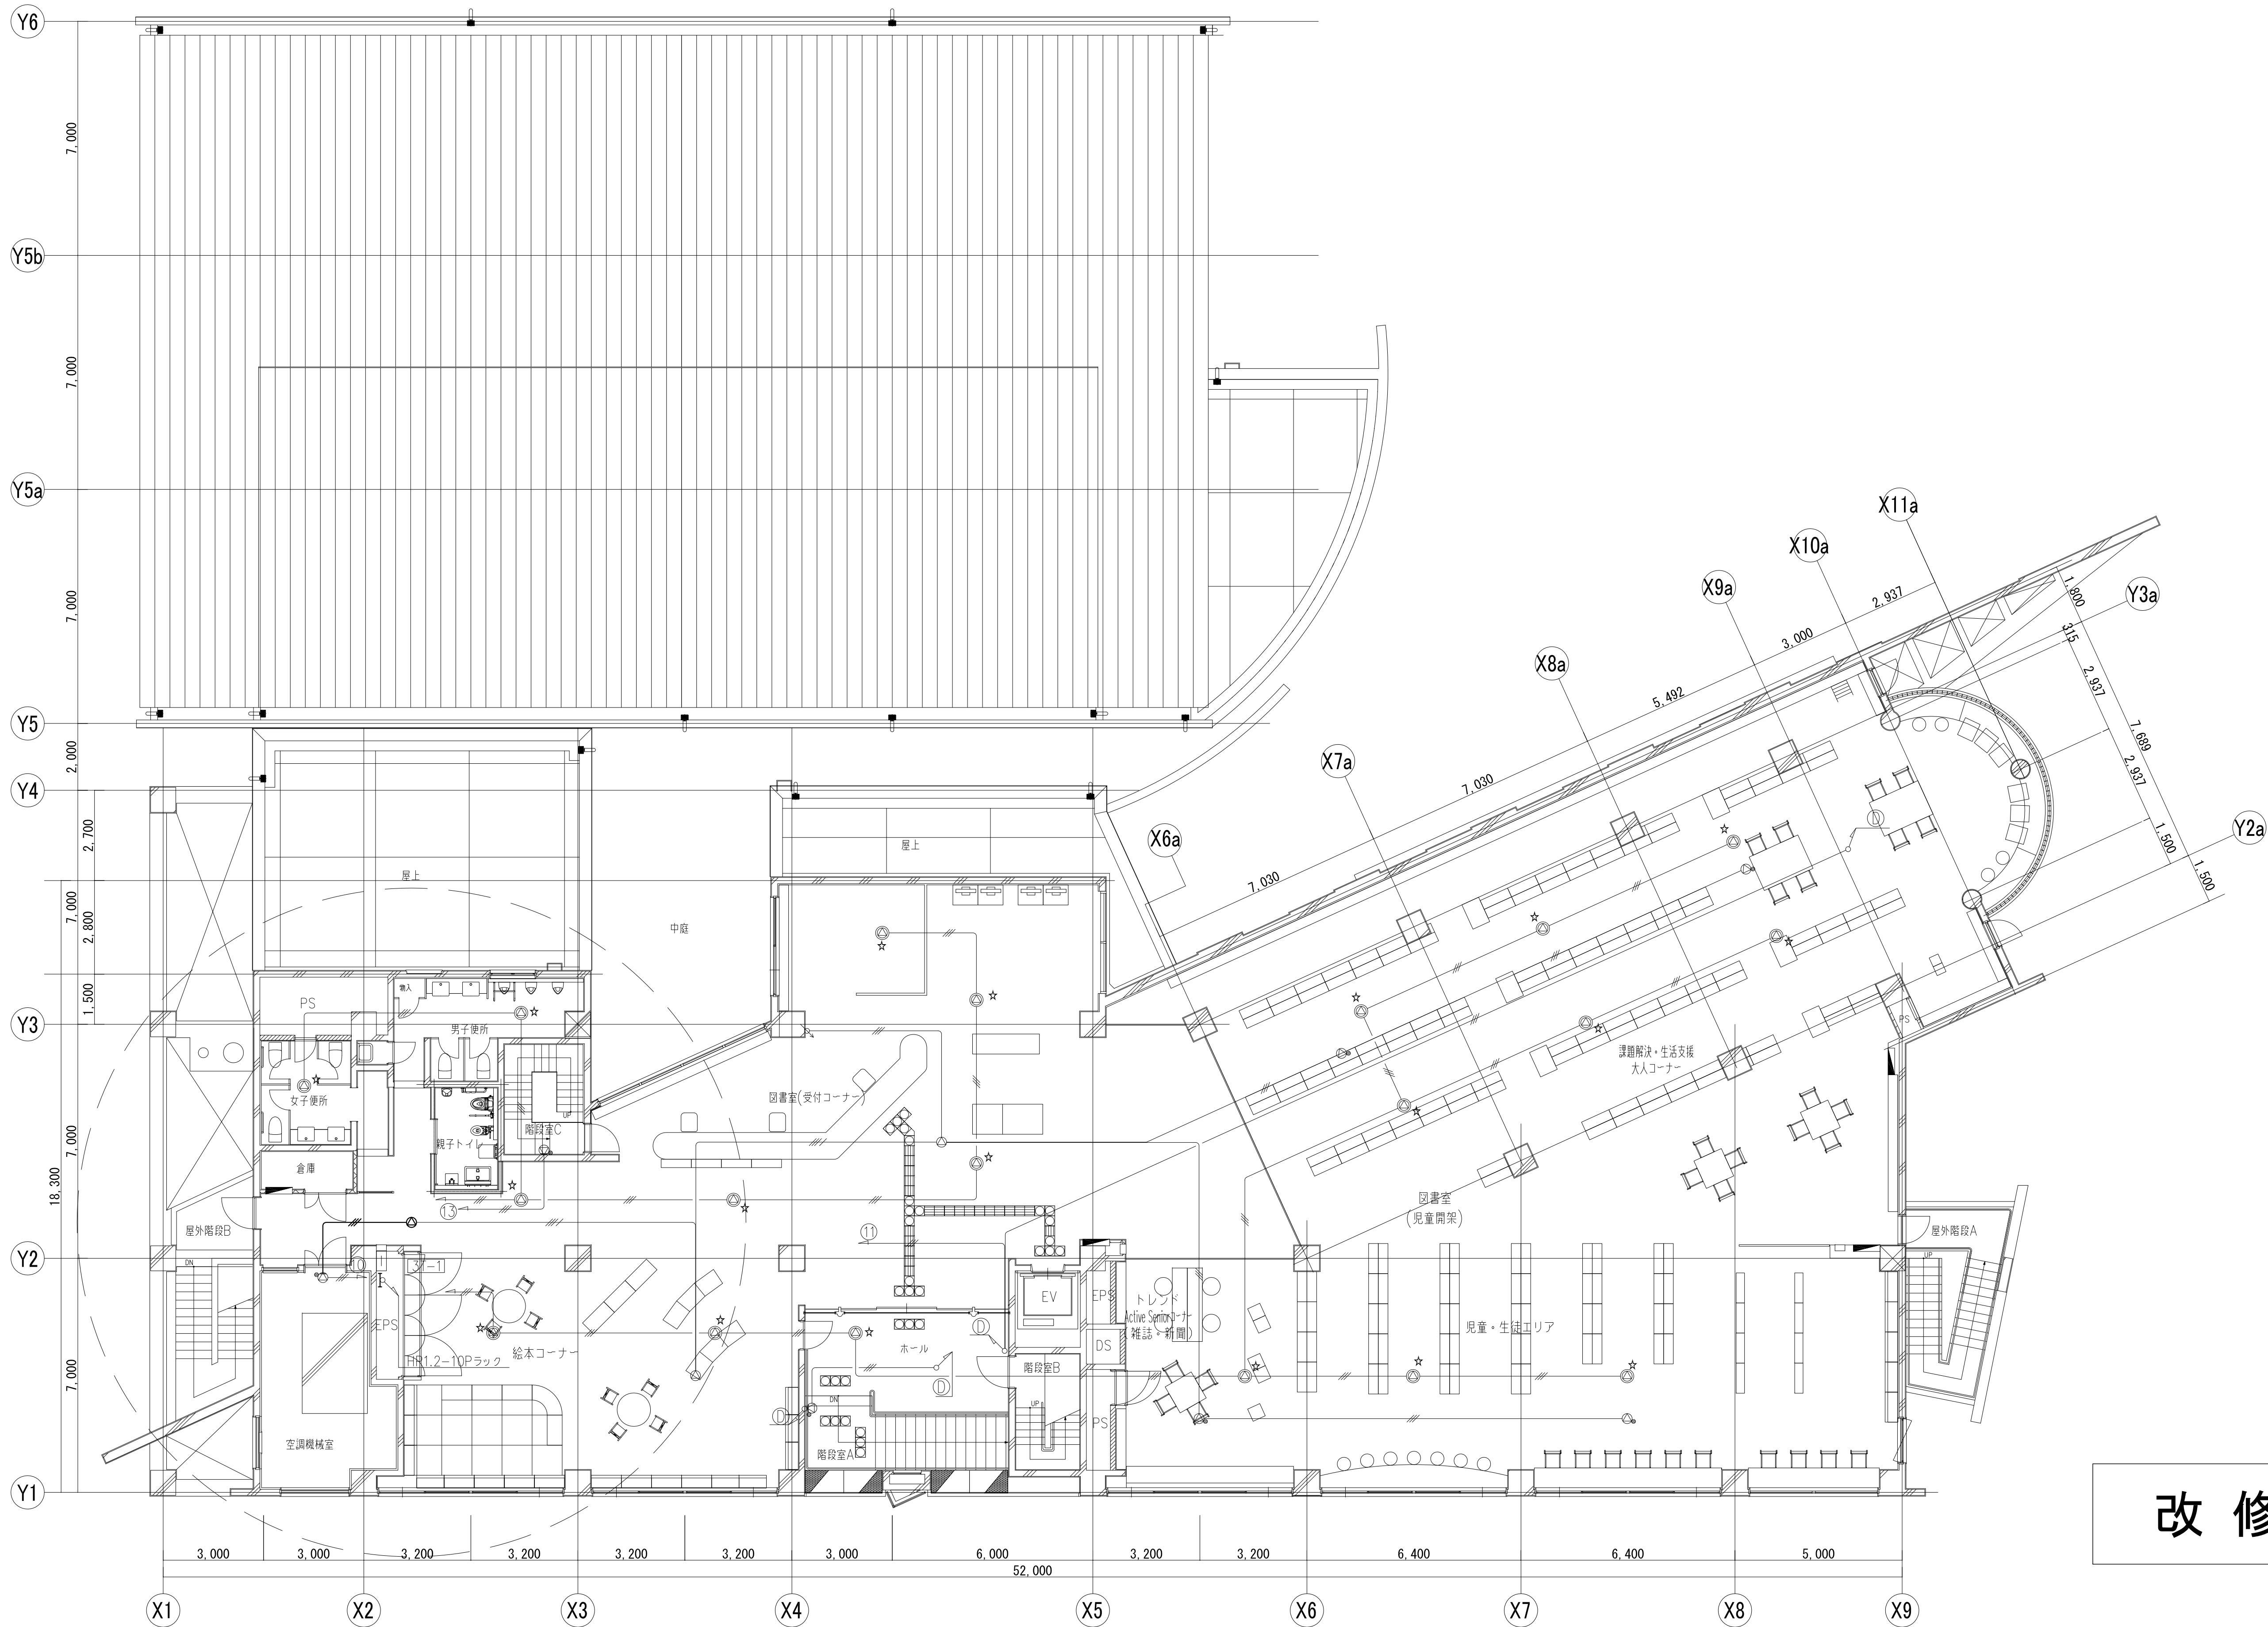


改修

工事名	なぎさふれあいセンター改修工事（電気）				縮尺	1/100	設計年月	R 6. 7
図面名	【改修】3階 非常放送設備				製図者	図面データ通し番号	図面番号	
承認	課長	担当長	担当者	合 議				C-068
設計者	(株) 久慈設計 横浜事務所 一級建築士事務所 神奈川県知事登録第 18253号 一級建築士登録第 221751号 小川 直樹				平塚市 都市整備部 建築住宅課			

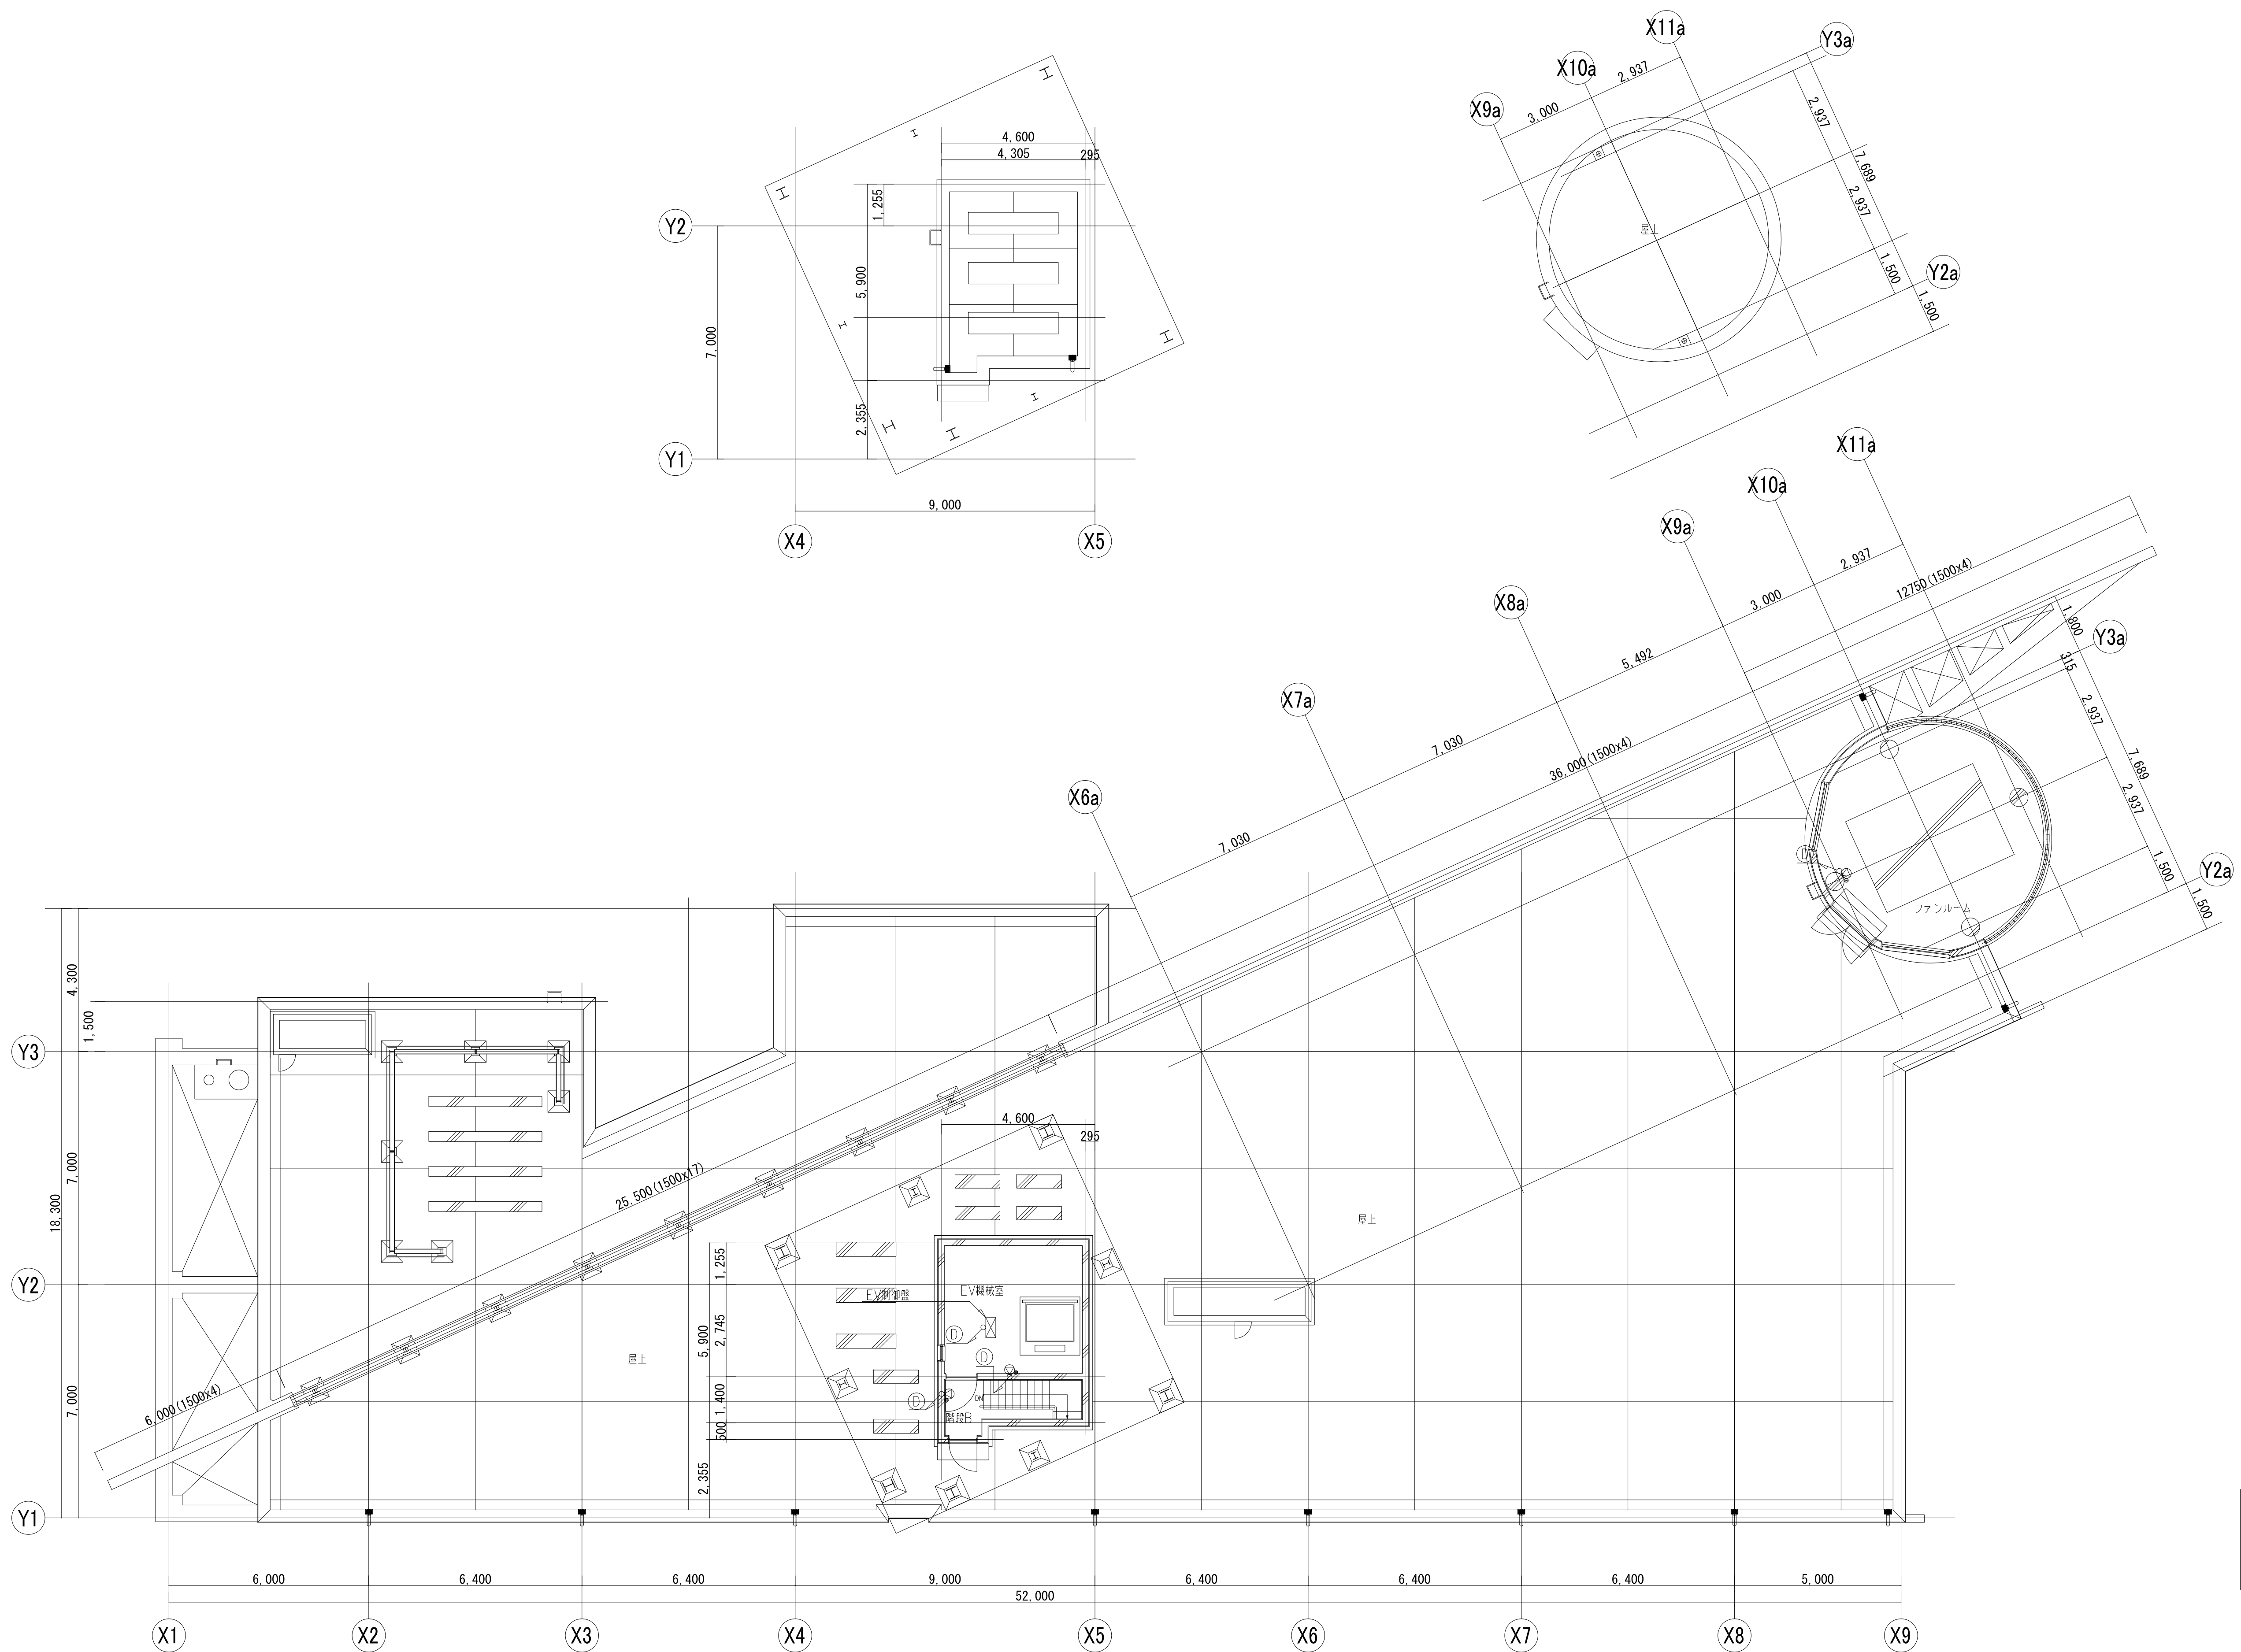

改修

工事名	なぎさふれあいセンター改修工事（電気）				縮 尺	1/100	設計年月	R 6. 7
図面名	【改修】R階 非常放送設備				製図者	図面データ通し番号	図 面 番 号	
承認	課 長	担当長	担当者	合 議				
認								C-069
設計者	(株) 久慈設計 横浜事務所 一級建築士事務所 神奈川県知事登録第 18253号				平塚市 都市整備部 建築住宅課			
設計者	一級建築士登録第 221751号 小川 直樹							


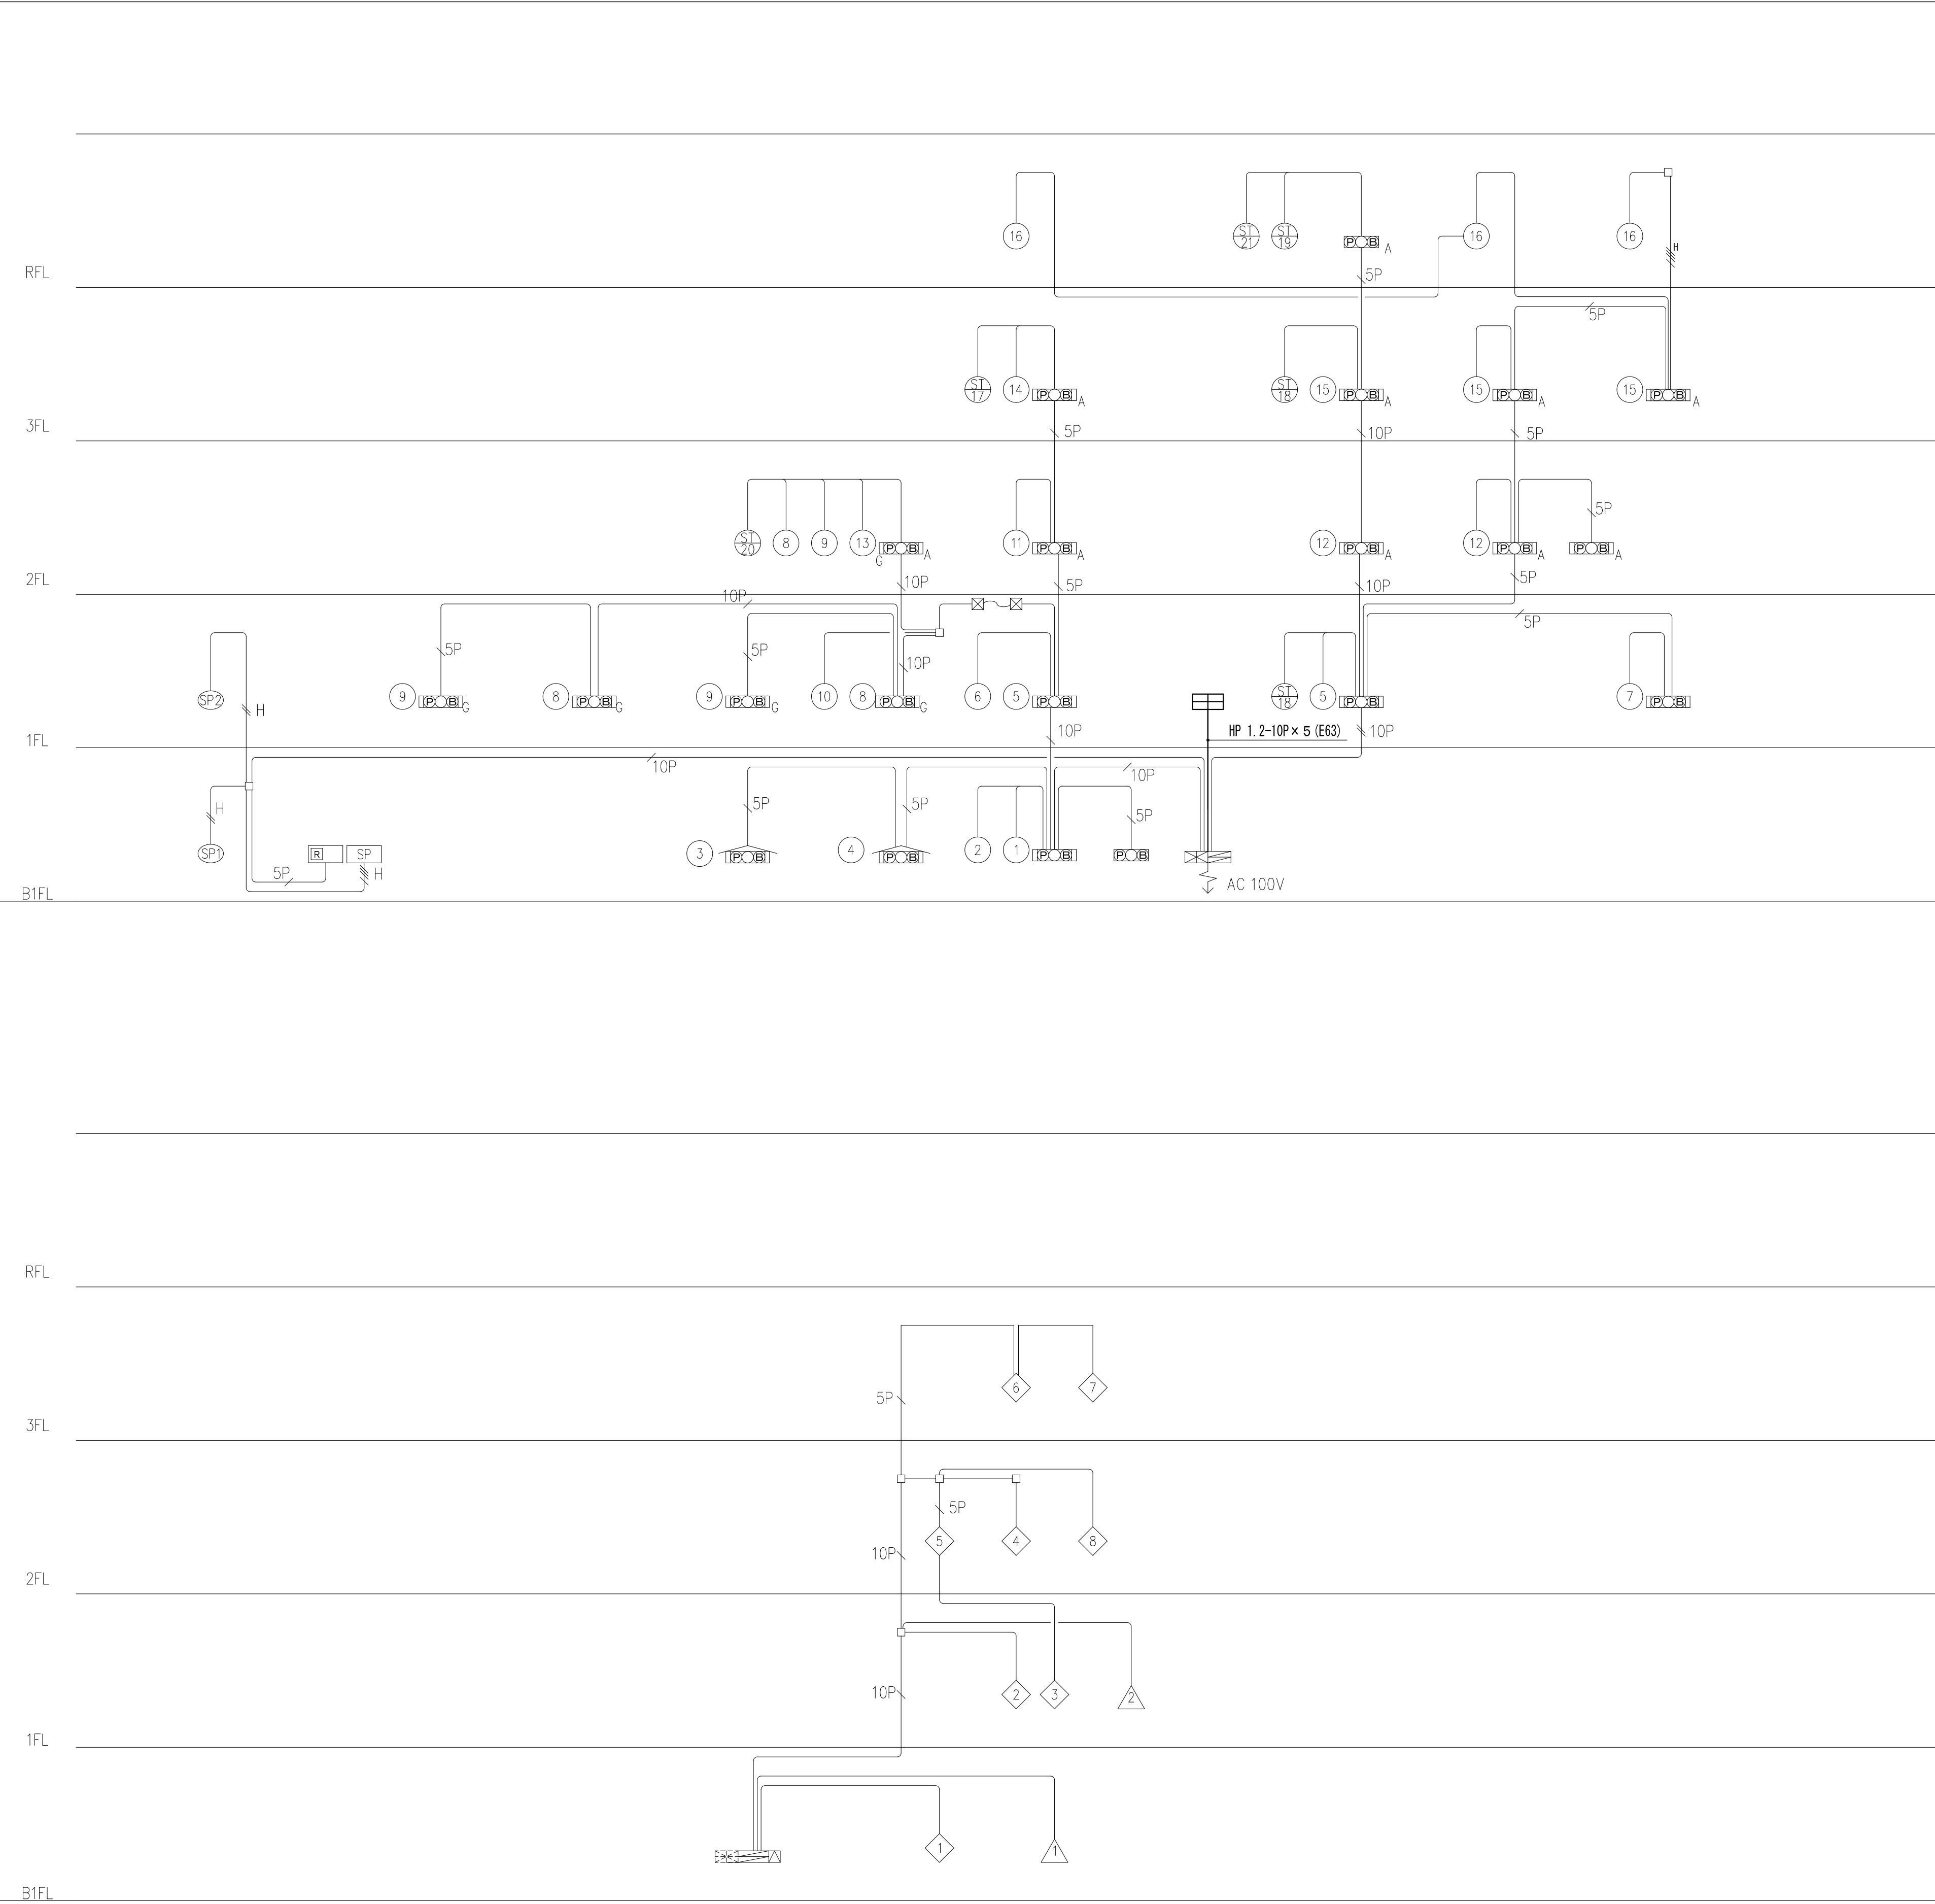


1 受信機は自立型客式とし、表示は下記とする。(既設再使用)		
受信機 GP型1級	50回線(マルチ警報 40L 予備 10L)	
マルチ警報	40回線内訳	
自動火災報知	21回線	
防火連動制御	8回線	
防火戸	2L	
防火シャッター	4L	
防煙垂れ壁	1L	
防火ダンパー	1L	
附属表示	6回線	
スプリングフー放出	3L	
ポンプ起動	1L	
呼水増減水	1L	
消火栓放水増減水	1L	
予備	5回線	
ガス漏れ受信機	10回線	
予備	8回線	
2 連動機器制御装置		
防火戸、防火シャッター	専用感知器連動	
防煙垂れ壁	専用感知器連動	
3 副表示機は壁掛型形式とし、表示は下記とする。(新設)		
火災報知器設備	25回線	
防火・防煙設備	10回線	
附属表示	10回線	
ガス漏れ	10回線	
4 器機に、Gを付記したものは、プロテクター付とする。		
5 非常放送設備連動用として複合盤より移行とする。		
・階段火災信号 5回線		
・火災確認信号 1回線		
6 特記なき配管設備は下記とする。		
—//—	AE0.9-2C	(PF16)
—//H—	HP1.2-3C	(PF16)
—//SP—	HP1.2-5P	(PF22)
—//H—	AE0.9-4C	(PF16)
—//H—	HP1.2-5C	(PF16)
—//10P—	HP1.2-10P	(PF28)
—//10P—	HP1.2-10P	(PF28)×2
—//H—	EM-AE0.9-2C	天井内コロガシ
—//H—	EM-AE0.9-4C	天井内コロガシ
—//H—	EM-HP1.2-3C	天井内コロガシ
—//H—	EM-HP1.2-5C	天井内コロガシ
—//SP—	EM-HP1.2-5P	天井内コロガシ
特記事項		
凡例なき立下り立上り既存配管で保護の事。		
尚、改修する壁はPF管で保護の事。		
—コ—	立下り電線管とする。	
—JM—	立下り第一種金属線びとする。	
—//—	防火区画貫通処理 φ100 新り工事・鉄筋探索共	
114条区画・壁穴区画・水平区画は国土交通大臣認定工法により貫通処理行う事。		
注1、太線で示す機器、配管配線は新設を示し、細線で示す機器、配管配線は既設を示す。		

凡		例	
記号	名	備	考
	複合盤	註記参照	
	副表示機器	註記参照	
	機器収容箱	消火栓組込型	埋込型
	機器収容箱	消火栓組込防滴型	埋込型
	機器収容箱	補助取水栓組込型	露出型
	機器収容箱	補助取水栓組込型	埋込型
	機器収容箱	補助取水栓組込防滴型	埋込型
	表示灯	AC24V 0.5W LED	
	表示灯	AC24V 0.5W LED 防滴型	
	発信機	P型1級	
	警報ベル	P型1級	
	警報ベル	P型1級	
	光電式分離型感知器	2種 送光部	
	光電式分離型感知器	2種 受光部	
	中継器	光電式分離型感知器(試験器)	
	光電式スポット型感知器	2種 露出型	
	光電式スポット型感知器	2種 壁付用点検ボックス付	
	作動式スポット型感知器	2種	
	定温型スポット型感知器	特種	60°
	定温型スポット型感知器	特種	防水型 60°
	定温型スポット型感知器	1種	70°
	定温型スポット型感知器	1種	70°
	終端器		
	光電式スポット型感知器	3種 露出型	防排煙連動用
	自動閉鎖装置	防火戸用 フラッシュ	
	自動閉鎖装置	防火シャッター用	(建築工事)
	圧電ブザー	防火シャッター降下警報用	
	自動降下装置	防煙たれ壁用	(建築工事)
	スプリングフー自動警報弁		(機械設備工事)
	配管配線	天井いんべい	
	配管配線	立上がり・引下げ	
	リモットボックス		
	ブルボックス		
	ハンドホール		
	警戒区域境界線		
	警戒区域番号	自火報	
	制御番号	防火戸・防火シャッター・防煙たれ壁用	
	表示番号	スプリングフー	
	移報器	消火栓ポンプ始動用 2A	
	光電式スポット型感知器	移報器 2A内蔵	
	光電式スポット型感知器		(機械設備工事)
	ガス漏れ検知器		
	中継器		
	警戒区域番号	ガス漏れ用	


改修

工事名	なぎさふれあいセンター改修工事 (電気)						
図面名	【改修】自動火災報知設備		系統図	縮尺	NO SCALE	設計年月	R 6. 7
承認	課長	担当長	担当者	合議	製図者	図面データ通し番号	図面番号
							C-070
設計者	(株) 久慈設計 横浜事務所 一級建築士事務所 神奈川県知事登録第 18253号				平塚市 都市整備部 建築住宅課		
施工者	一級建築士登録第 221751号 小川 直樹						

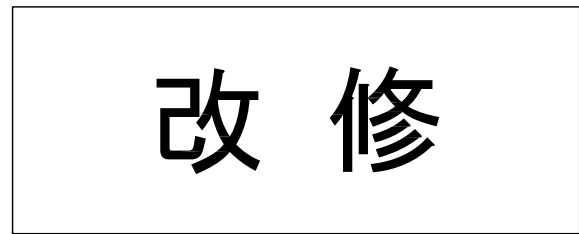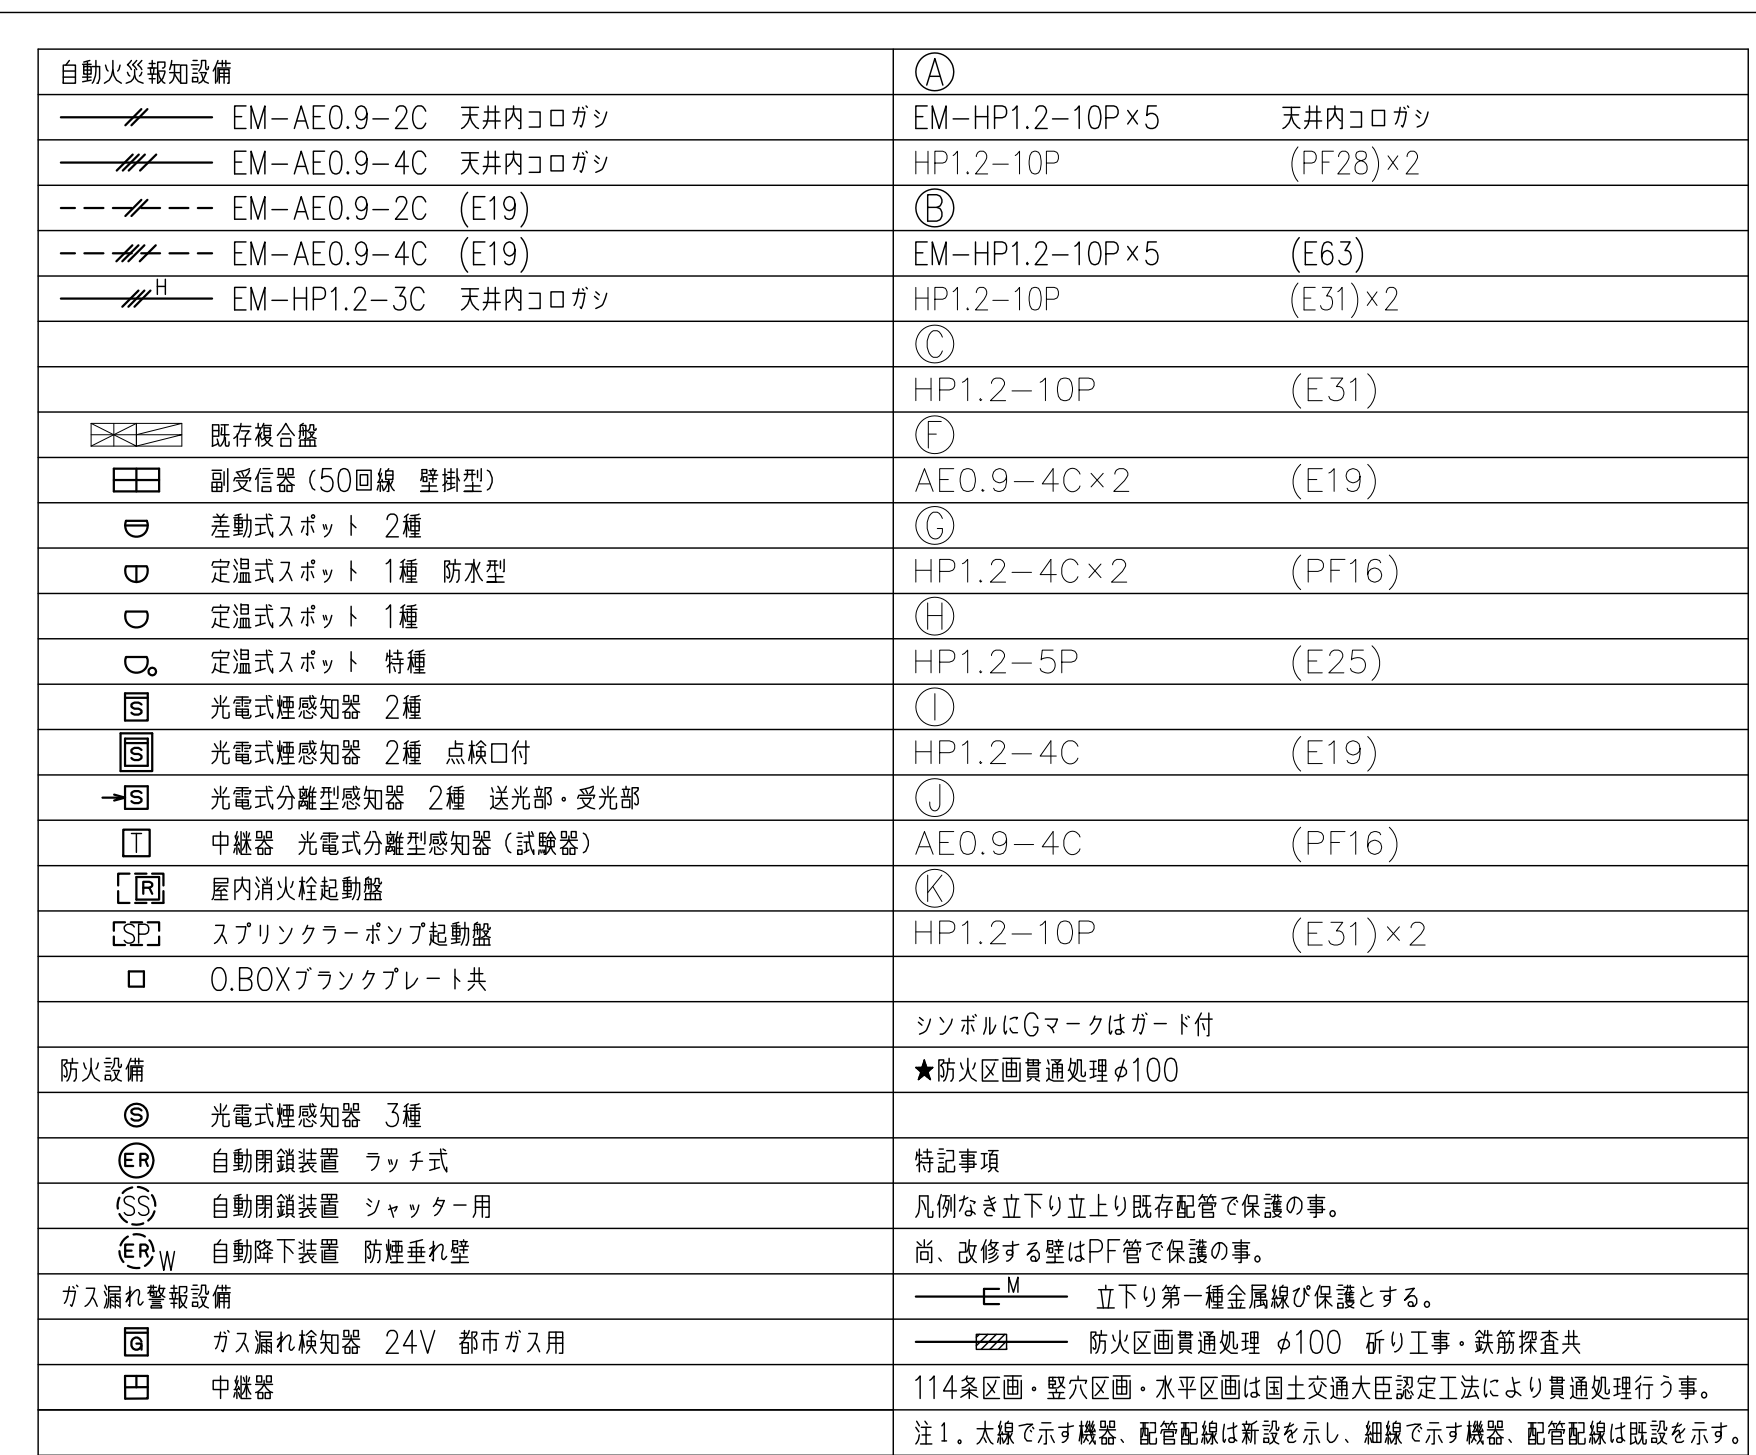


工事名	なぎさふれあいセンター改修工事（電気）						
図面名	【改修】地下1階 自動火災報知設備 縮 尺 1/100 設計年月 R.6.7						
承認	課長	担当長	担当者	合	議	製図者	図面下字渡し番号 図 面 番 号
認							C-071
関係会社 代表者 印	（株）久慈設計 横浜事務所 一級建築士事務所 神奈川県川崎市高津区森下 1423-34 一級建築士登録第 221751号 小川 直樹						平塚市 都市整備部 建築住宅課



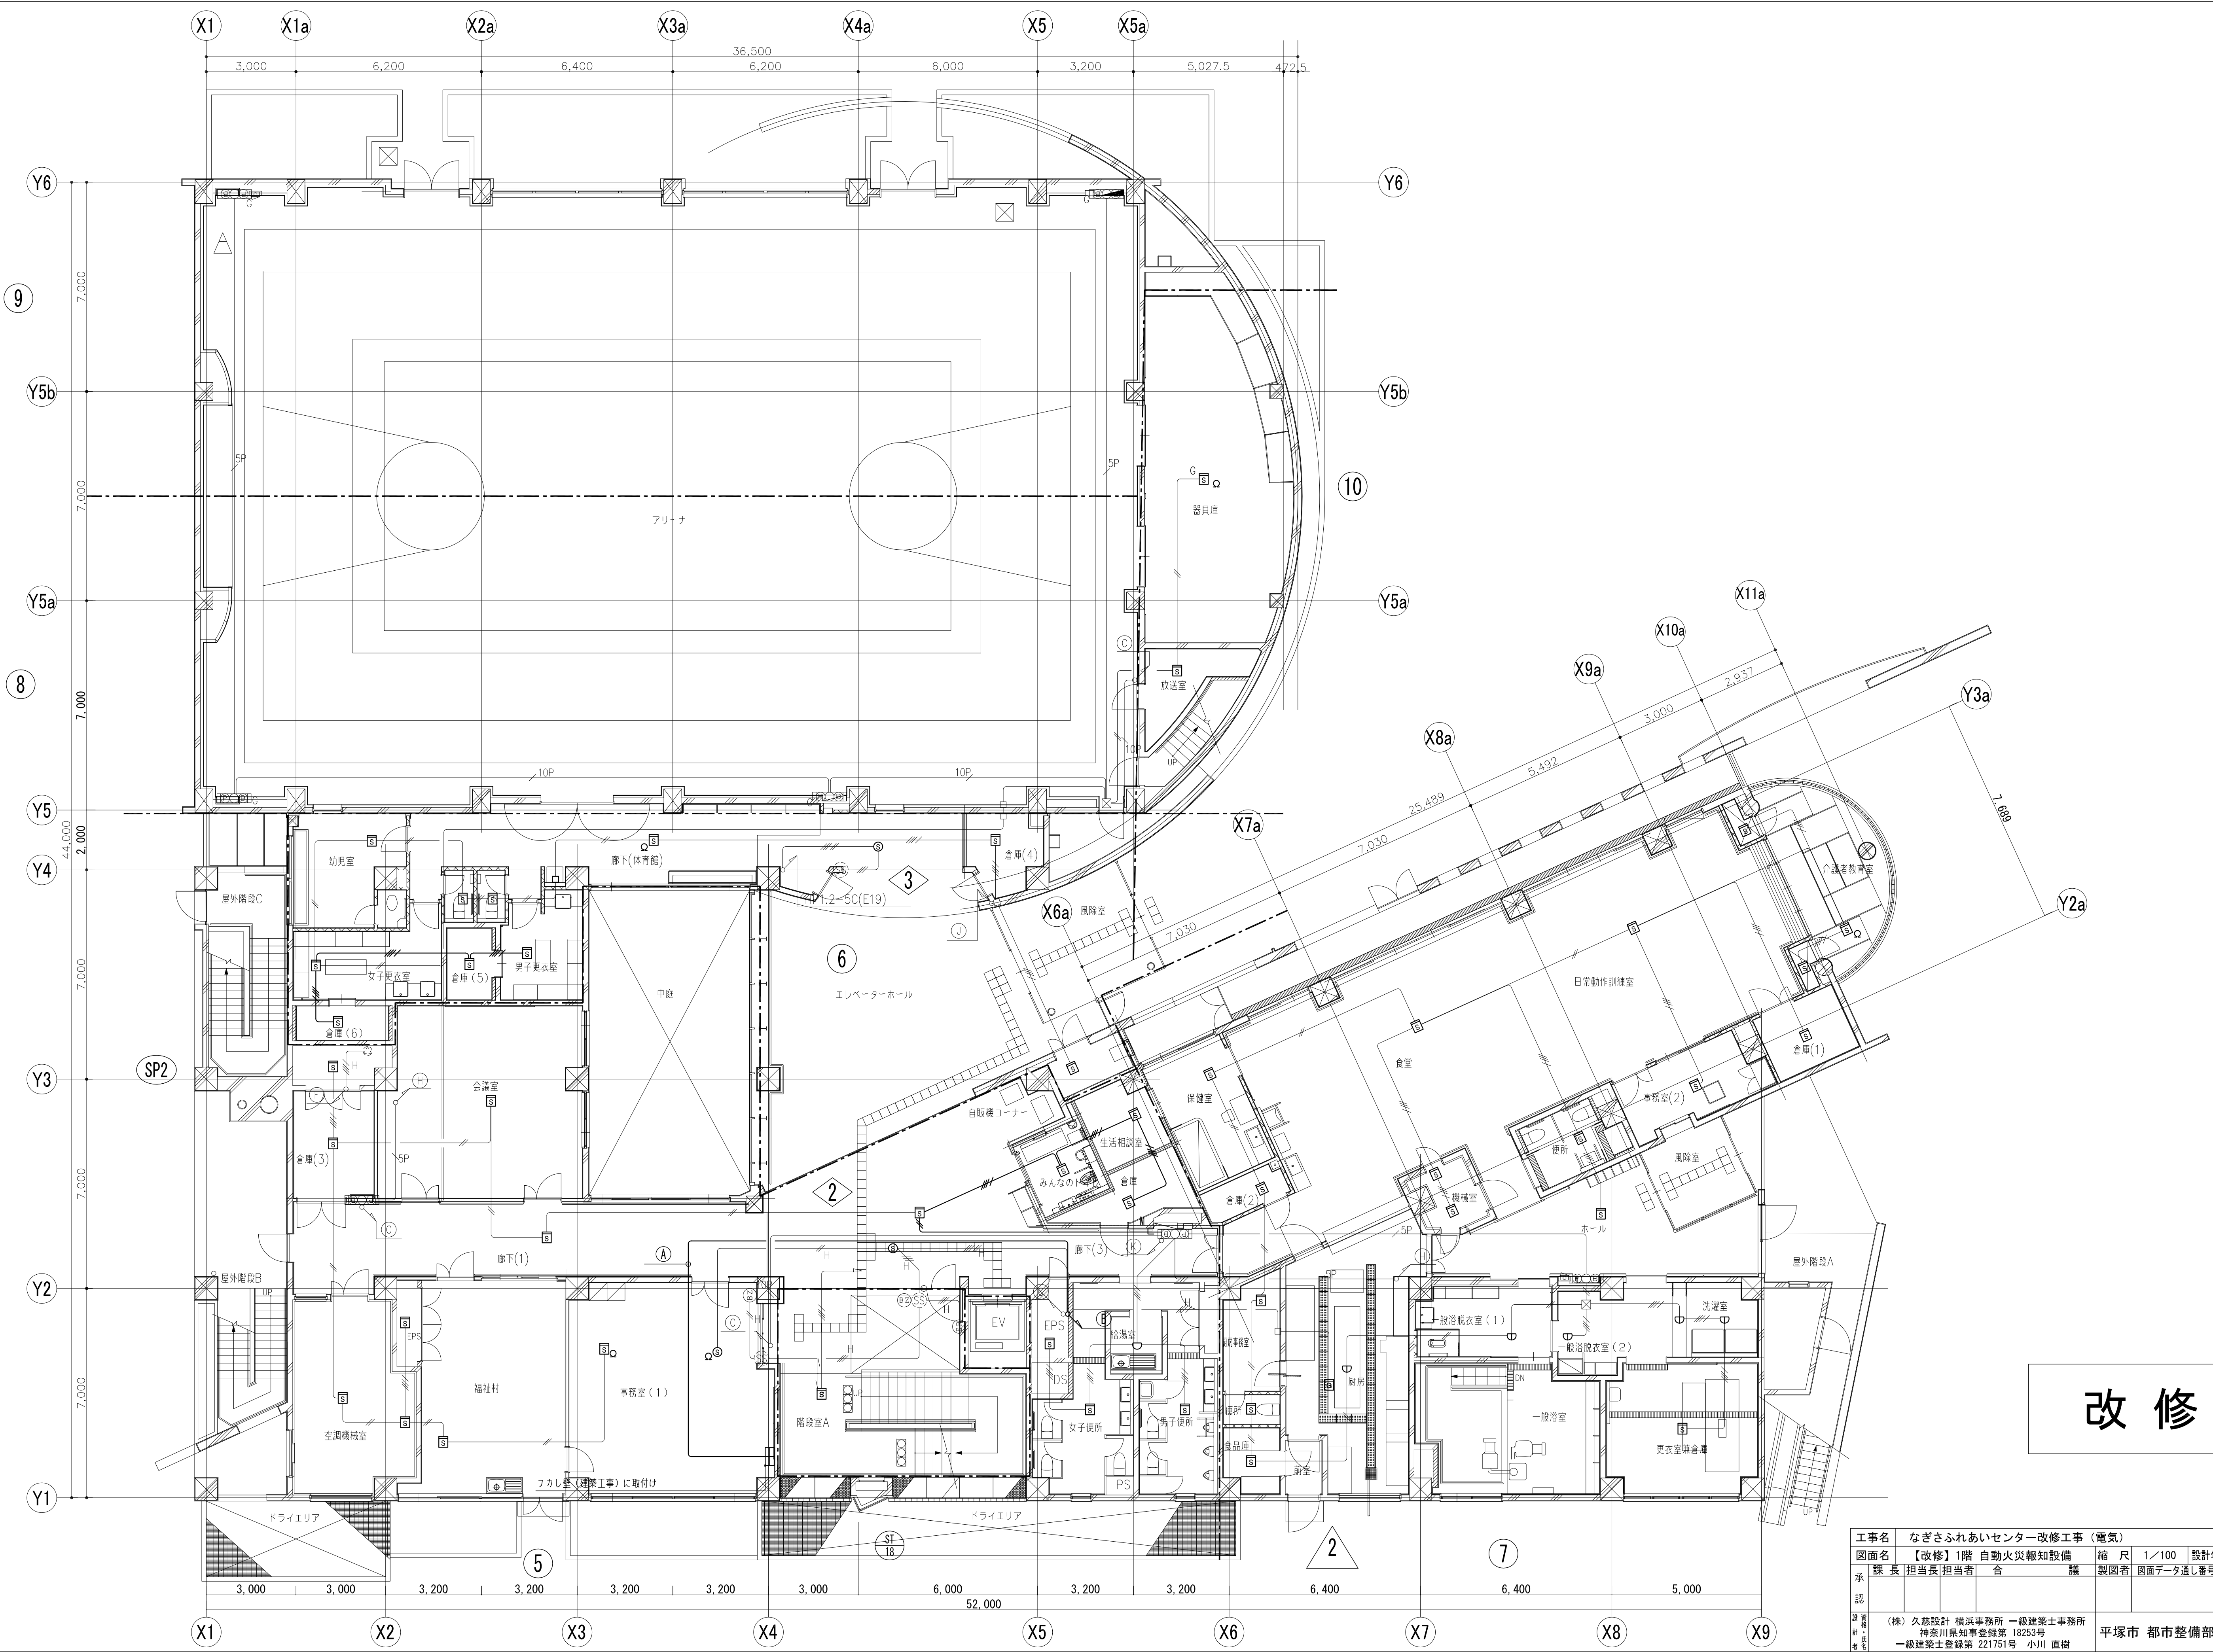


工事名	なぎさふれあいセンター改修工事（電気）				縮尺	1/100	設計年月	R 6. 7
図面名	【改修】1階 自動火災報知設備				製図者	合 議	図面データ通し番号	図面番号
承認								C-072
設計者	(株) 久慈設計 横浜事務所 一級建築士事務所 神奈川県知事登録第 18253号 一級建築士登録第 221751号 小川 直樹				平塚市 都市整備部 建築住宅課			



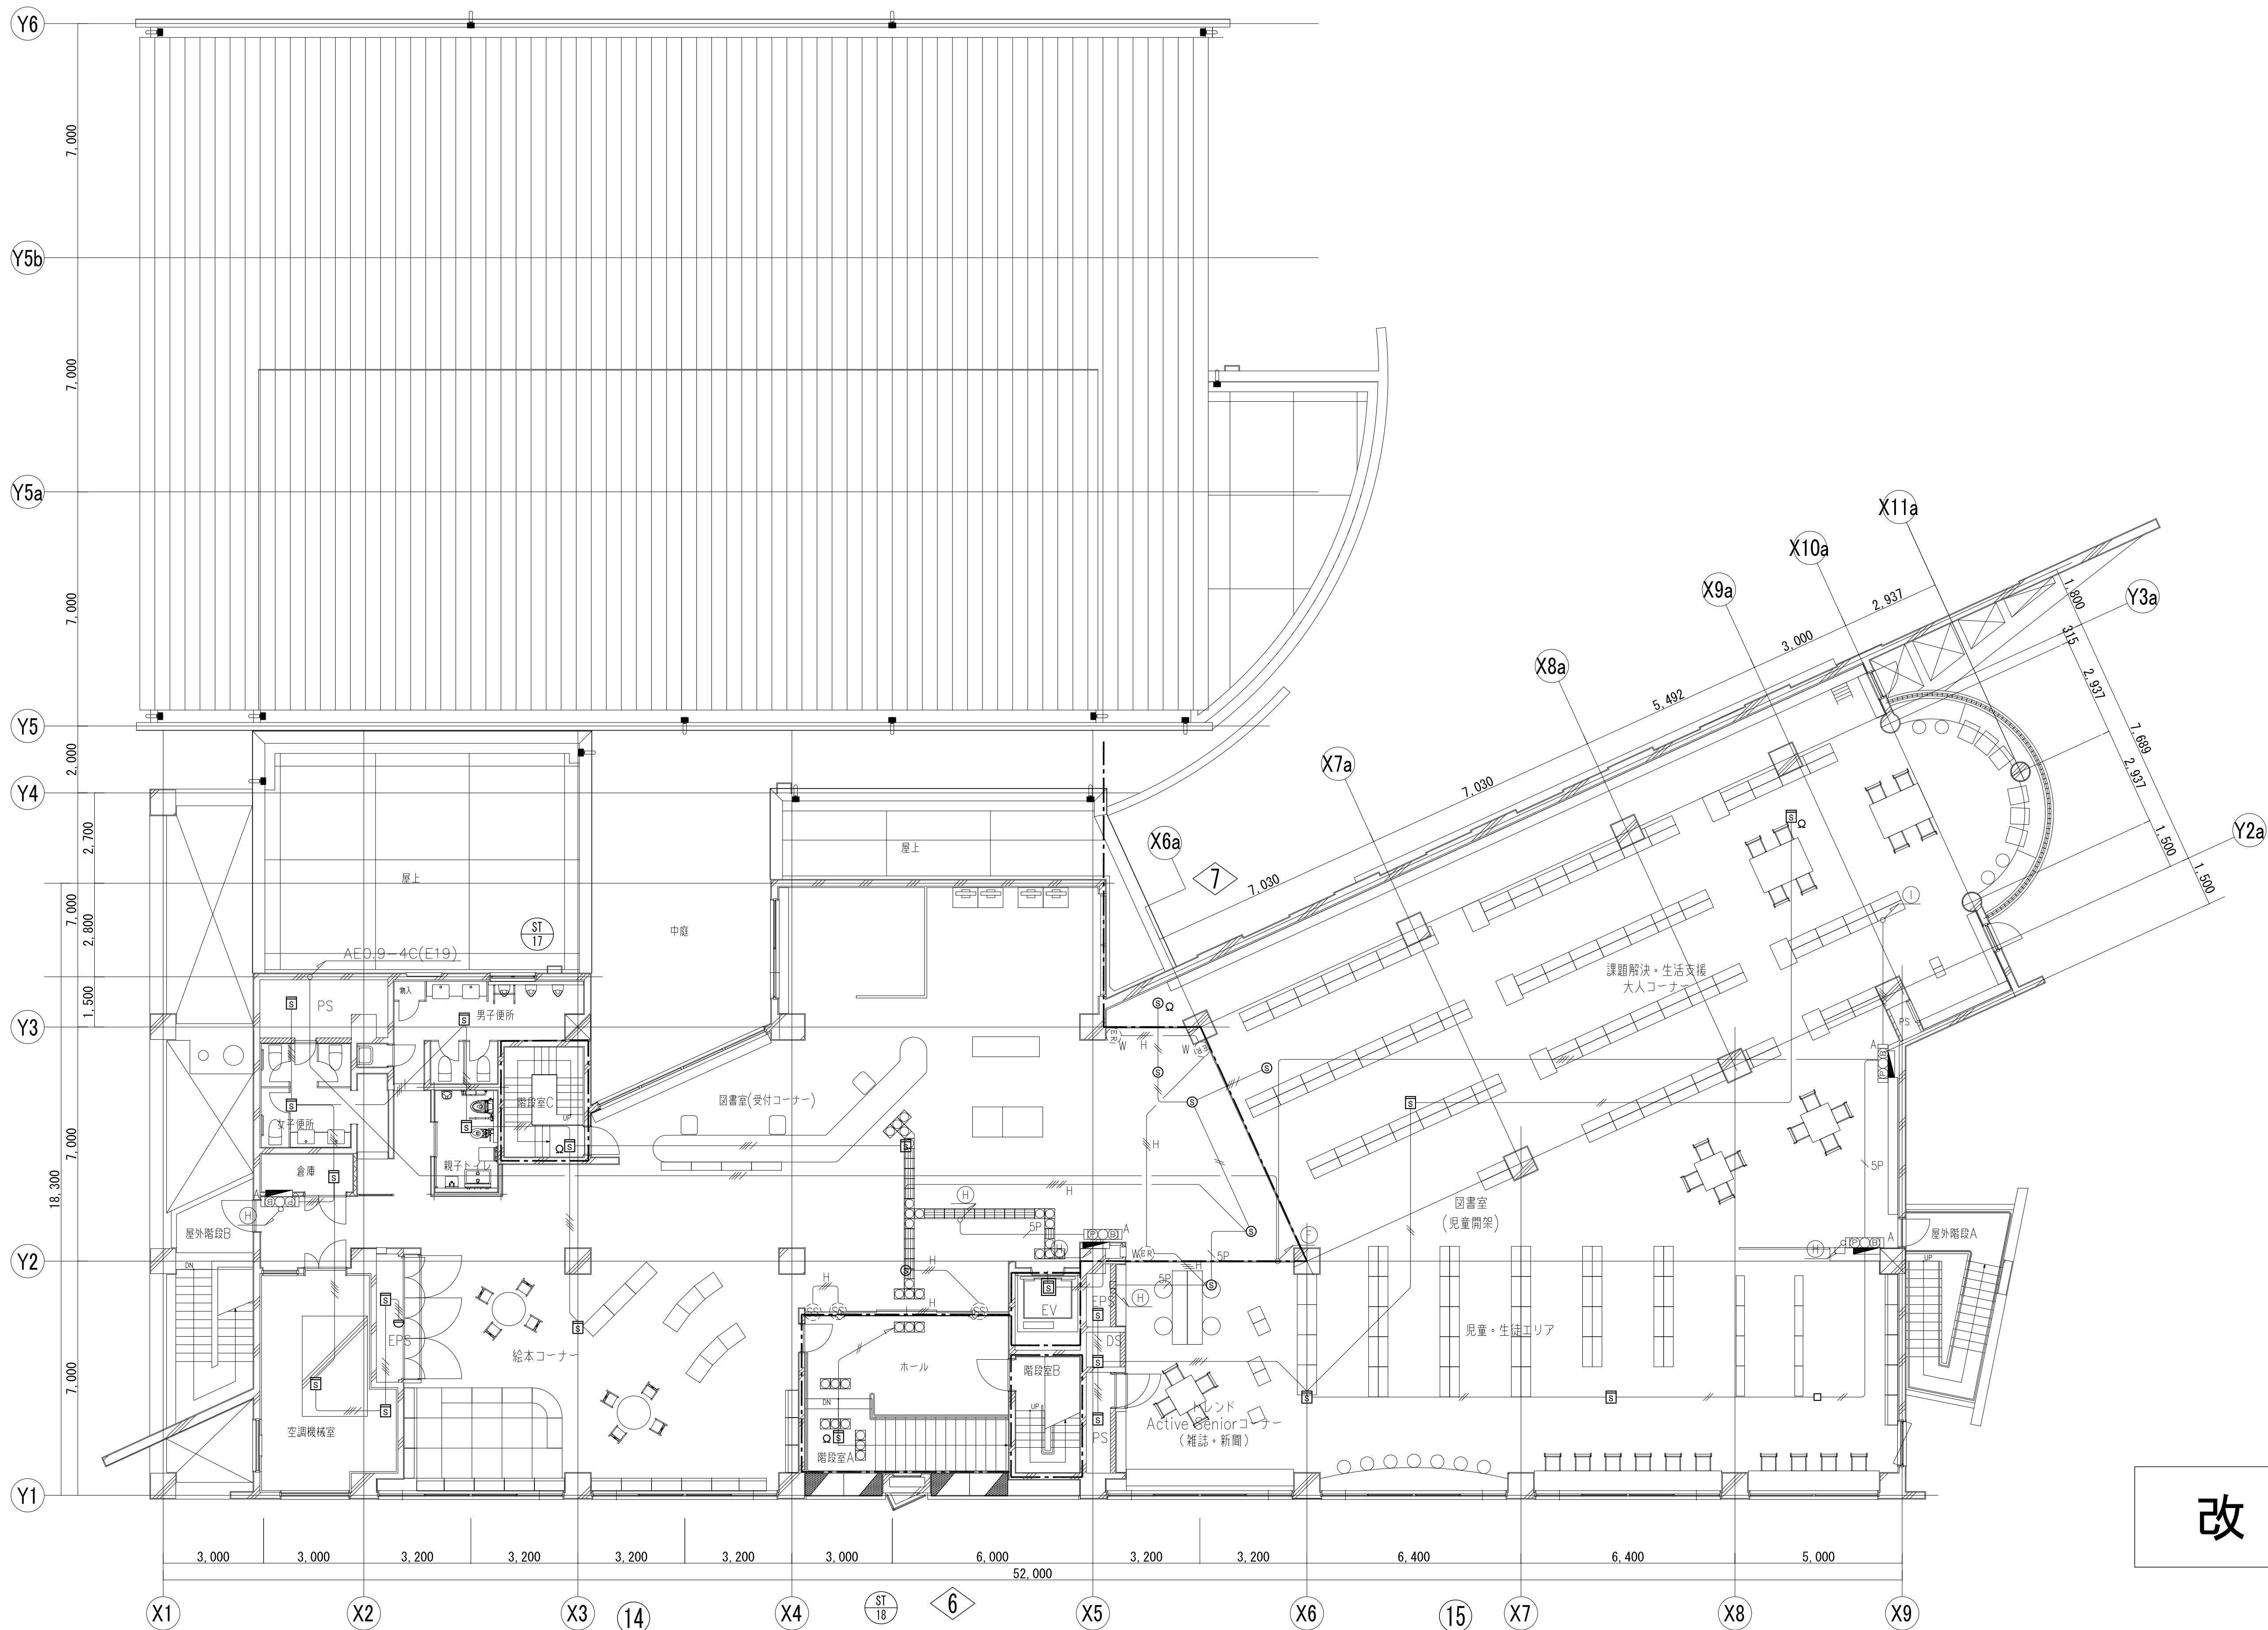

工事名	なぎさふれあいセンター改修工事（電気）				縮尺	1/100	設計年月	R 6. 7
図面名	【改修】3階 自動火災報知設備				製図者	図面データ通し番号	図面番号	
承認	課長	担当長	担当者	合議				C-074
設計者	(株) 久慈設計 横浜事務所 一級建築士事務所 神奈川県知事登録第 18253号 一級建築士登録第 221751号 小川 直樹				平塚市 都市整備部 建築住宅課			

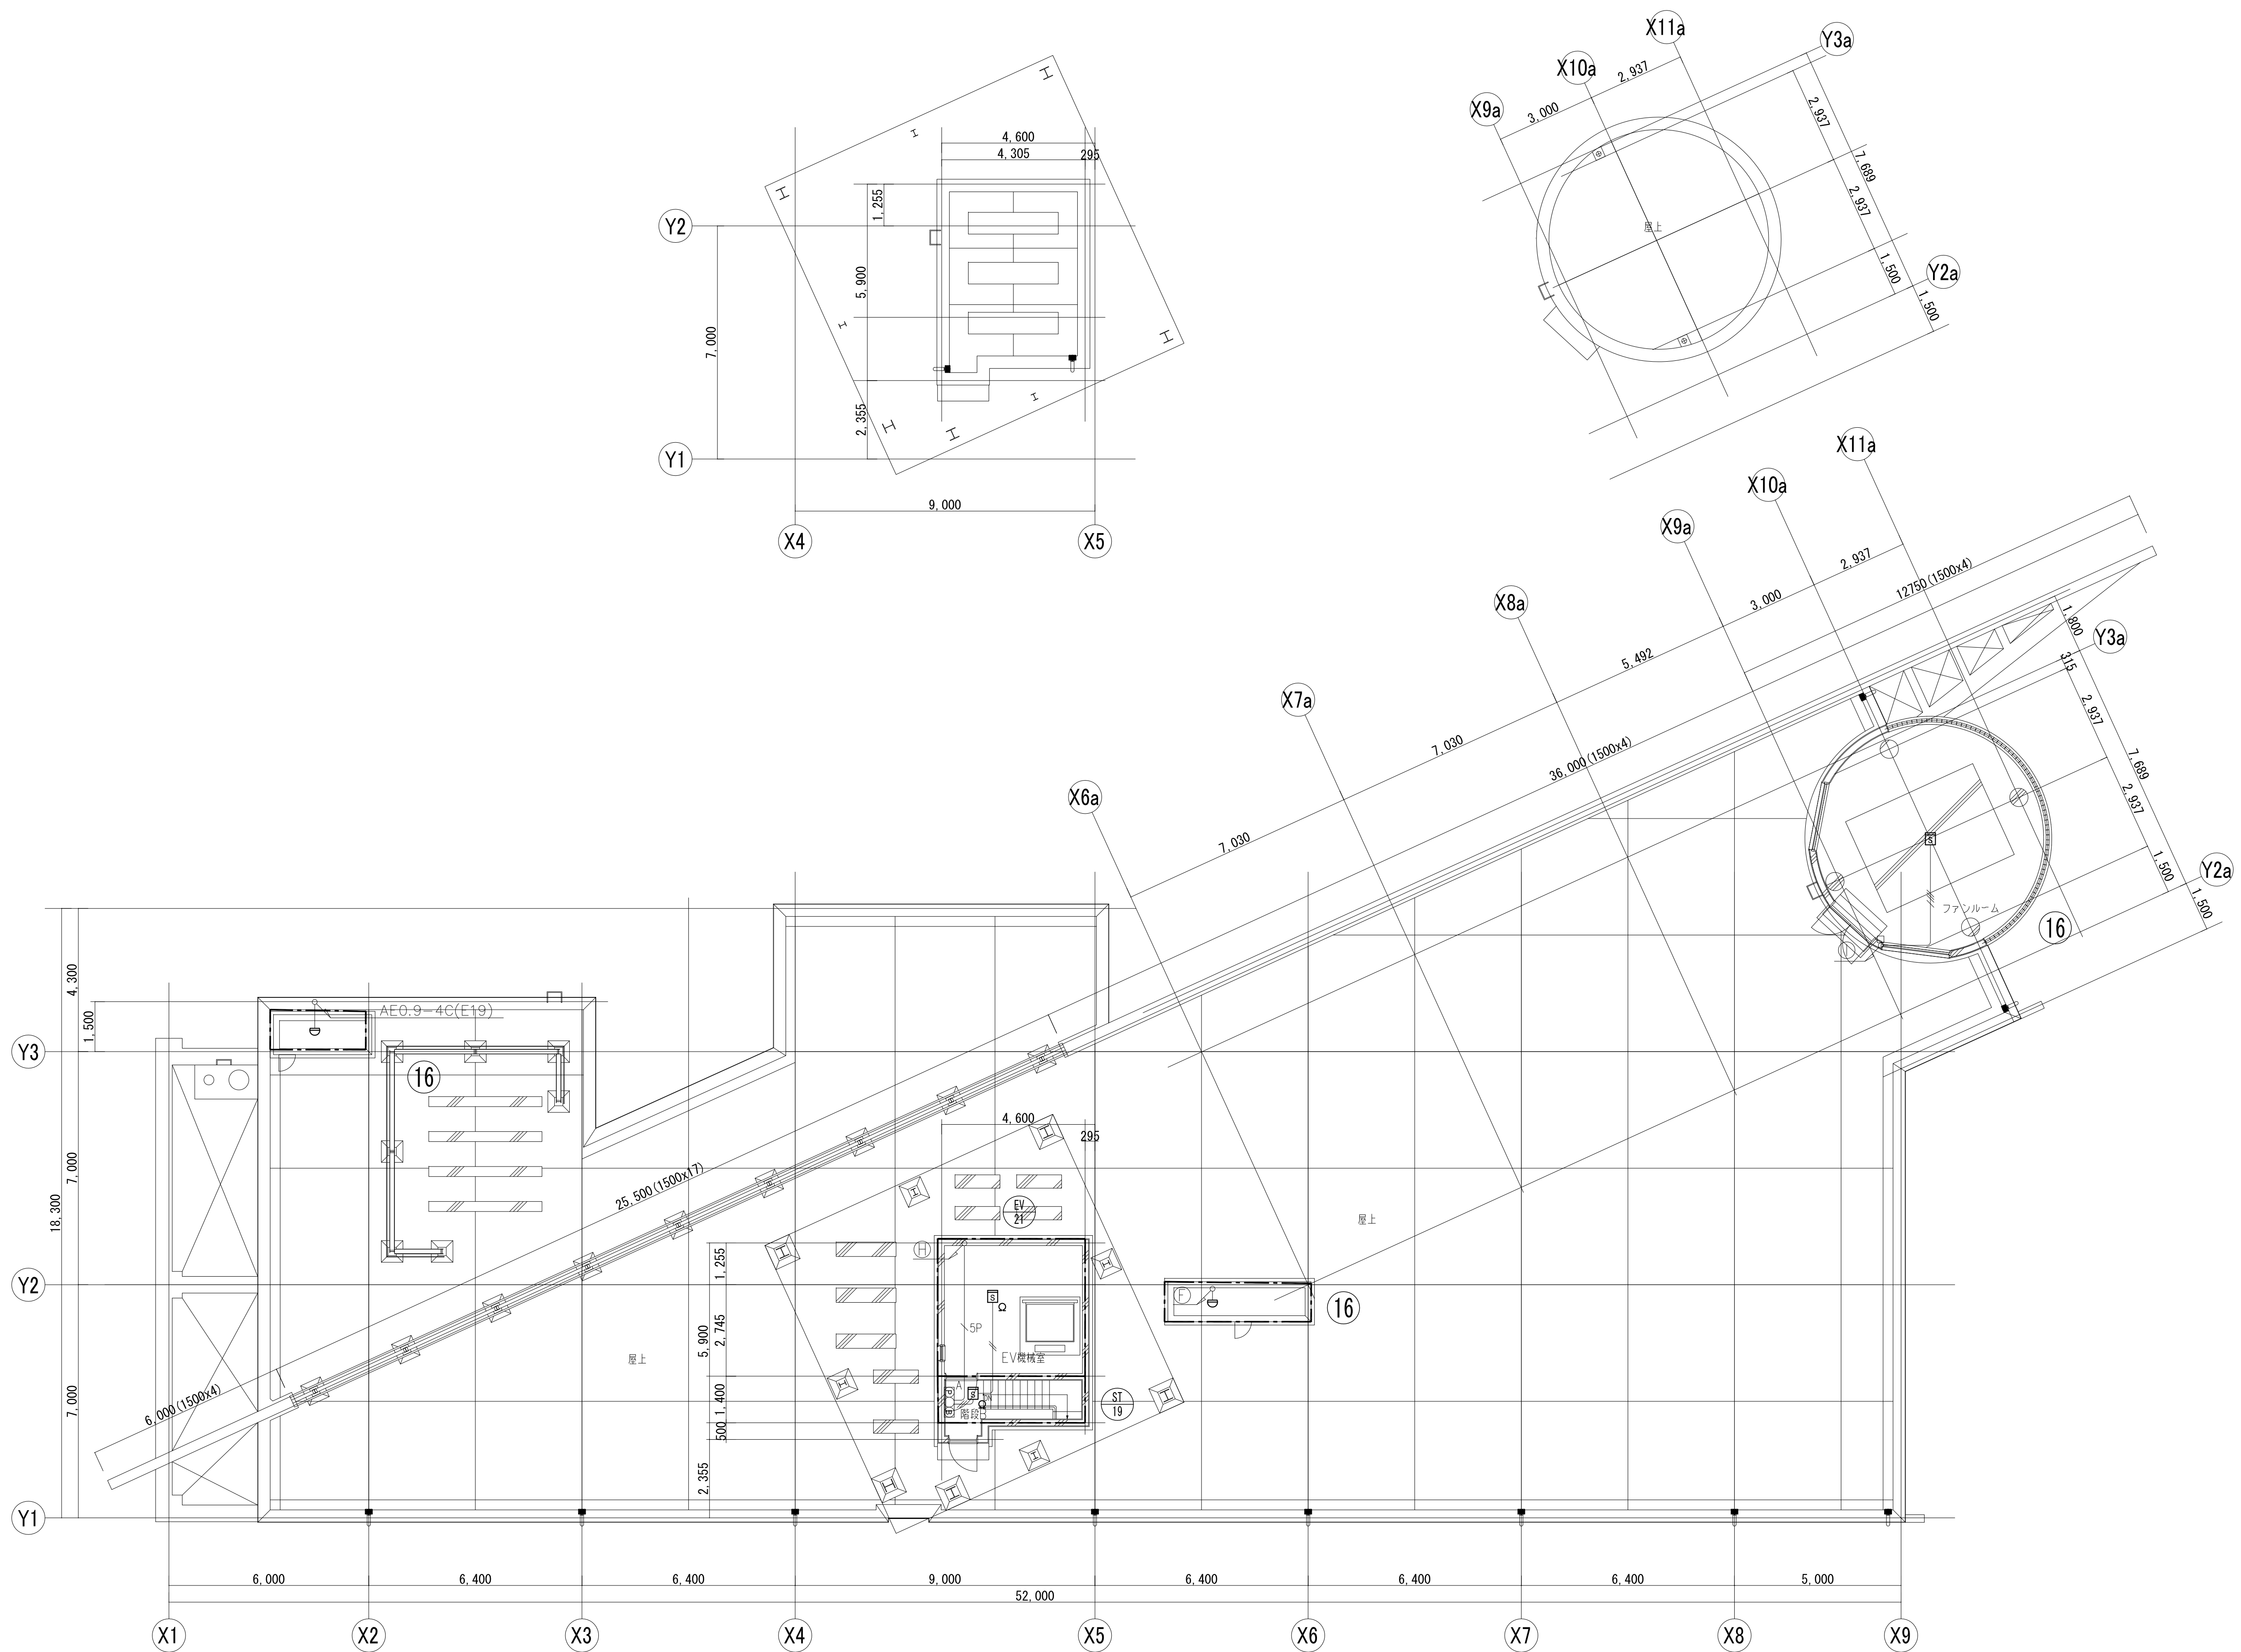


改修

工事名	なぎさふれあいセンター改修工事（電気）				縮 尺	1/100	設計年月	R 6. 7
図面名	【改修】R階 自動火災報知設備				製図者	図面データ通し番号	図 面 番 号	
承認	課 長	担当長	担当者	合 議				
認								C-075
図 面 説 明	(株) 久慈設計 横浜事務所 一級建築士事務所 神奈川県知事登録第 18253号				平塚市 都市整備部 建築住宅課			
	一級建築士登録第 221751号 小川 直樹							




	防火区画貫通処理 φ100 折り工事・鉄筋検査共
	折り工事 φ100 (鉄筋検査共)
114条区画・壁穴区画・水平区画は国土交通大臣認定工法により貫通処理行う事。 (施工前に鉄筋検査を行う事。)	

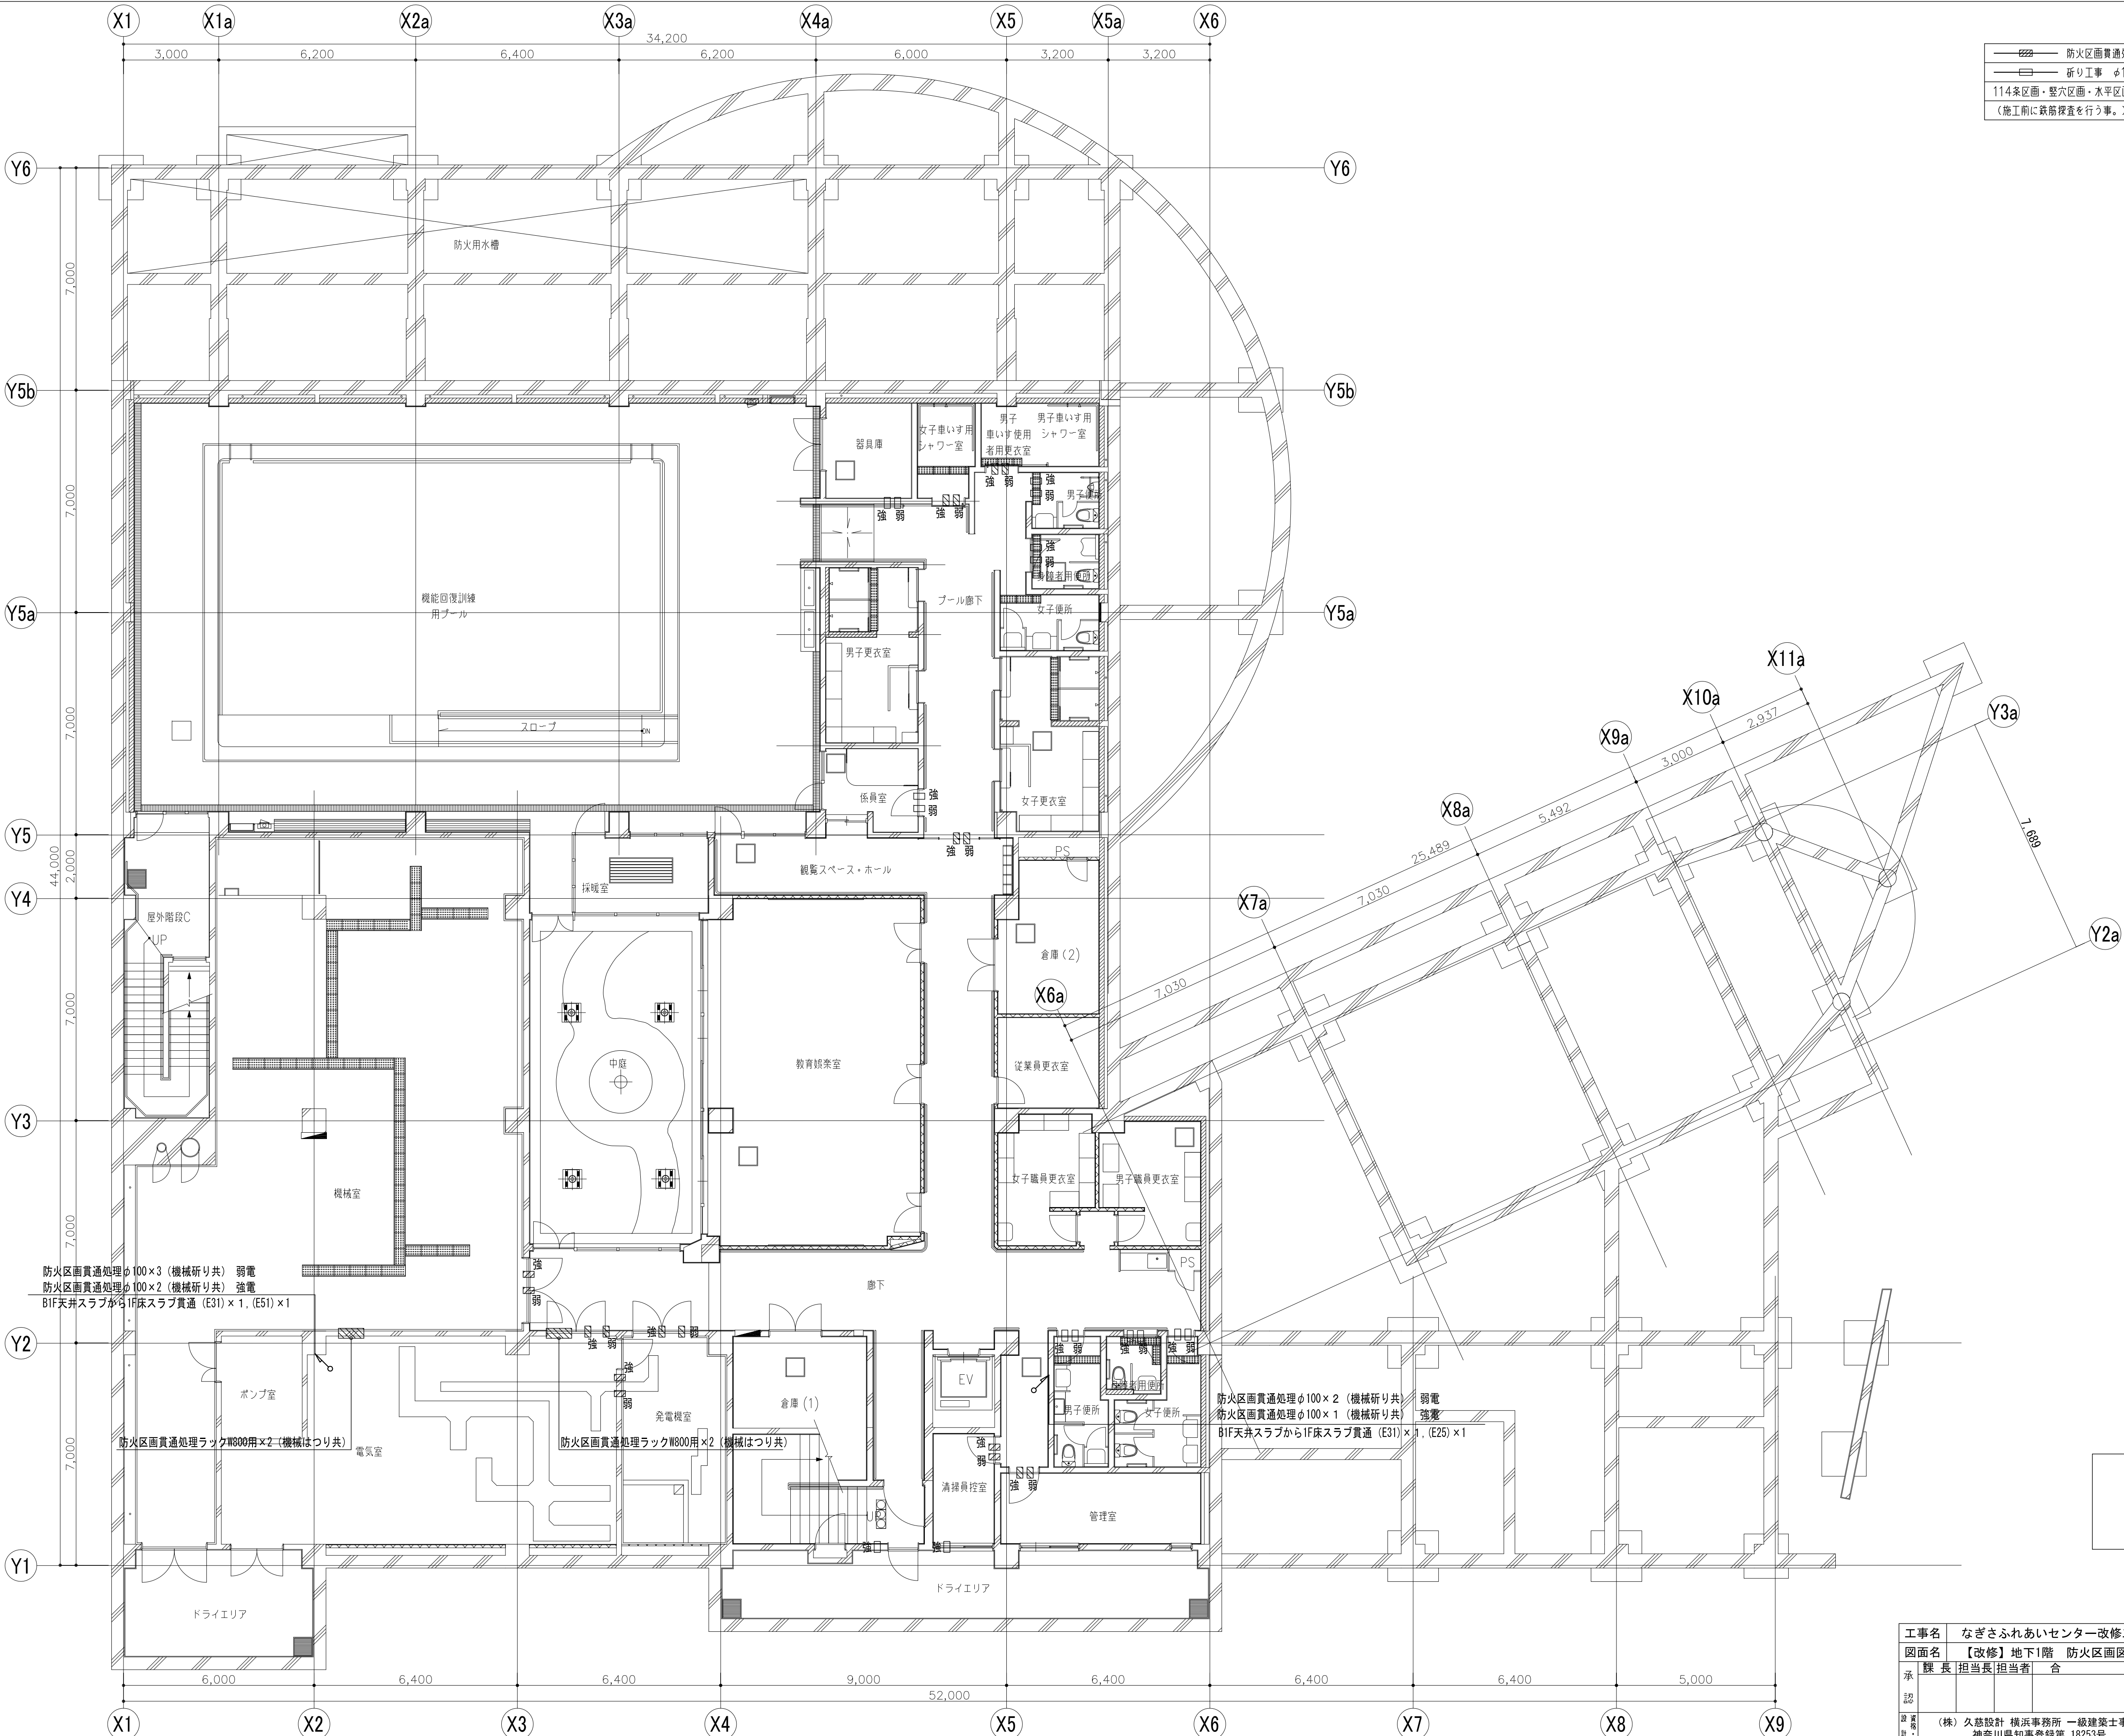


改修

工事名	なぎさふれあいセンター改修工事 (電気)				縮尺	1/100	設計年月	R 6. 7
図面名	【改修】地下1階 防火区画図				製図者	図面データ通し番号	図面番号	
承認	課長	担当長	担当者	合 議				C-076
設計者	(株) 久慈設計 横浜事務所 一級建築士事務所 神奈川県知事登録第 18253号 一級建築士登録第 221751号 小川 直樹				平塚市 都市整備部 建築住宅課			

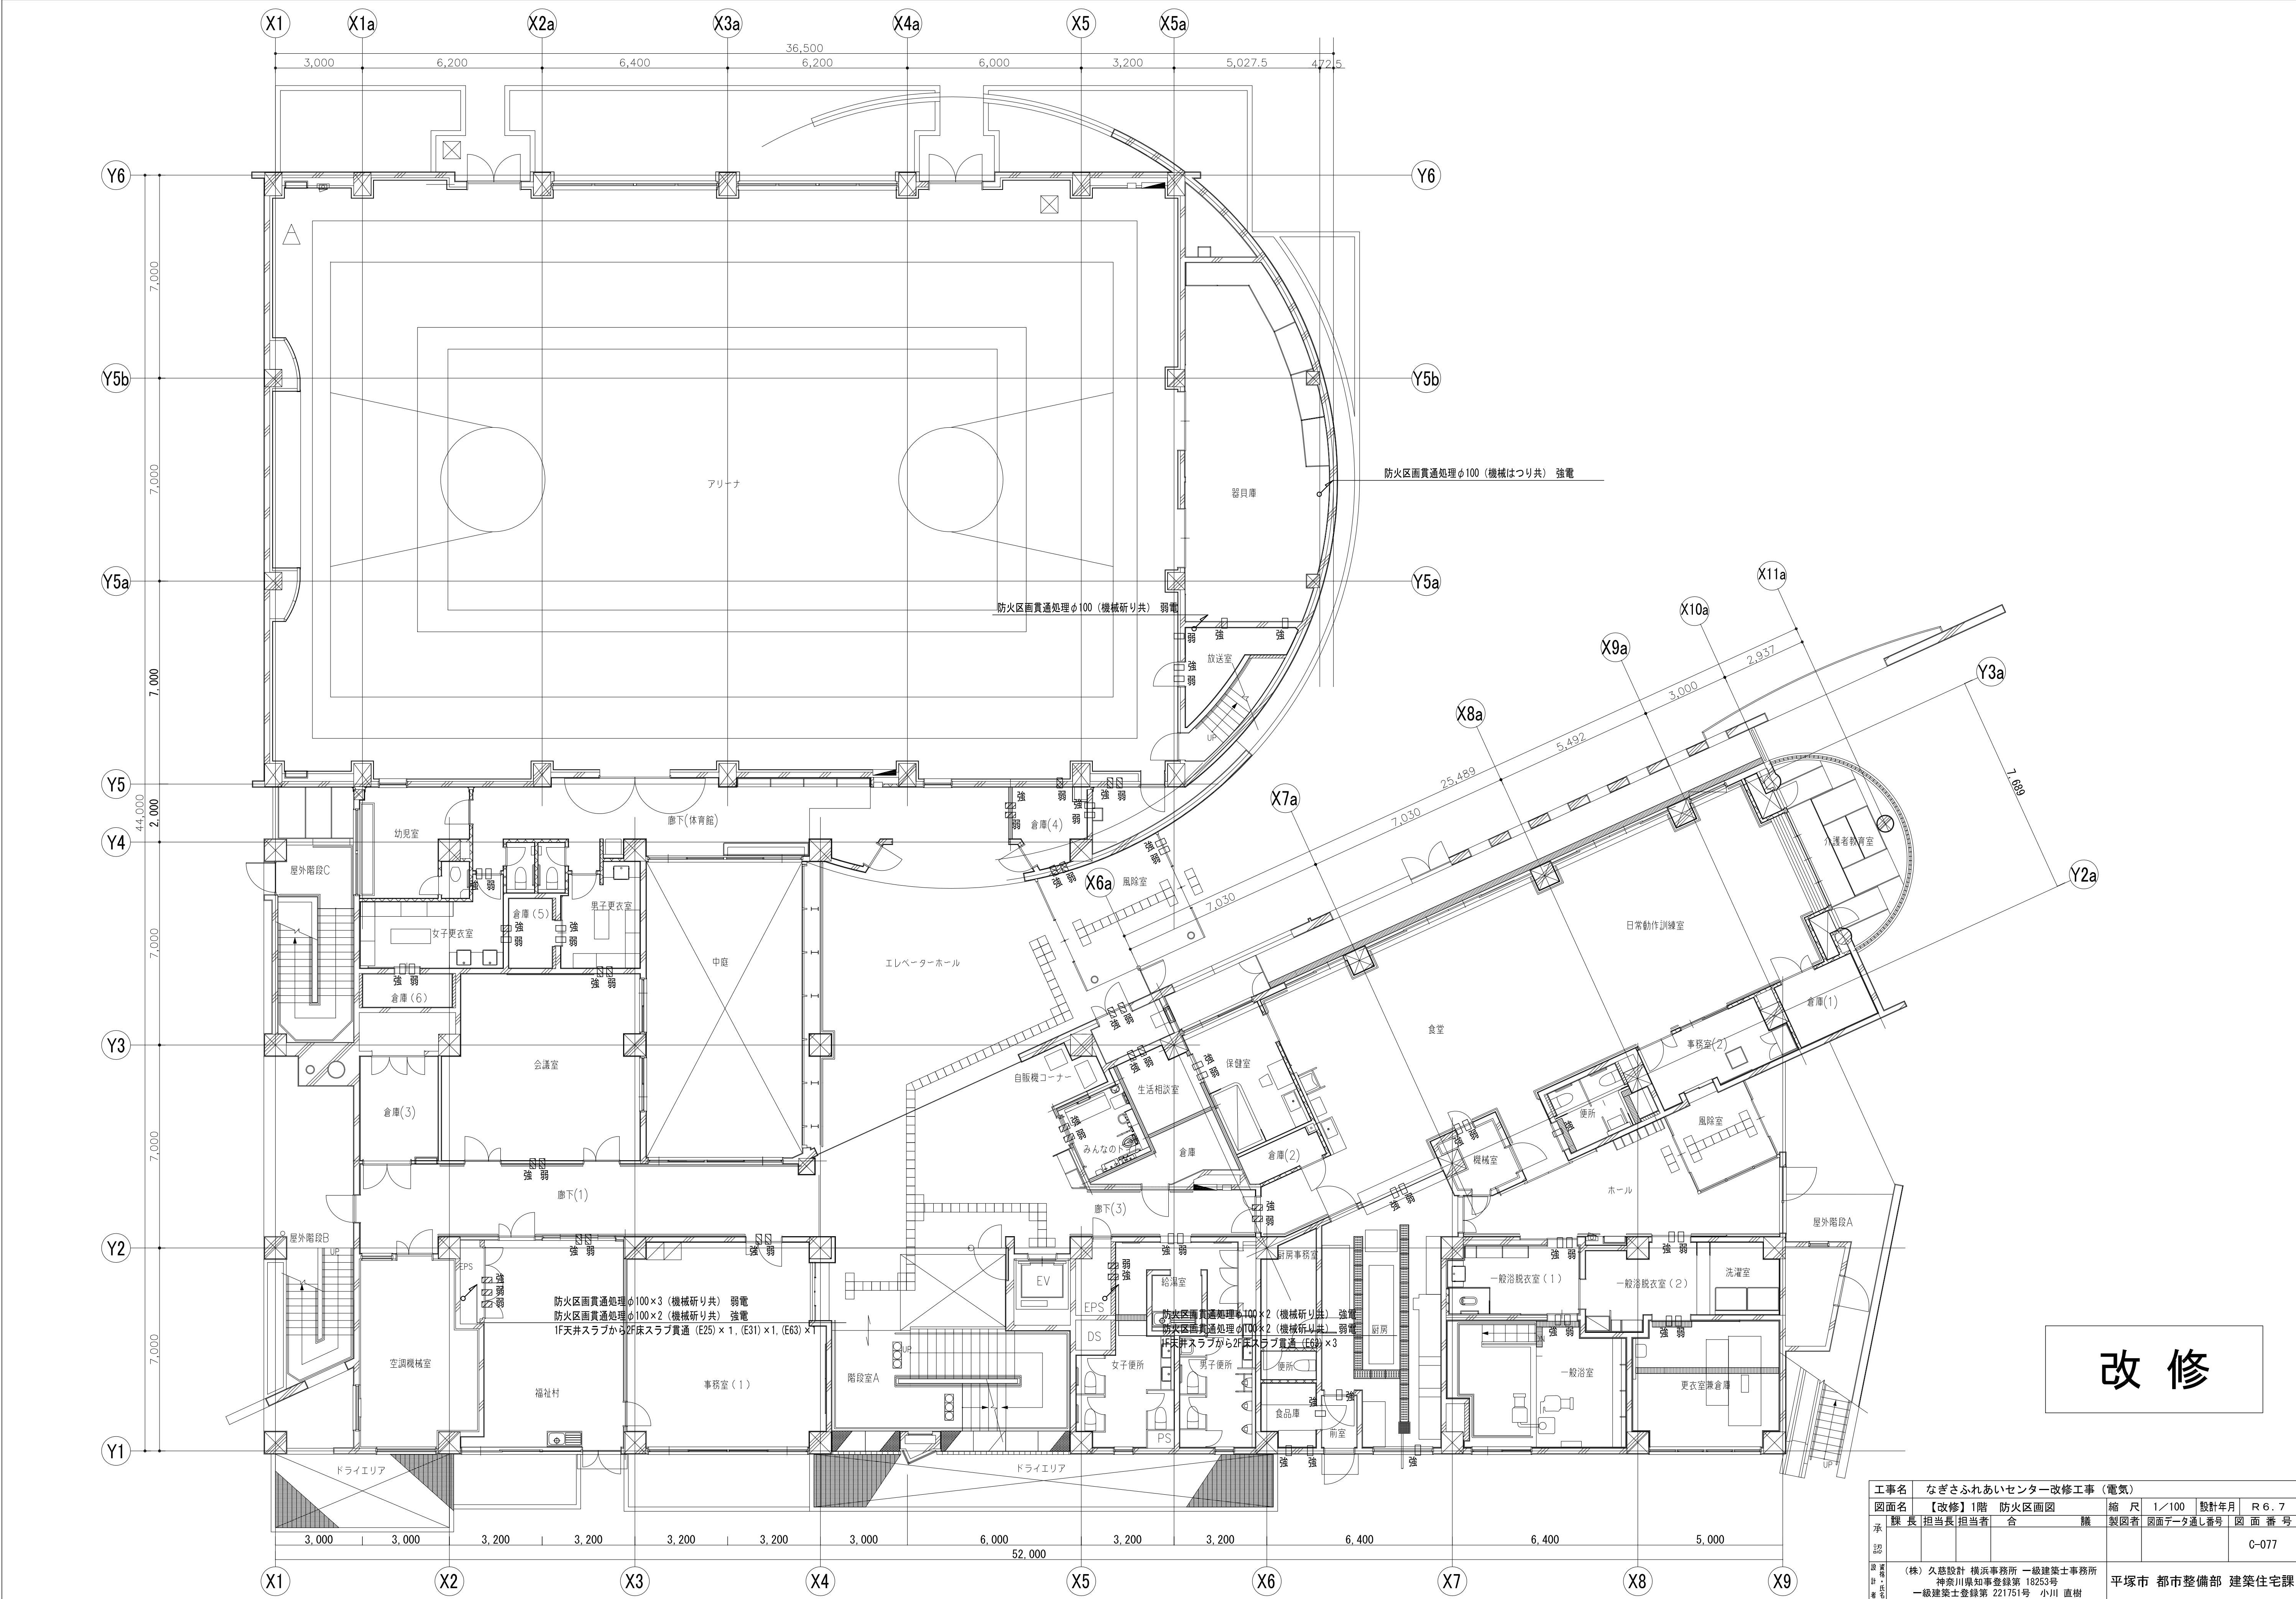


改修

工事名	なぎさふれあいセンター改修工事（電気）				縮尺	1/100	設計年月	R 6. 7
図面名	【改修】1階 防火区画図				製図者	合 議	図面データ通し番号	図面番号
承認								C-077
設計者	(株) 久慈設計 横浜事務所 一級建築士事務所				平塚市 都市整備部 建築住宅課			
設計者	神奈川県知事登録第 18253号							
製図者	一級建築士登録第 221751号 小川 直樹							

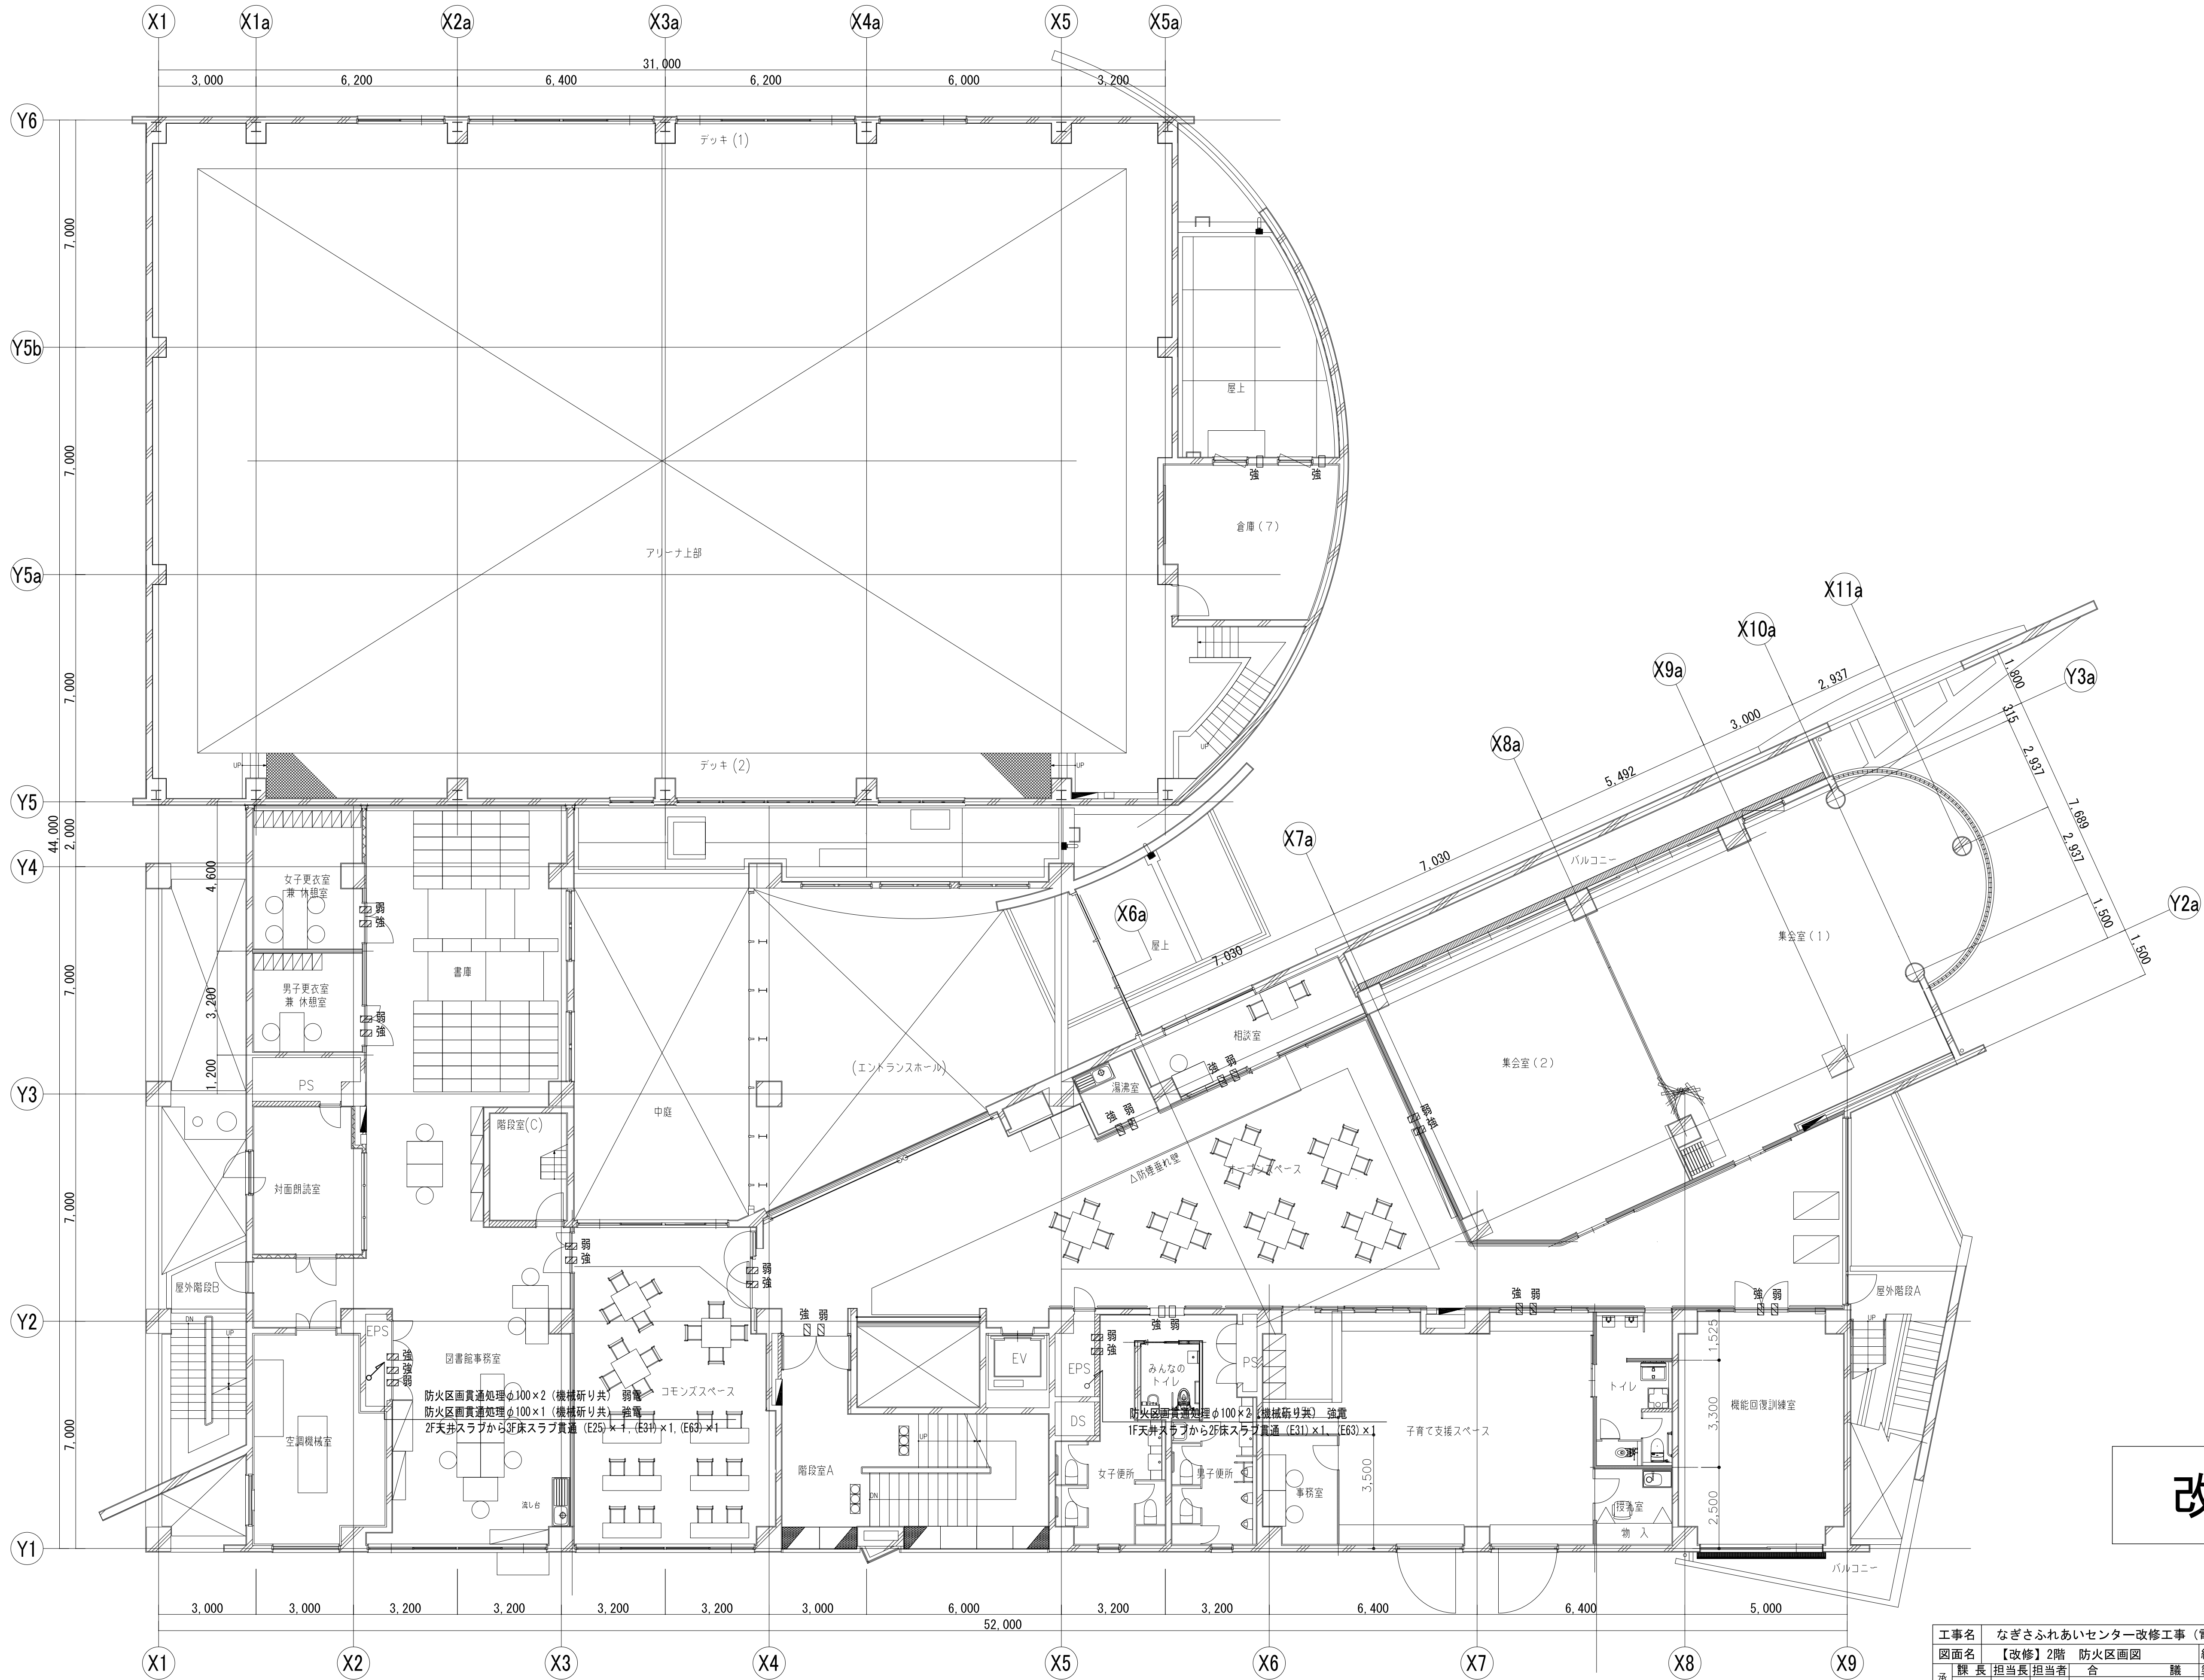


改修

工事名	なぎさふれあいセンター改修工事（電気）				縮尺	1/100	設計年月	R 6. 7
図面名	【改修】2階 防火区画図				製図者	図面データ通し番号	図面番号	
承認	課長	担当	担当者	合 議				C-078
設計者	(株) 久慈設計 横浜事務所 一級建築士事務所				平塚市 都市整備部 建築住宅課			
設計者	神奈川県知事登録第 18253号							
設計者	一級建築士登録第 221751号 小川 直樹							

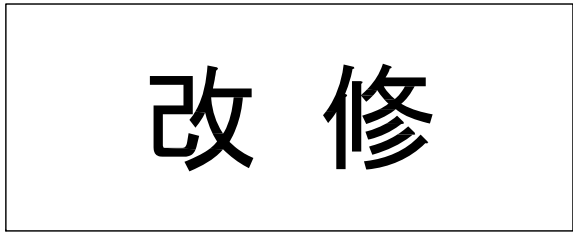

工事名	なごさふれあいセンター改修工事（電気）					
図面名	改修計画図		縮尺	1/100	設計年月	R 6. 7
承認者	課長	担当	担当者	防火区画図	議	製図者 図面データ通し番号 図面番号
認						C-079
日	(株) 久慈設計 横浜事務所 一級建築士事務所 増田川村 和彦 監修 18253号 一級建築士登録第 221751号 小川 直樹					平塚市 都市整備部 建築住宅課



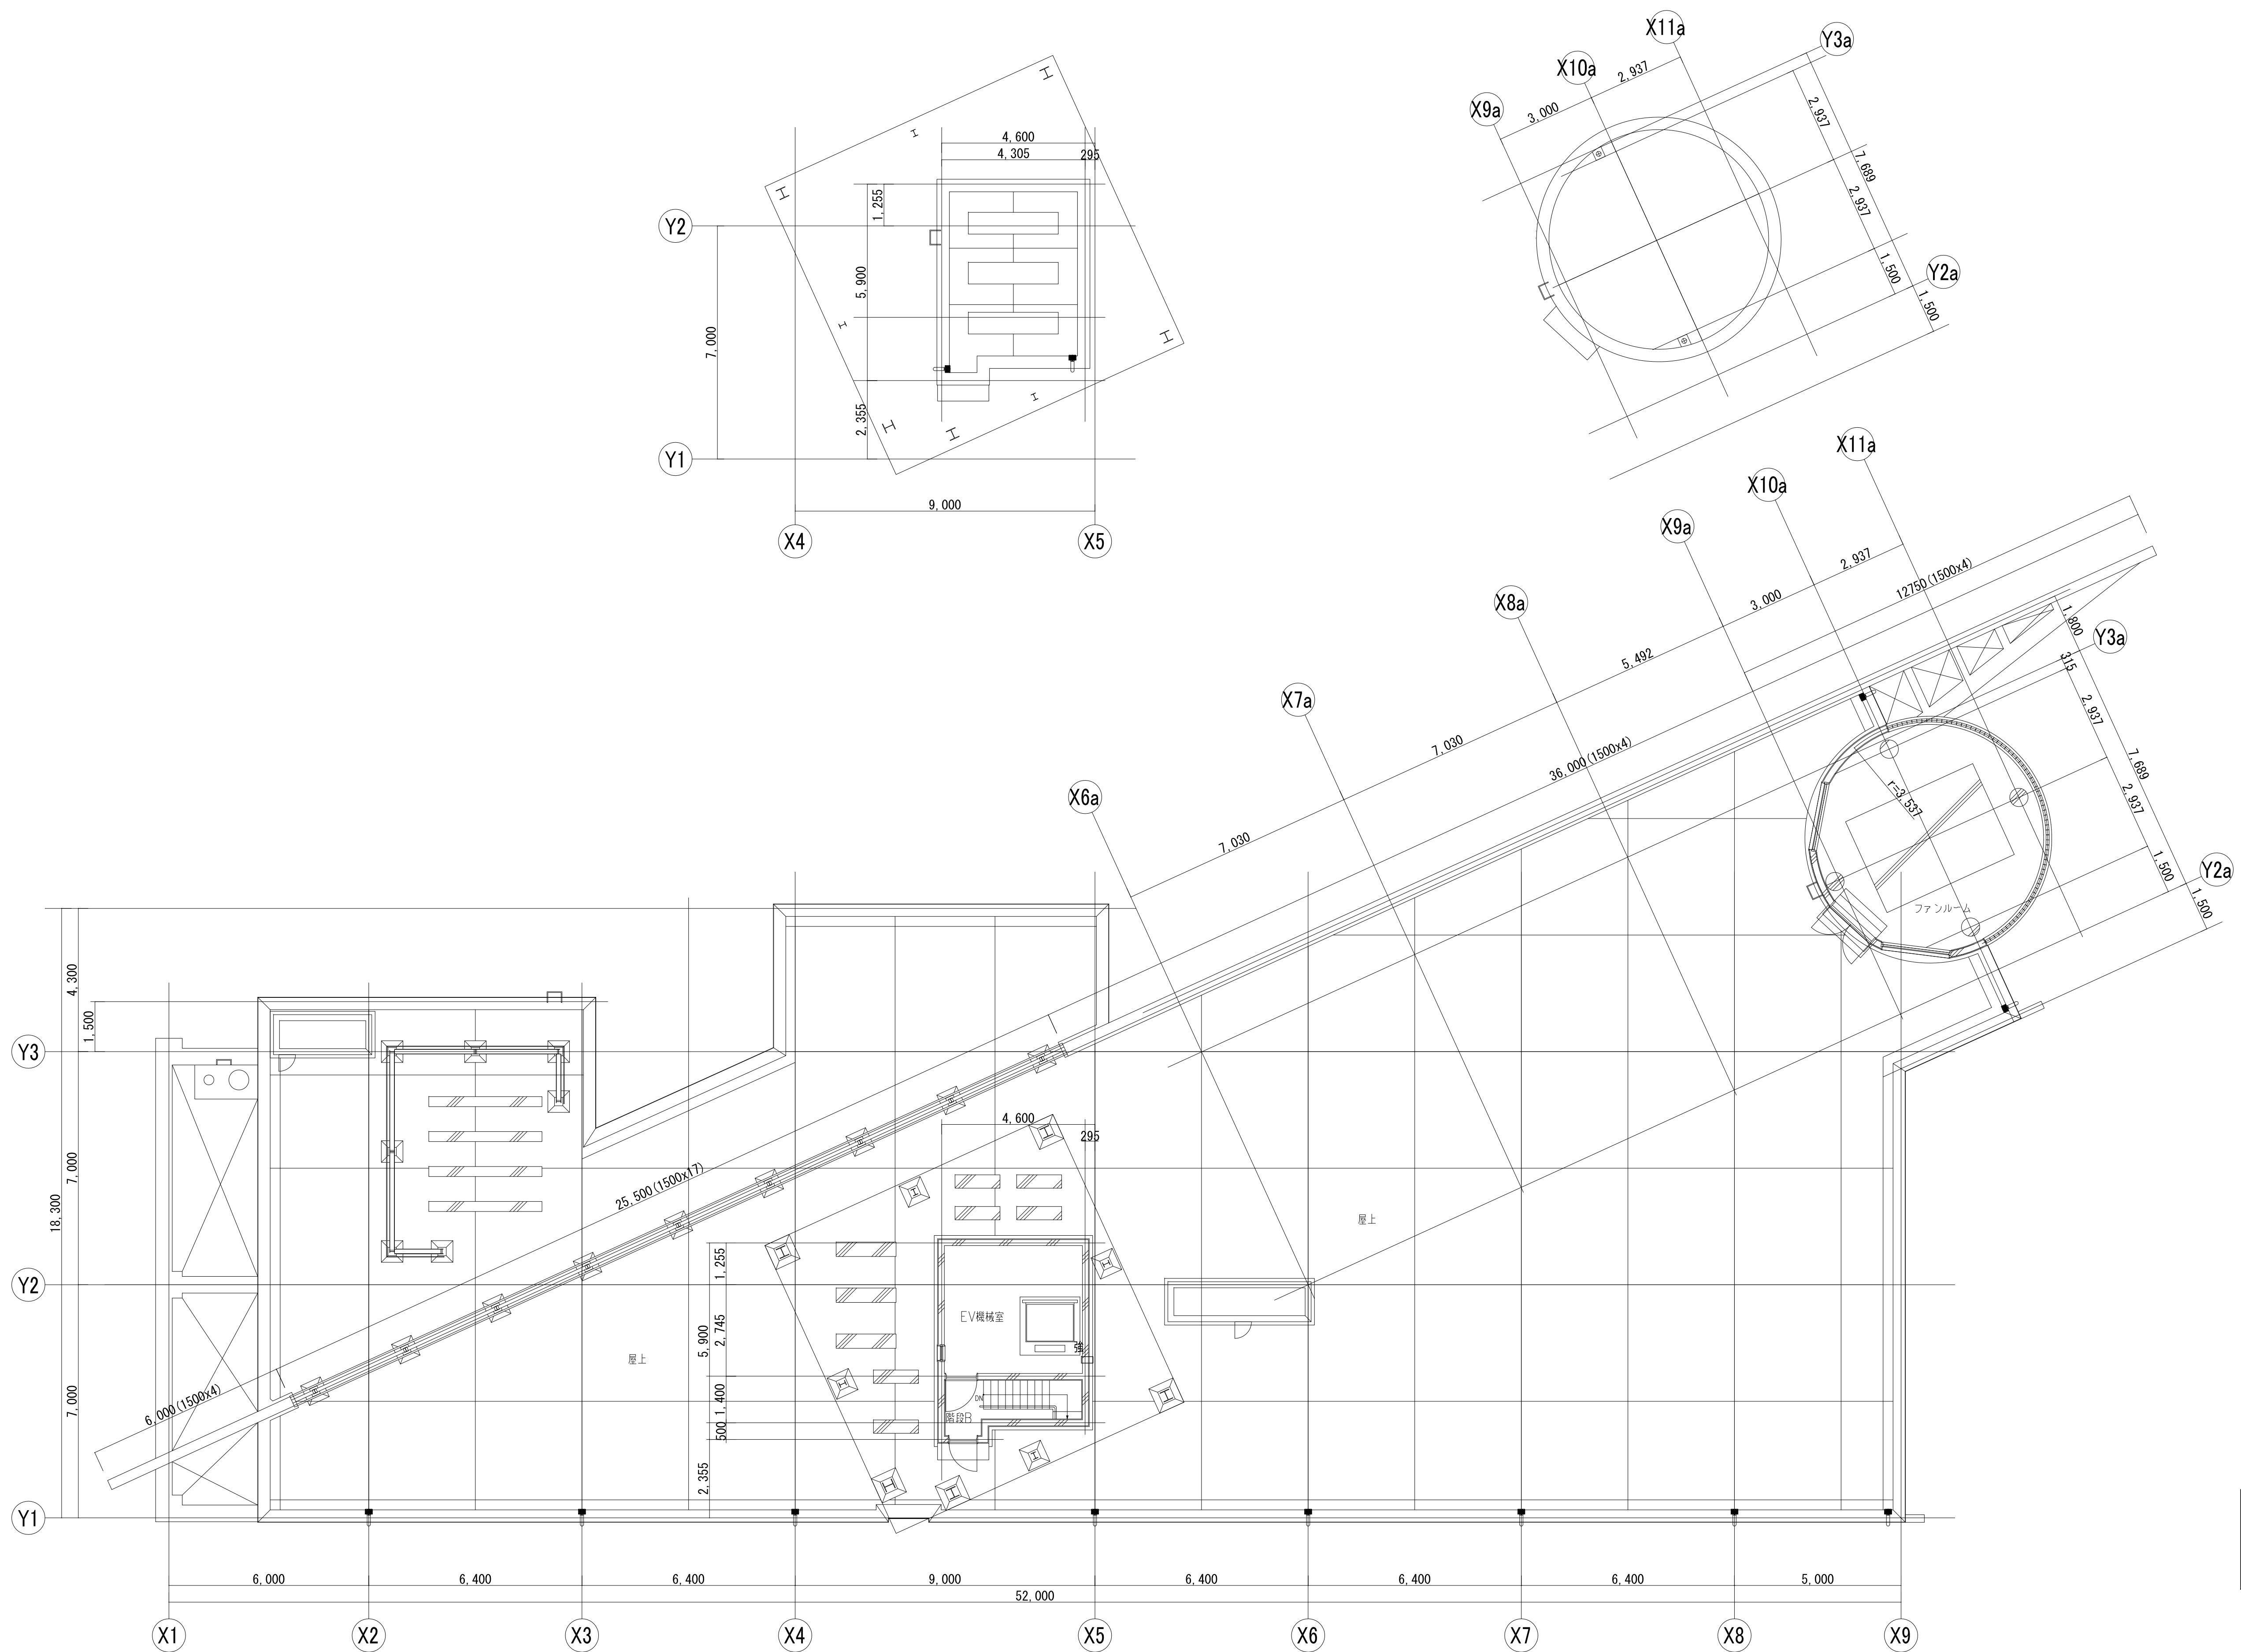

改修

工事名	なぎさふれあいセンター改修工事（電気）				縮尺	1/100	設計年月	R 6. 7
図面名	【改修】R階 防火区画図				製図者	図面データ通し番号	図面番号	
承認	課長	担当長	担当者	合 議				C-080
設計者	(株) 久慈設計 横浜事務所 一級建築士事務所				平塚市 都市整備部 建築住宅課			
日付	神奈川県知事登録第 18253号							
備考	一級建築士登録第 221751号 小川 直樹							